



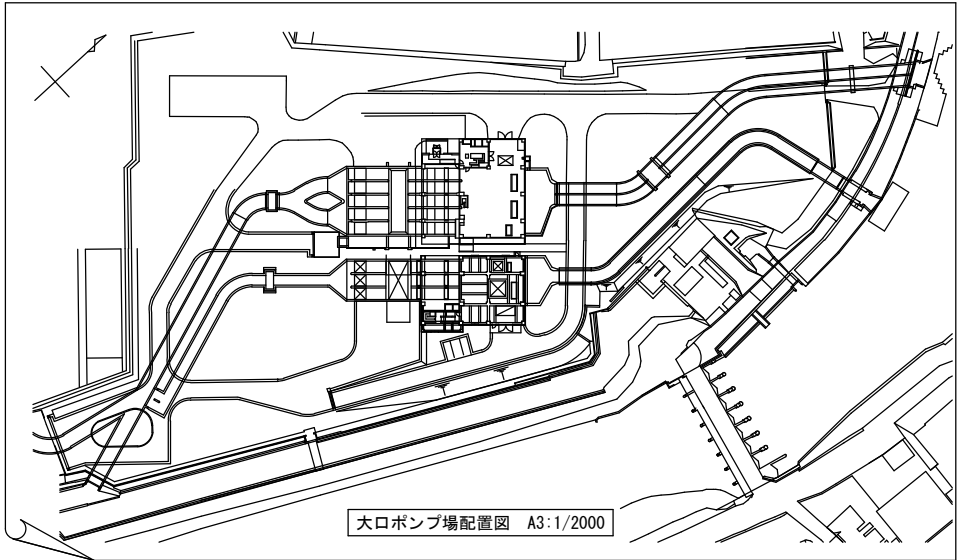



大ロポンプ場配置図 A3:1/2000

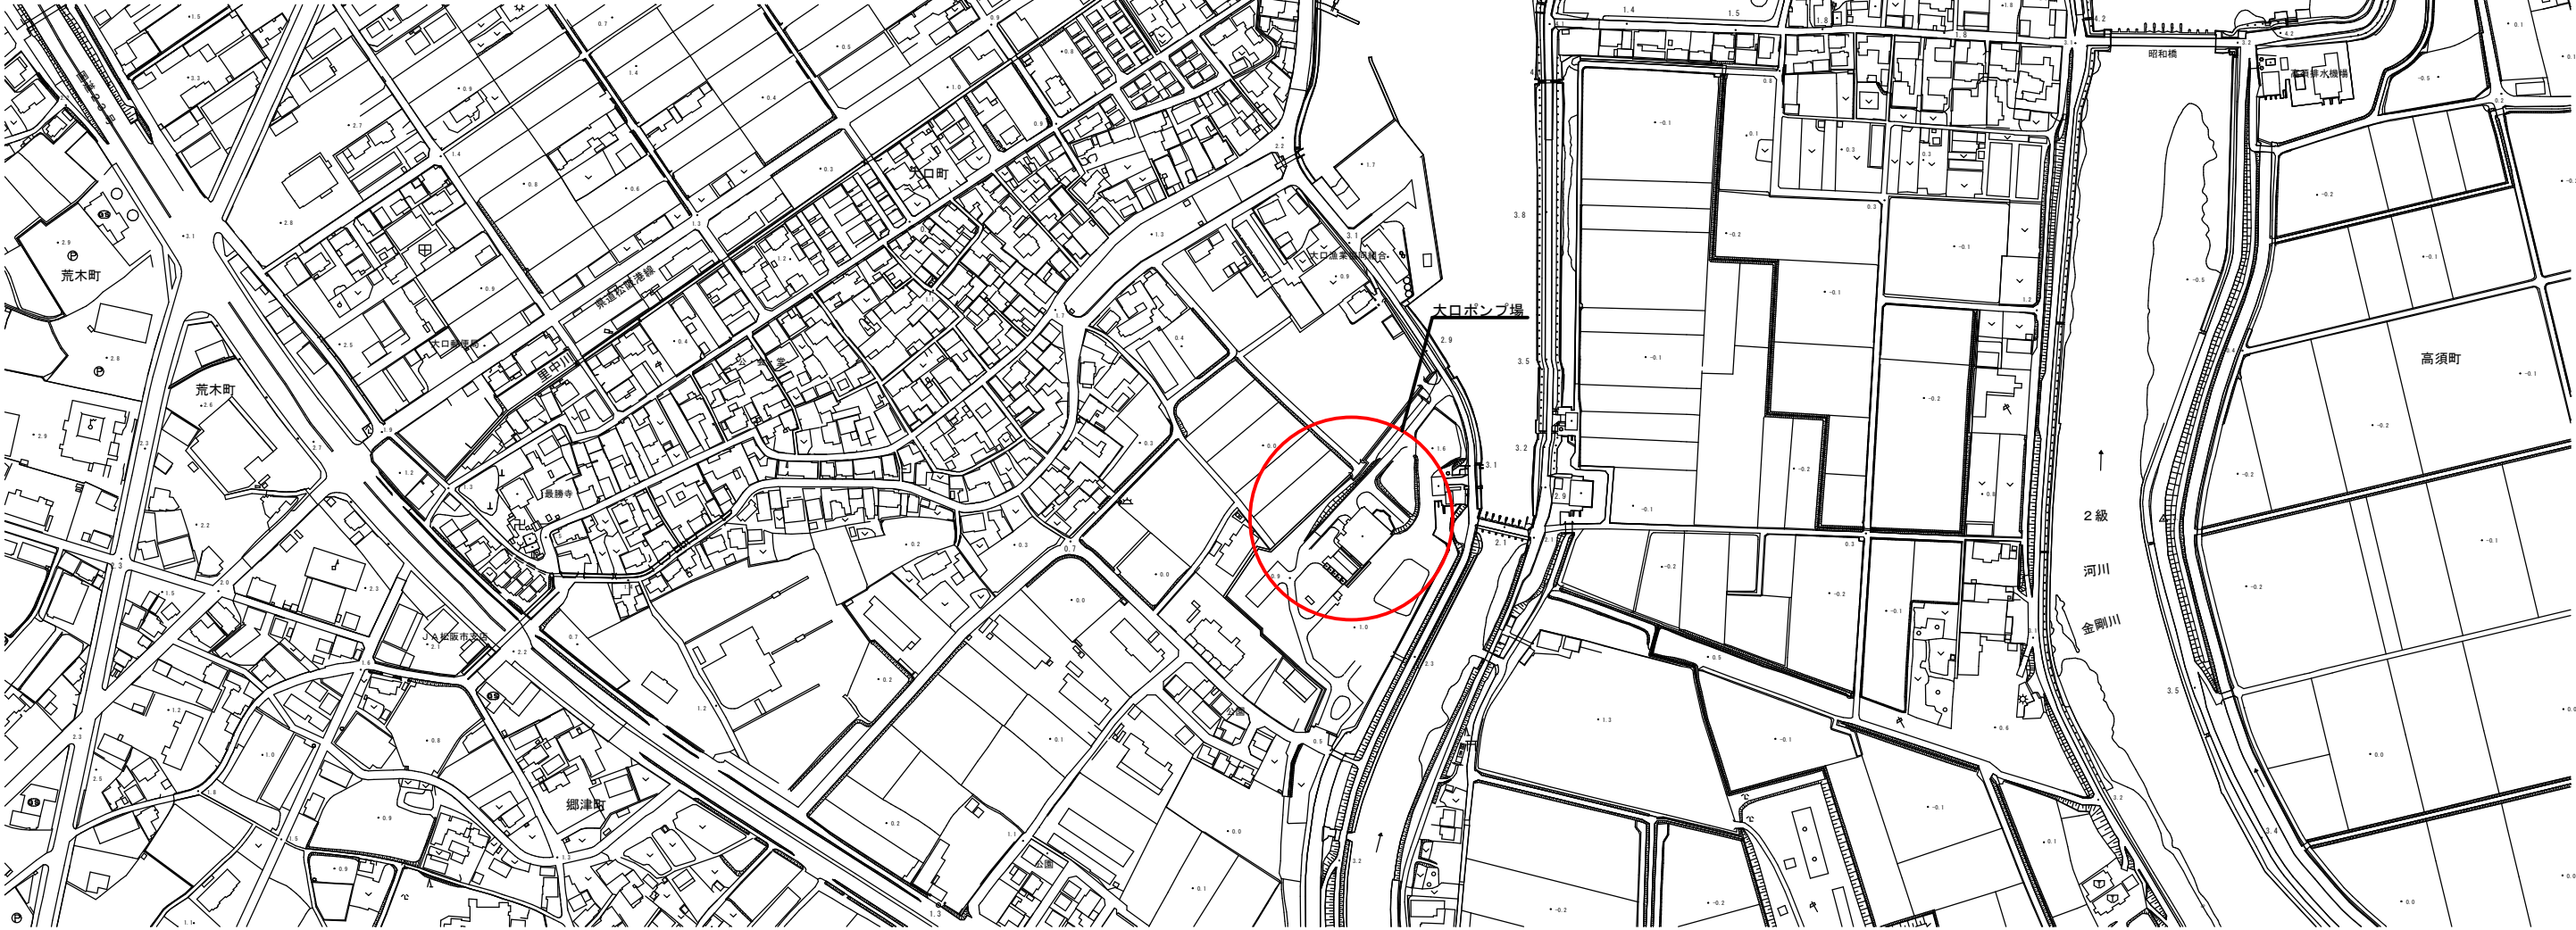


附近見取図 A3:1/5000

工 事 名	下水道ストックマネジメント事業		
	大ロポンプ場改築（スクリーンかす設備外）工事		
工事場所	松阪市 大口市 地内		
名 称	位 置 図		
縮 尺		作成年月日	
工 種	（機械設備）	作 成 者	
松 阪 市	図面番号	M-01	

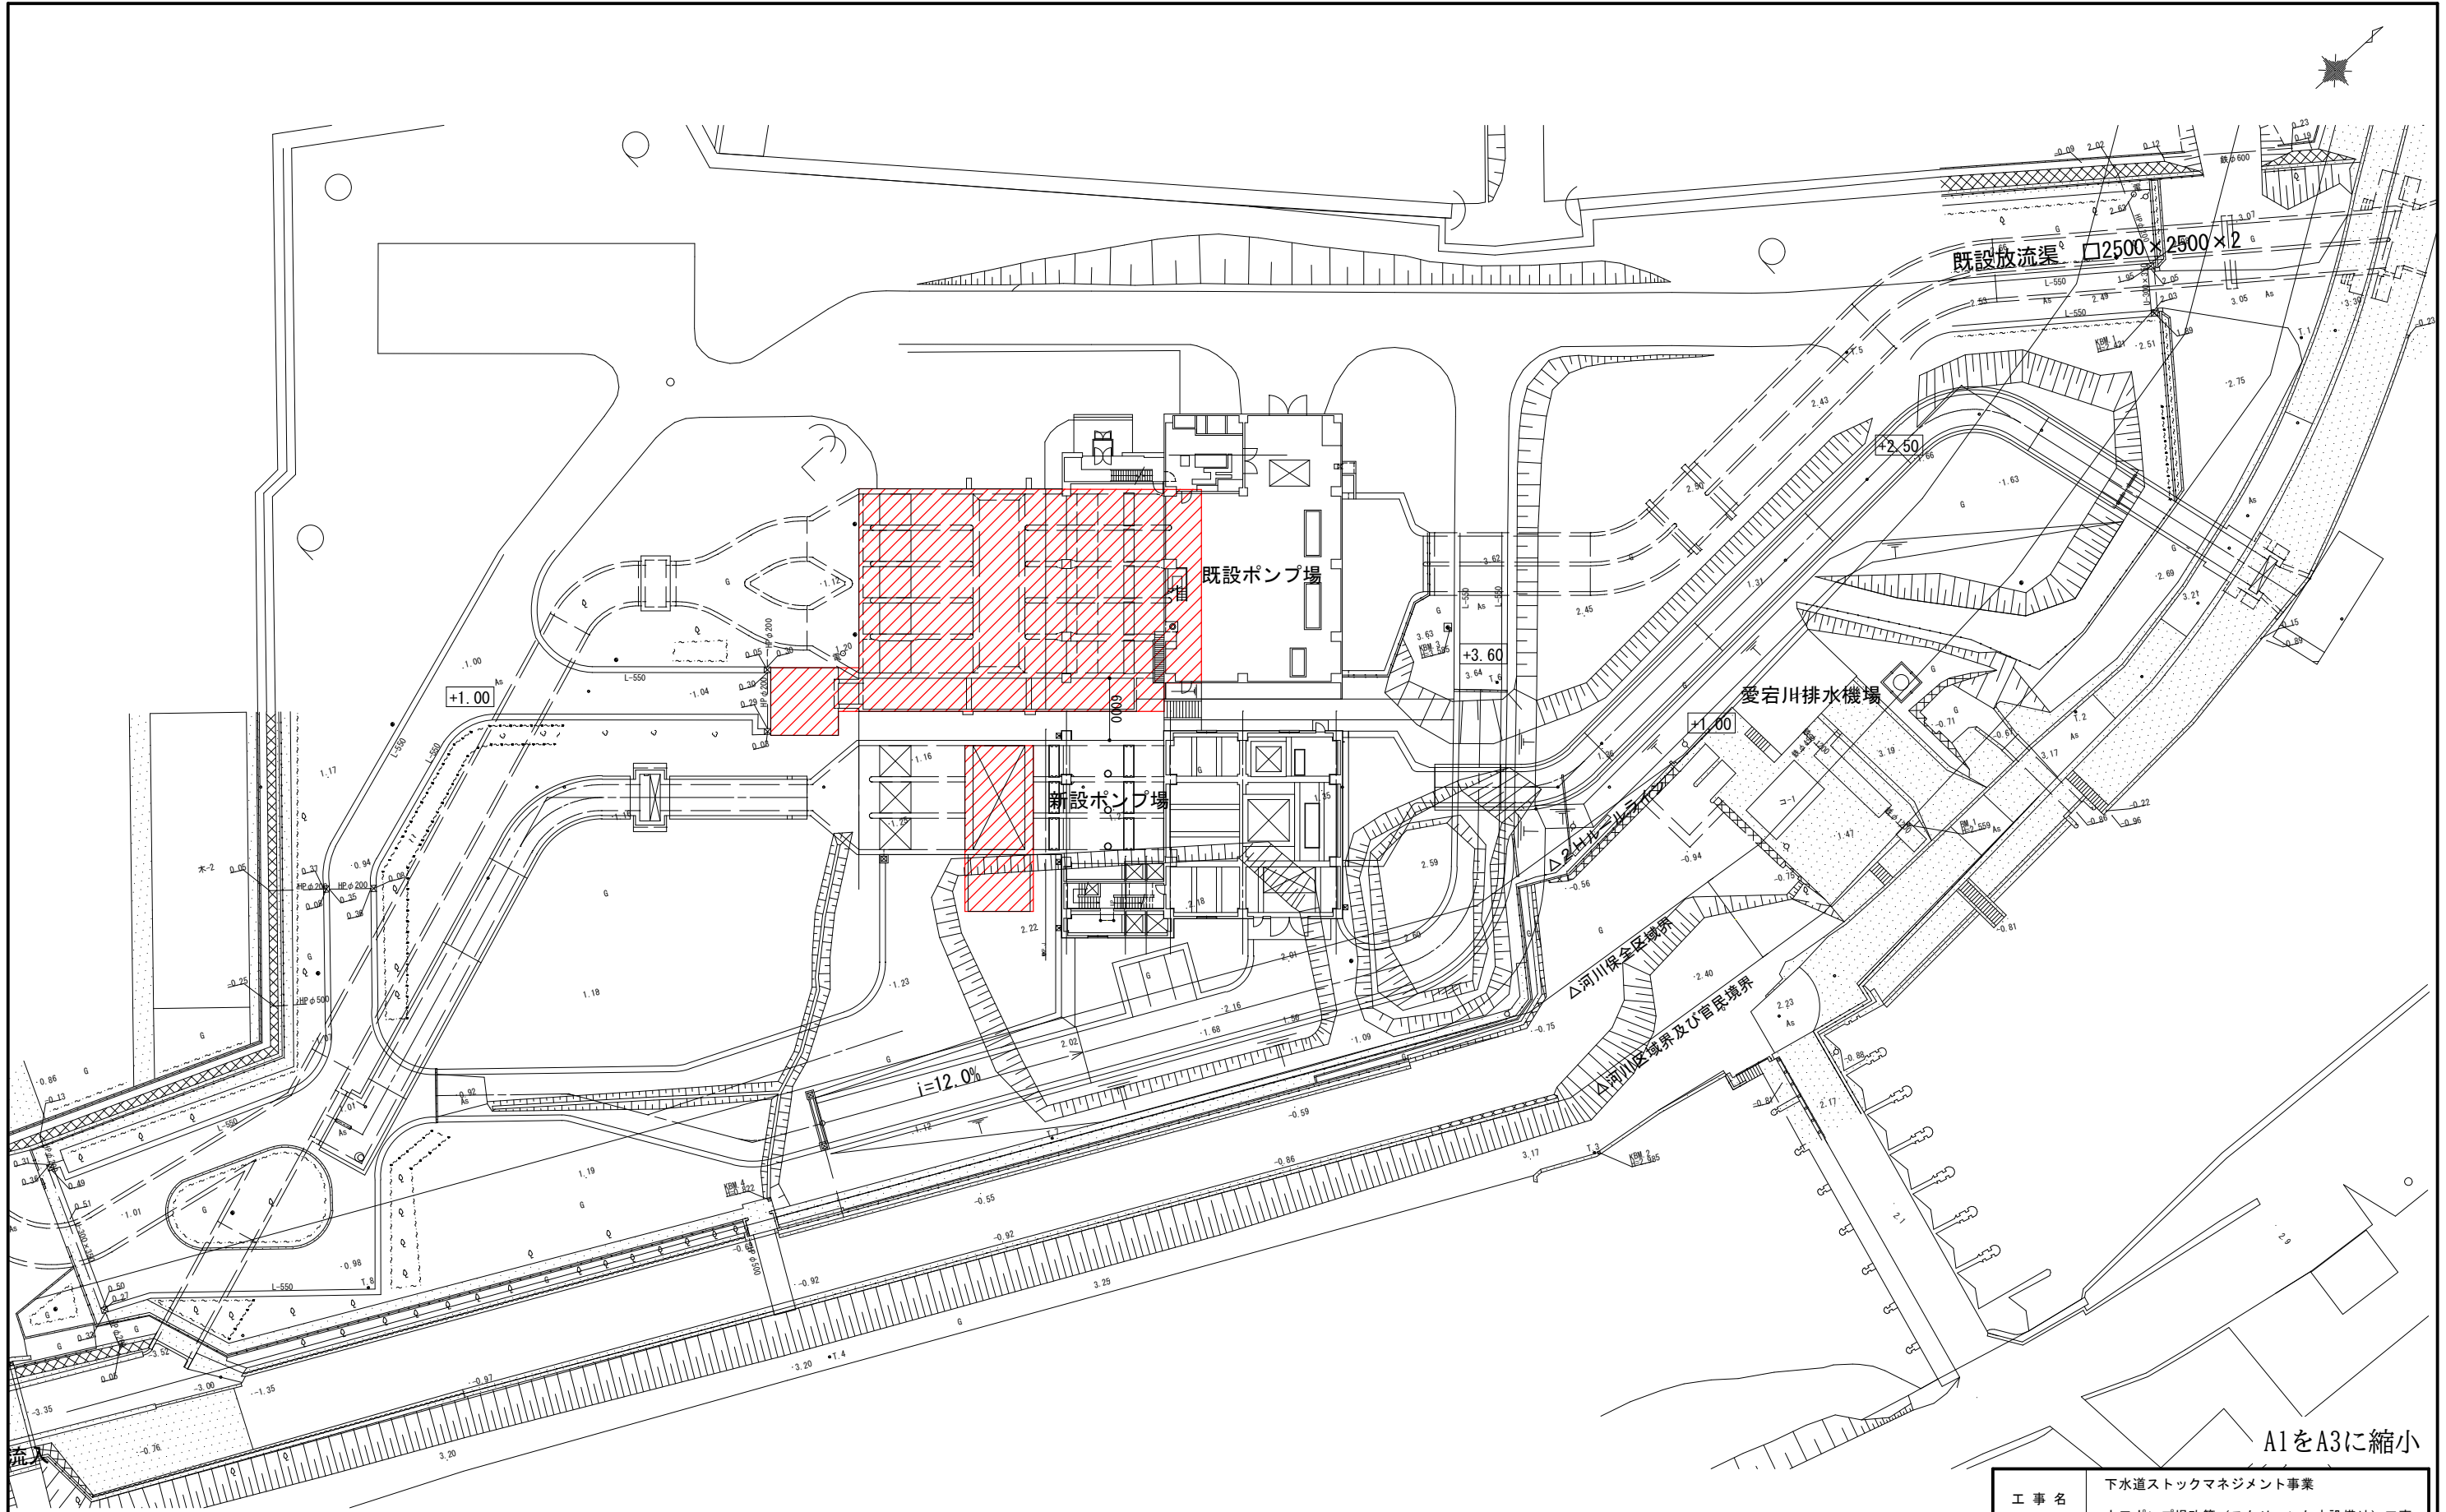

  : 今回工事箇所を示す。

工 事 名	下水道ストックマネジメント事業 大口ポンプ場改築（スクリーンかす設備外）工事		
工事場所	松阪市 大口町 地内		
名 称	一般平面図		
縮 尺	1/300	作成年月日	
工 種	（機械設備）	作 成 者	
松 阪 市	図面番号	M-02	

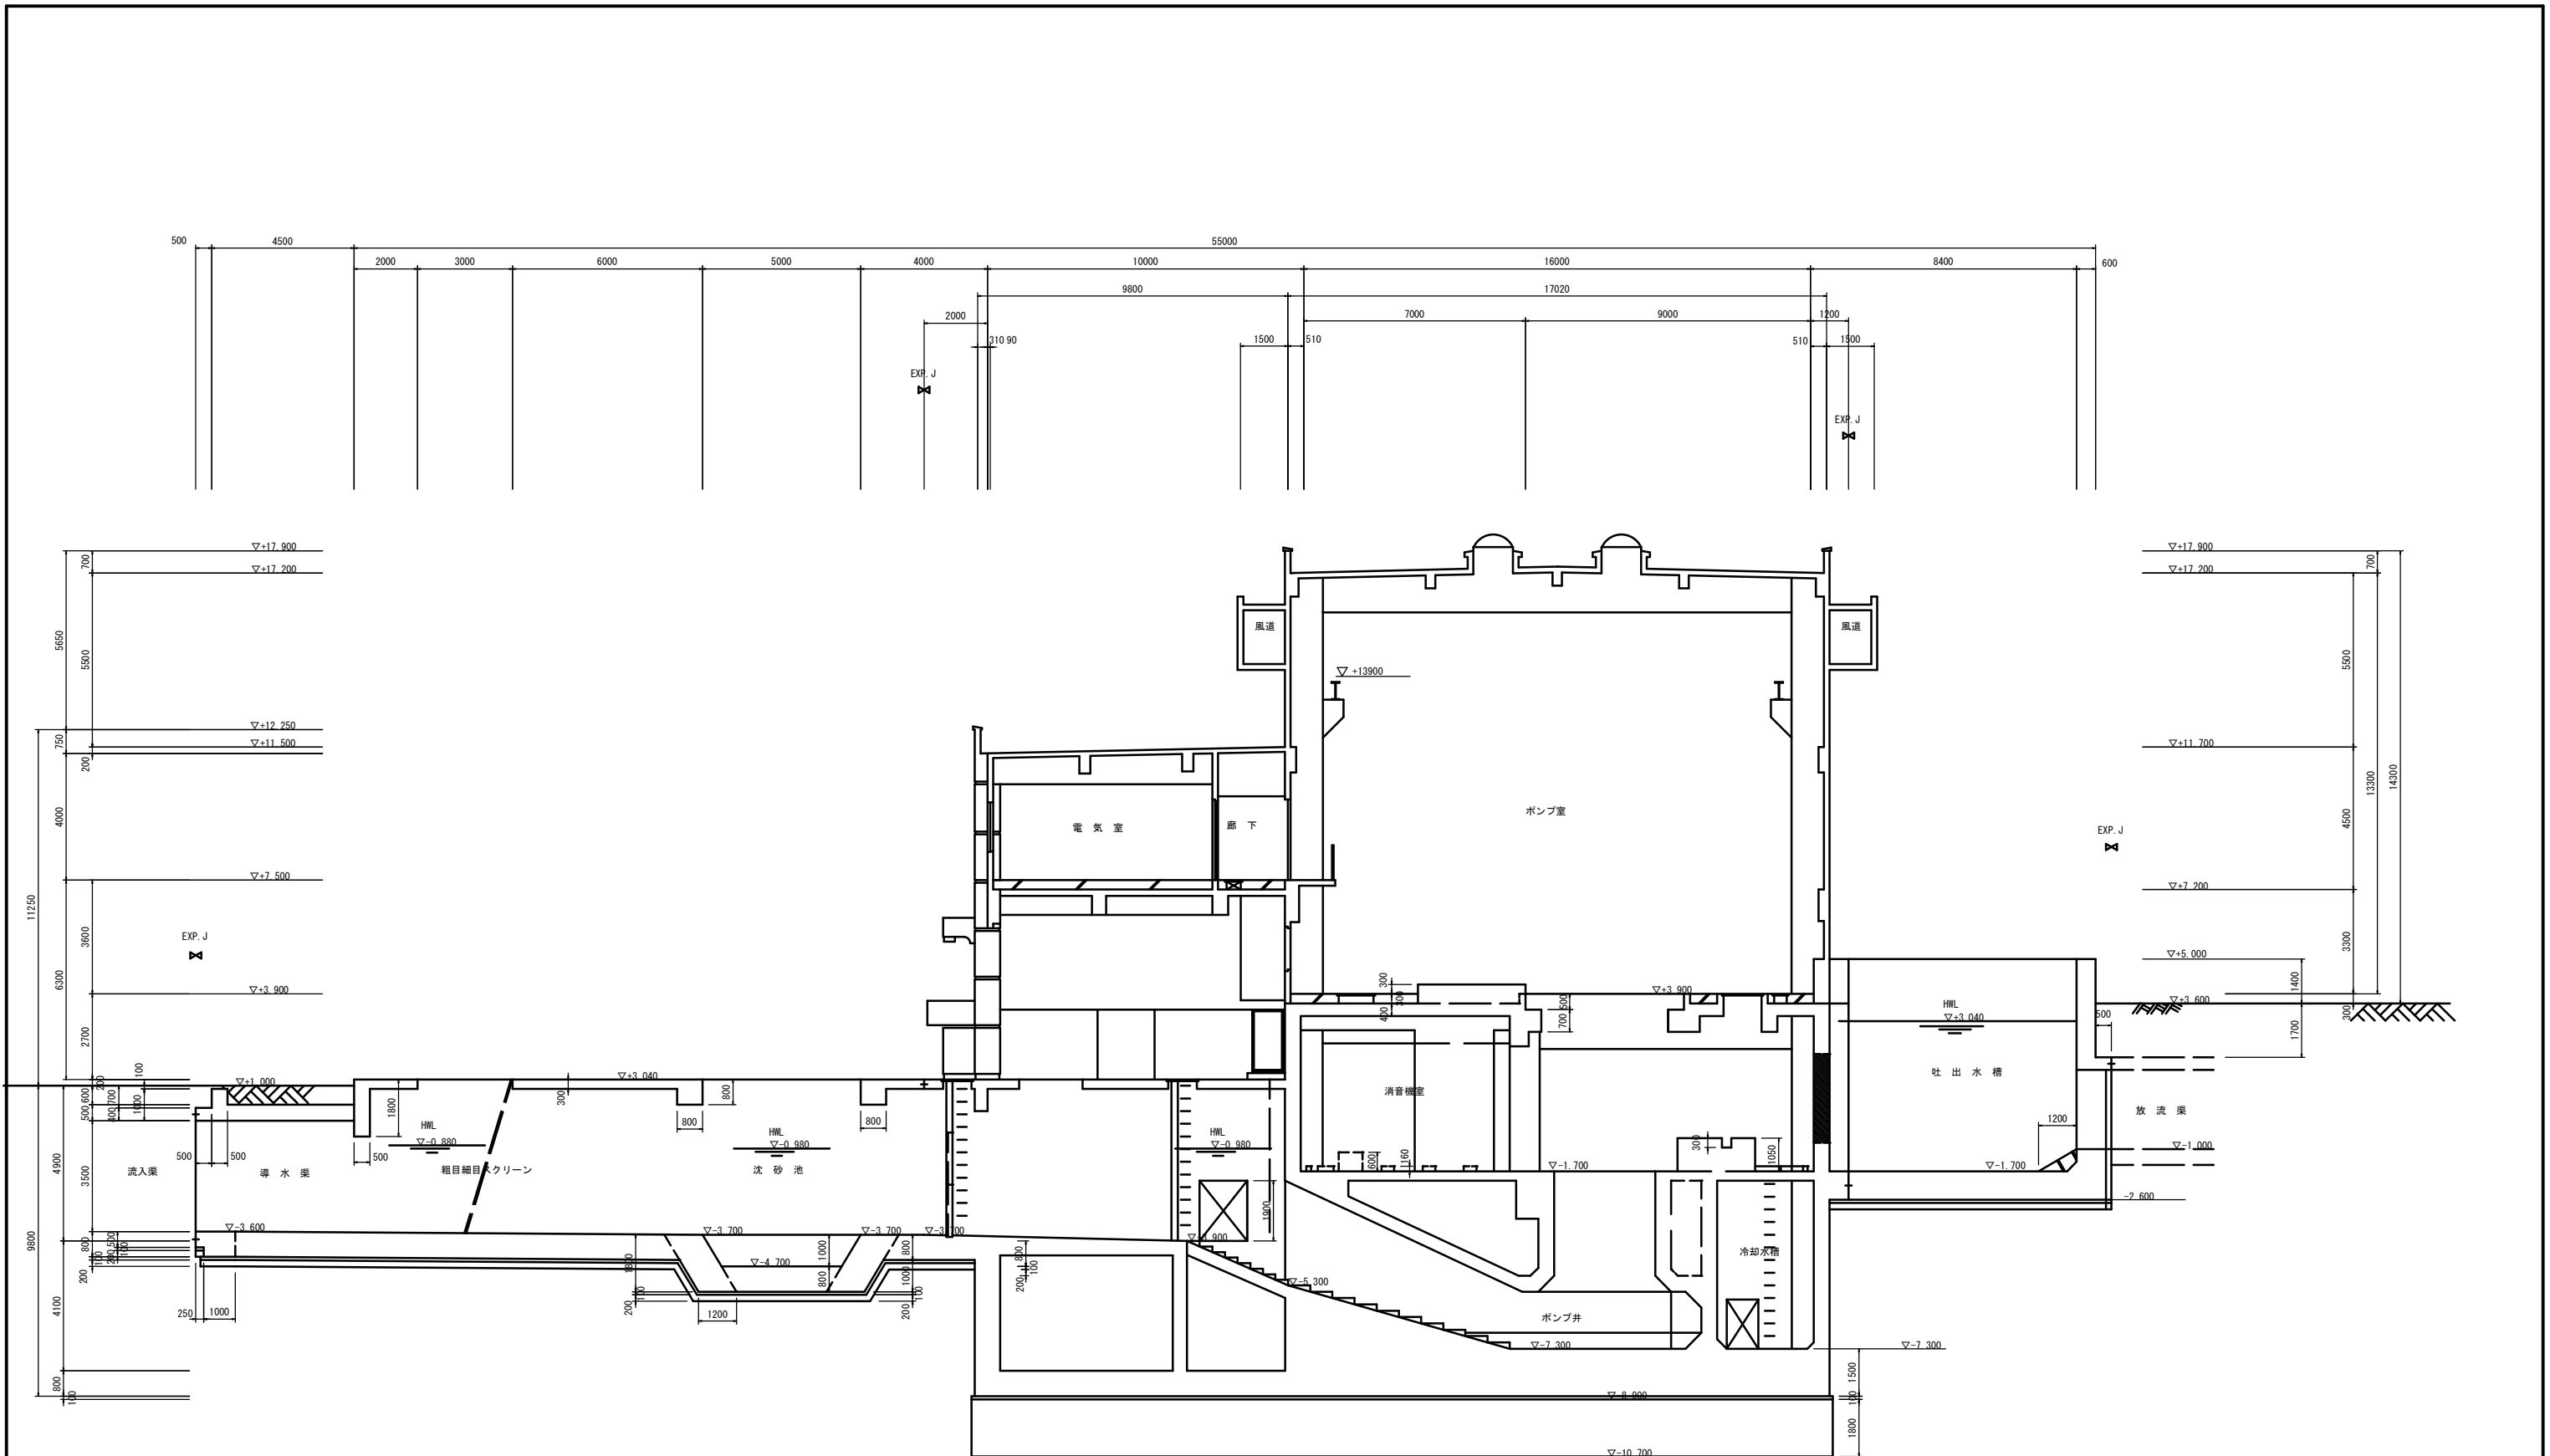

水位高低図 1:100

A1をA3に縮小

工 事 名	下水道ストックマネジメント事業 大口ポンプ場改築（スクリーンかす設備外）工事		
工事場所	松阪市 大口町 地内		
名 称	水位高低図		
縮 尺	1/100	作成年月日	
工 種	（機械設備）	作 成 者	
松 阪 市	図面番号	M-03	




記 号	名 称
— Ⅲ —	雑用水
	仕切弁
	散水栓

: 今回範囲

A1をA3に縮小

工 事 名	下水道ストックマネジメント事業 大口ポンプ場改築（スクリーンかす設備外）工事		
工事場所	松阪市 大口町 地内		
名 称	沈砂池設備フローシート（更新）		
縮 尺	NON	作成年月日	
工 種	（機械設備）	作 成 者	
松 阪 市		図面番号	M-04

記 号	名 称
—	上水
—W—	雑用水
—D—	排水
—O—	油
—A—	空気
—OV—	排気
⊗	仕切弁
⊘	逆止弁
⊗	電動仕切弁
⊗	電動バタフライ弁
⊗	伸縮・可とう管
⊗	電動ボール弁
⊗	安全弁
▽	レジャーサ
A	

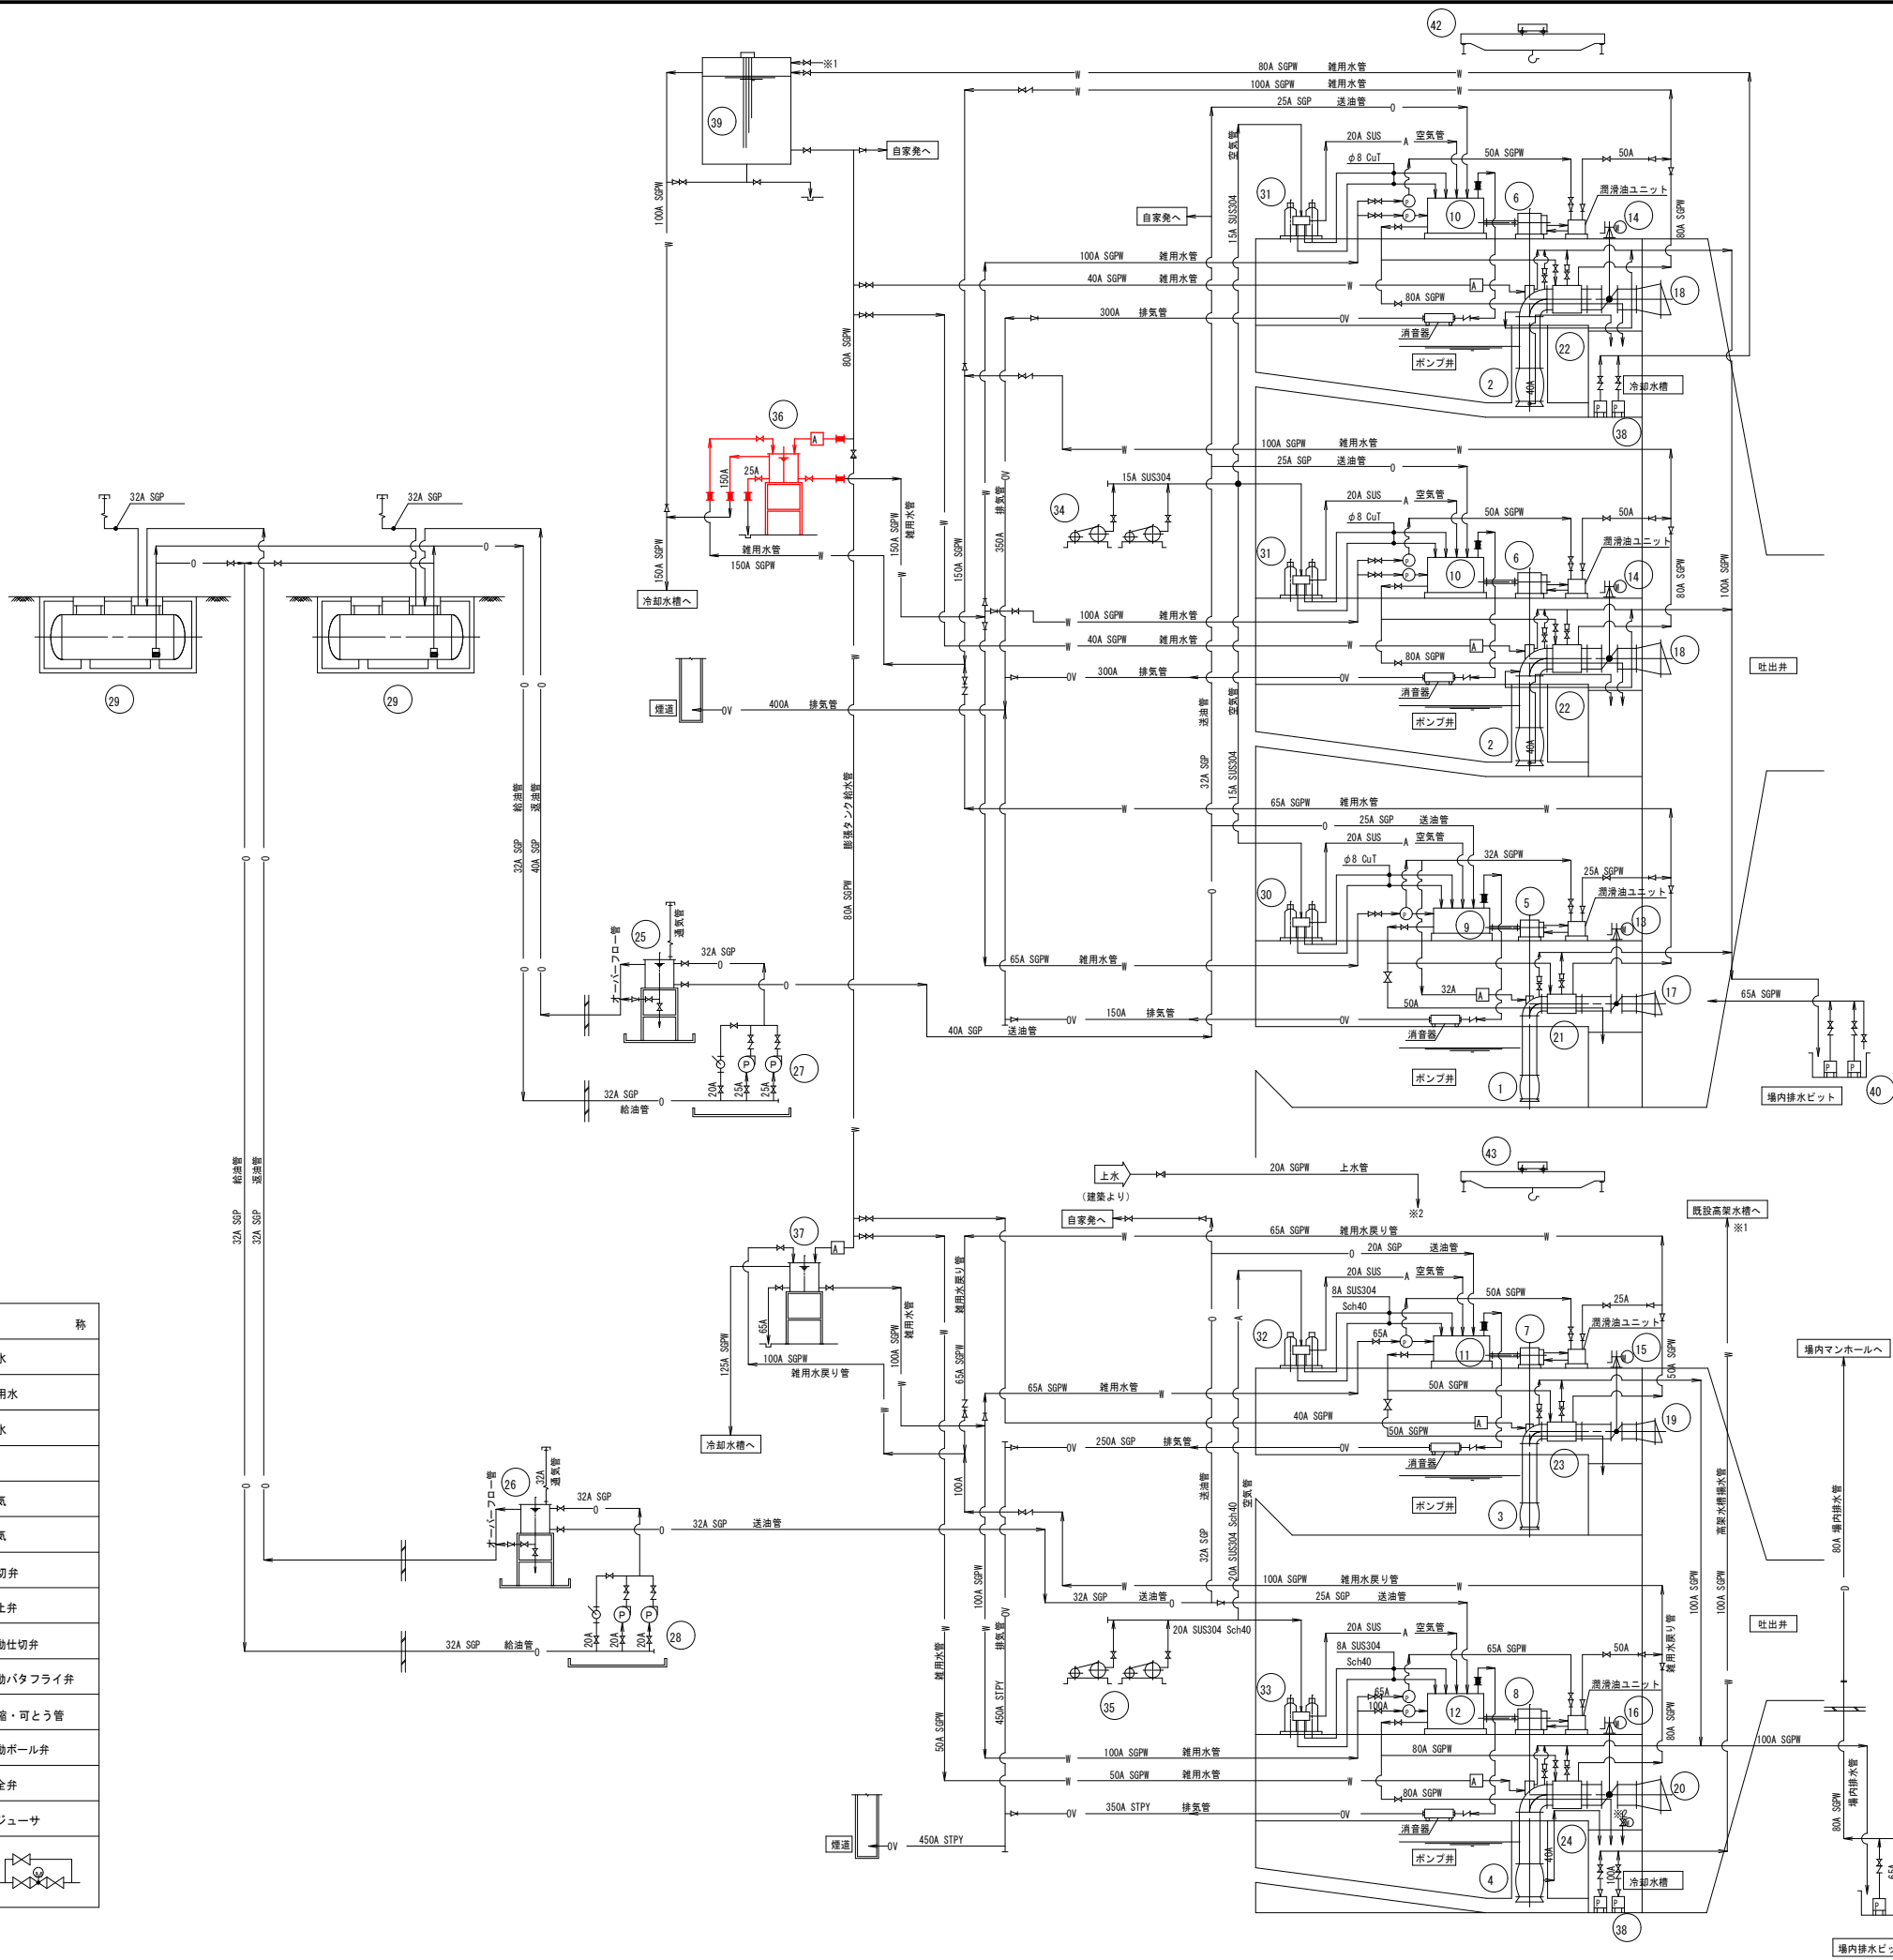


番 号	機 器 名 称	主 仕 様	台 数	備 考
1	No. 1雨水ポンプ	立軸斜流ポンプ (Ⅰ型) φ1000×130m/分×4.8m	1 1	—
2	No. 2,3雨水ポンプ	立軸斜流ポンプ (Ⅰ型) φ2200×625m/分×3.1m	2 2	—
3	No. 4雨水ポンプ	立軸斜流ポンプ (Ⅰ型) φ1000×185m/分×3.6m	1 1	— 先行待機型
4	No. 5雨水ポンプ	立軸斜流ポンプ (Ⅰ型) φ2200×625m/分×3.2m	1 1	—
5	No. 1減速機	直交軸歯車減速機 (2段) 減速比 1/3.47×3.7kW	1 1	—
6	No. 2,3減速機	直交軸歯車減速機 (2段) 減速比 1/7.12×2.2kW	2 2	—
7	No. 4減速機	直交軸歯車減速機 (2段) 減速比 1/6.00×0.75kW	1 1	—
8	No. 5減速機	直交軸歯車減速機 (2段) 減速比 1/9.28×1.5kW	1 1	—
9	No. 1原動機	ディーゼル機関 (水冷式) 220PS×1000min ⁻¹ ×0.4kW	1 1	— 清音器 (55dB (A)) 付属
10	No. 2,3原動機	ディーゼル機関 (水冷式) 650PS×750min ⁻¹ ×1.5kW	2 2	— 清音器 (55dB (A)) 付属
11	No. 4原動機	ディーゼル機関 (水冷式) 180kW×1500min ⁻¹ ×0.4kW	1 1	— 清音器 (55dB (A)) 付属
12	No. 5原動機	ディーゼル機関 (水冷式) 450kW×1000min ⁻¹ ×1.5kW	1 1	— 清音器 (55dB (A)) 付属
13	No. 1吐出し	電動式バタフライ弁 (2床式) φ1000×2.2kW	1 1	— 2床式
14	No. 2,3吐出し	電動式バタフライ弁 (2床式) φ2200×7.5kW	2 2	— 2床式
15	No. 4吐出し	電動式バタフライ弁 (2床式) φ1000×1.5kW	1 1	— 2床式
16	No. 5吐出し	電動式バタフライ弁 (2床式) φ2200×7.5kW	1 1	— 2床式
17	No. 1逆止弁	フラップ弁 φ1350	1 1	—
18	No. 2,3逆止弁	フラップ弁 φ3100×H2200	2 2	—
19	No. 4逆止弁	フラップ弁 φ1350	1 1	—
20	No. 5逆止弁	フラップ弁 φ3100×H2200	1 1	—
21	No. 1熱交換器	管内クーラー φ1000×140400kcal/時	1 1	—
22	No. 2,3熱交換器	管内クーラー φ2200×382700kcal/時	2 2	—
23	No. 4熱交換器	管内クーラー φ1000×0.74×10 kJ/時 ⁶	1 1	—
24	No. 5熱交換器	管内クーラー φ2200×1.55×10 kJ/時 ⁶	1 1	—
25	No. 1燃料小出槽	鋼板製角形 800L	1 1	—
26	No. 2燃料小出槽	鋼板製角形 900L	1 1	—
27	No. 1,2燃料移送ポンプ	横軸歯車式 φ25×55L/分×2.5kg/cm ×0.75kW ²	2 2	— ウイングポンプ 付属
28	No. 3,4燃料移送ポンプ	歯車ポンプ φ20×14L/分×0.25MPa×0.4kW	2 2	— ウイングポンプ 付属
29	No. 1,2燃料貯油槽	鋼板製円筒形 5000L	2 2	—
30	No. 1原動機用空気槽	円筒立形 150L×2本	1 1	—
31	No. 2,3原動機用空気槽	円筒立形 200L×2本	2 2	—
32	No. 4原動機用空気槽	立形圧力円筒槽 100L×2本	1 1	—
33	No. 5原動機用空気槽	立形圧力円筒槽 150L×2本	1 1	—
34	No. 1,2空気圧縮機	立形空冷2段圧縮機 35m ³ /時×30kg/cm ×5.5kW ²	2 2	— (1) (1)
35	No. 3,4空気圧縮機	立形空冷2段圧縮機 6m ³ /時×2.94MPa×2.2kW	2 2	— (1) (1)
36	No. 1膨張タンク	鋼板製角形 2100L	1 1	1
37	No. 2膨張タンク	鋼板製角形 1000L	1 1	—
38	高架水槽揚水ポンプ	水中モーターポンプ φ65×0.4m /分×30.5m×3.7kW	4 4	— (2) (1)
39	高架水槽	FRP製角形 4000L	1 1	—
40	No. 1,2場内排水ポンプ	水中モーターポンプ φ65×0.2m /分×10m×1.5kW	2 2	— 着脱装置付 (1) (1)
41	No. 3,4場内排水ポンプ	水中モーターポンプ φ65×0.2m /分×10m×1.5kW	2 2	— 着脱装置付 (1) (1)
42	No. 1天井クレーン	手動式天井クレーン (クラブ式) 定格荷重 25t×総全30.5kW	1 1	— 補巻5t
43	No. 2天井クレーン	手動式天井クレーン (クラブ式) 定格荷重 25t×総全15m	1 1	— 補巻5t

：今回範囲

A1をA3に縮小


工 事 名	下水道ストックマネジメント事業 大口ポンプ場改築 (スクリーンかす設備外) 工事		
工事場所	松阪市 大口町 地内		
名 称	ポンプ設備フローシート (更新)		
縮 尺	NON	作成年月日	
工 種	(機械設備)	作 成 者	
松 阪 市		図面番号	M-05

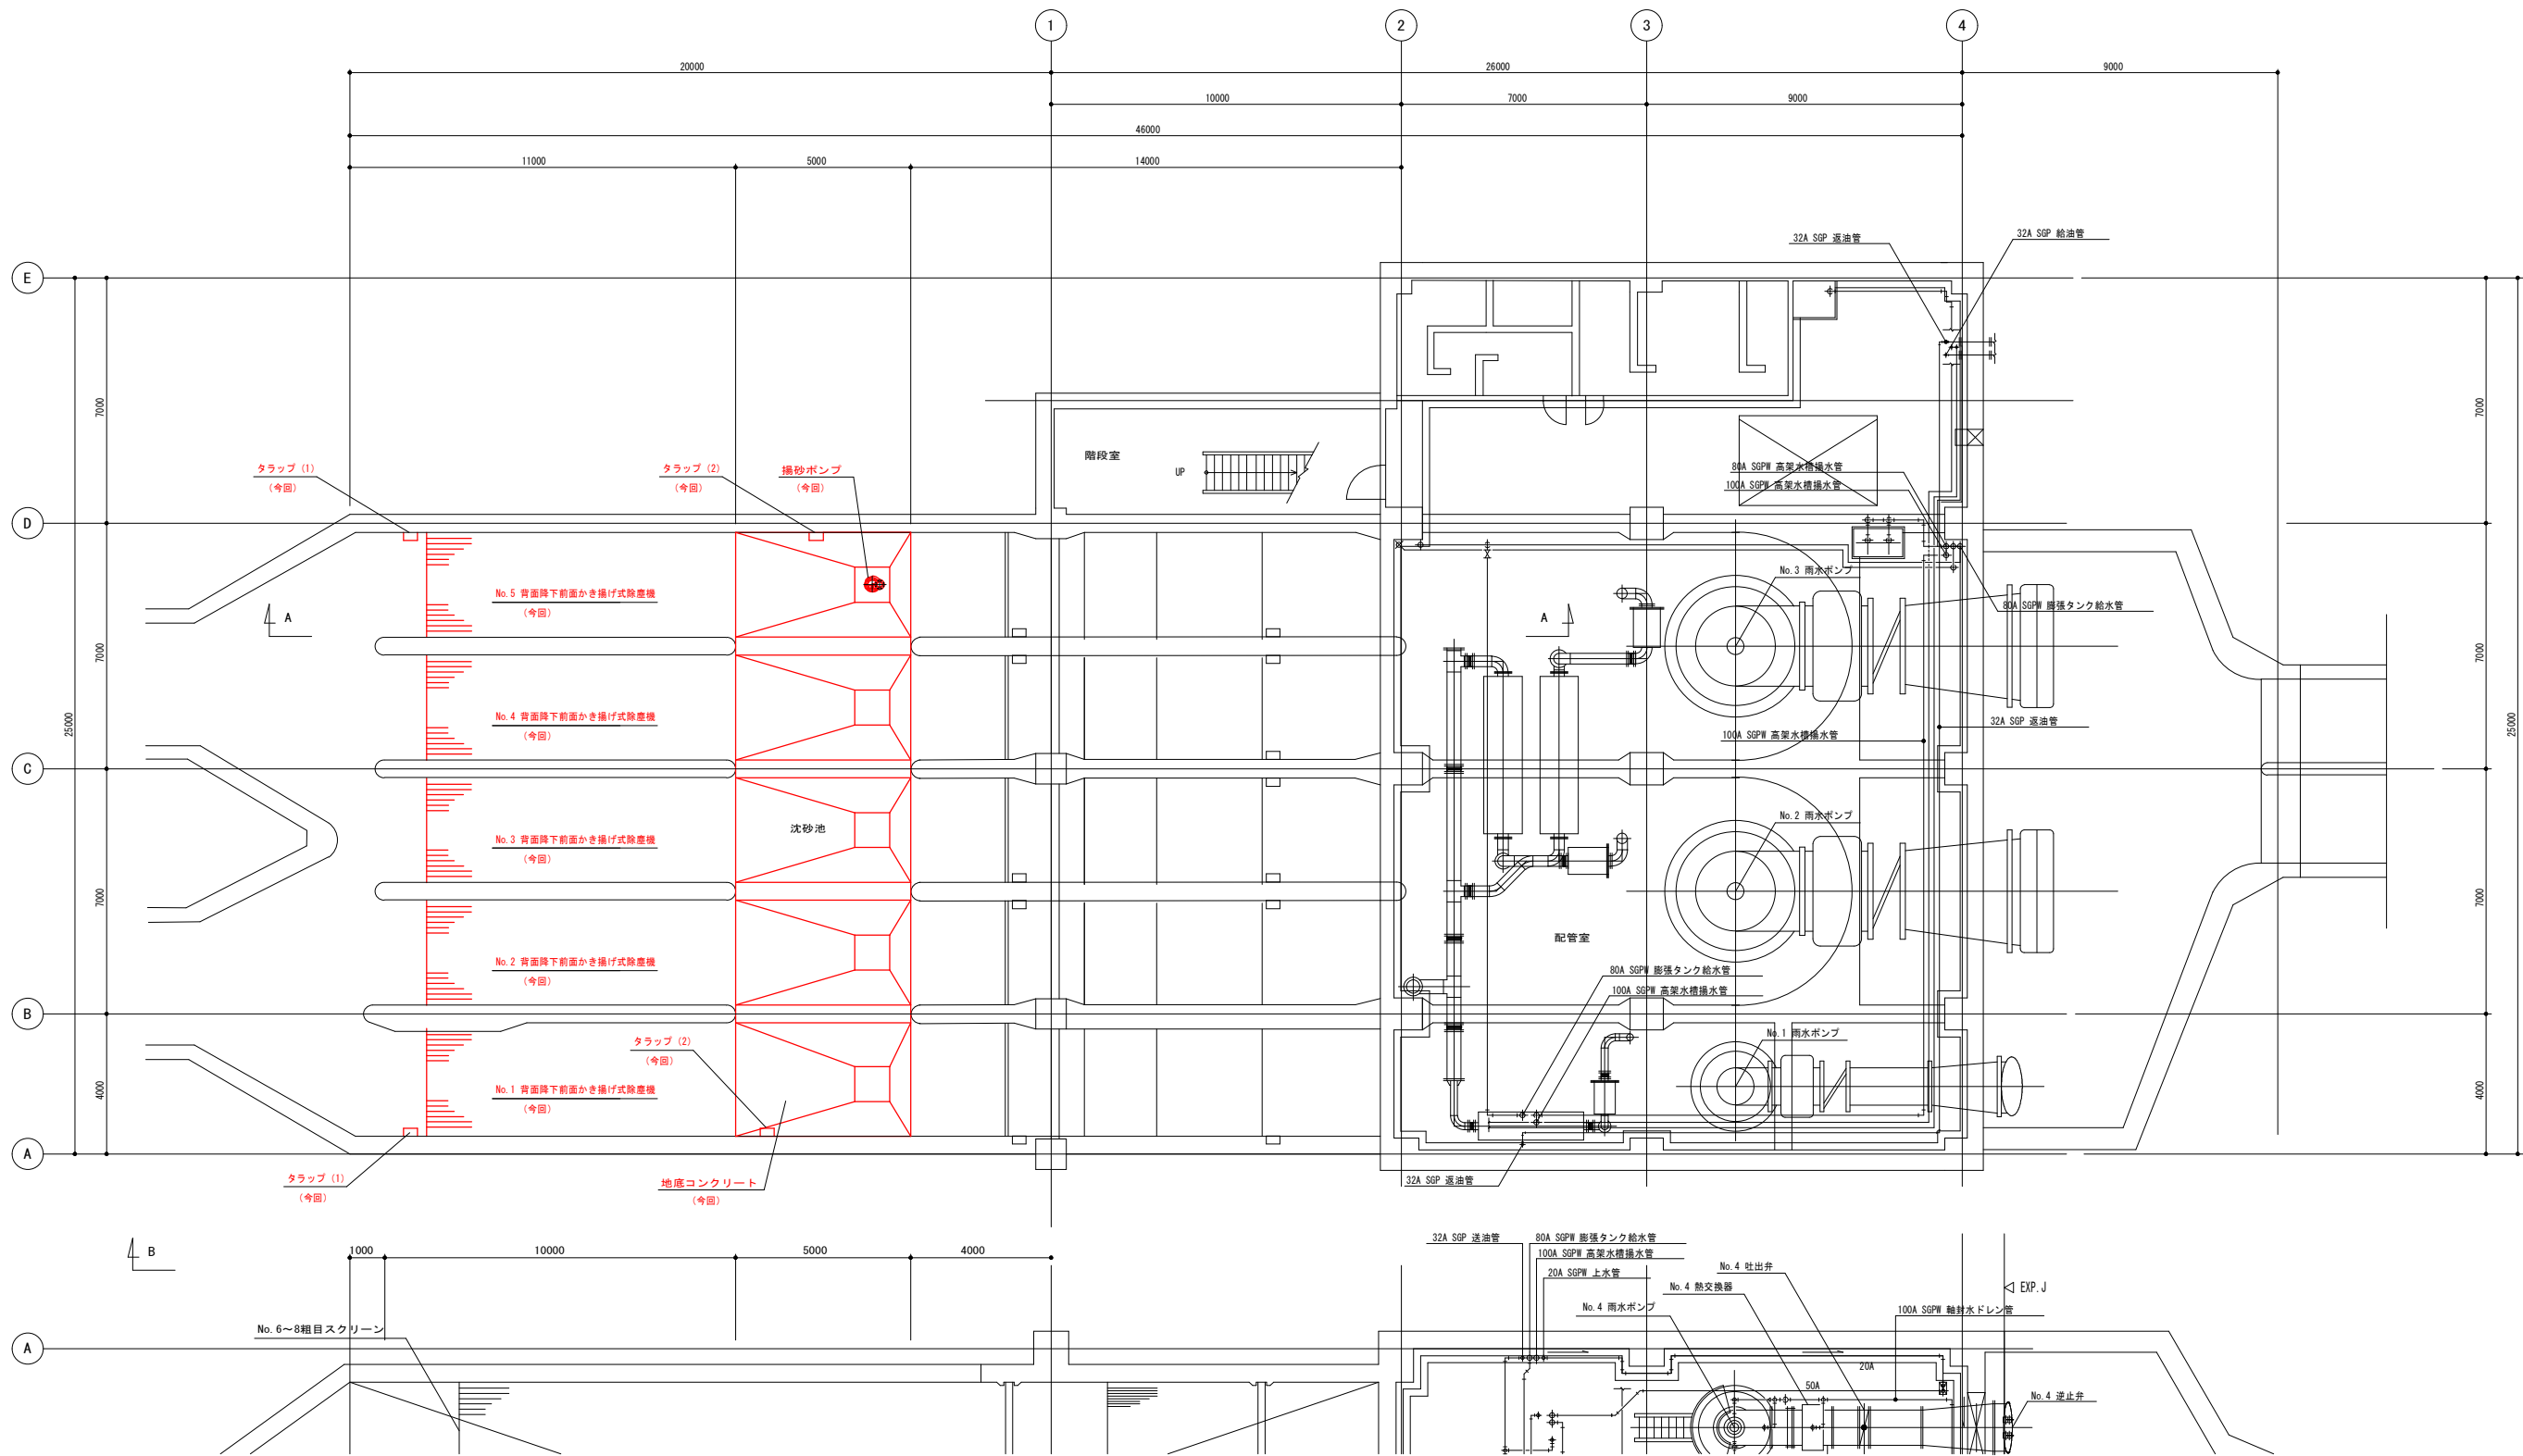

地下1階平面図 1/100

A1をA3に縮小


工 事 名	下水道ストックマネジメント事業		
	大口ポンプ場改築（スクリーンかす設備外）工事		
工事場所	松阪市 大口町 地内		
名 称	既設棟 平面図（1）（更新）		
縮 尺	1/100	作成年月日	
工 種	（機械設備）	作 成 者	
松 阪 市		図面番号	M-06

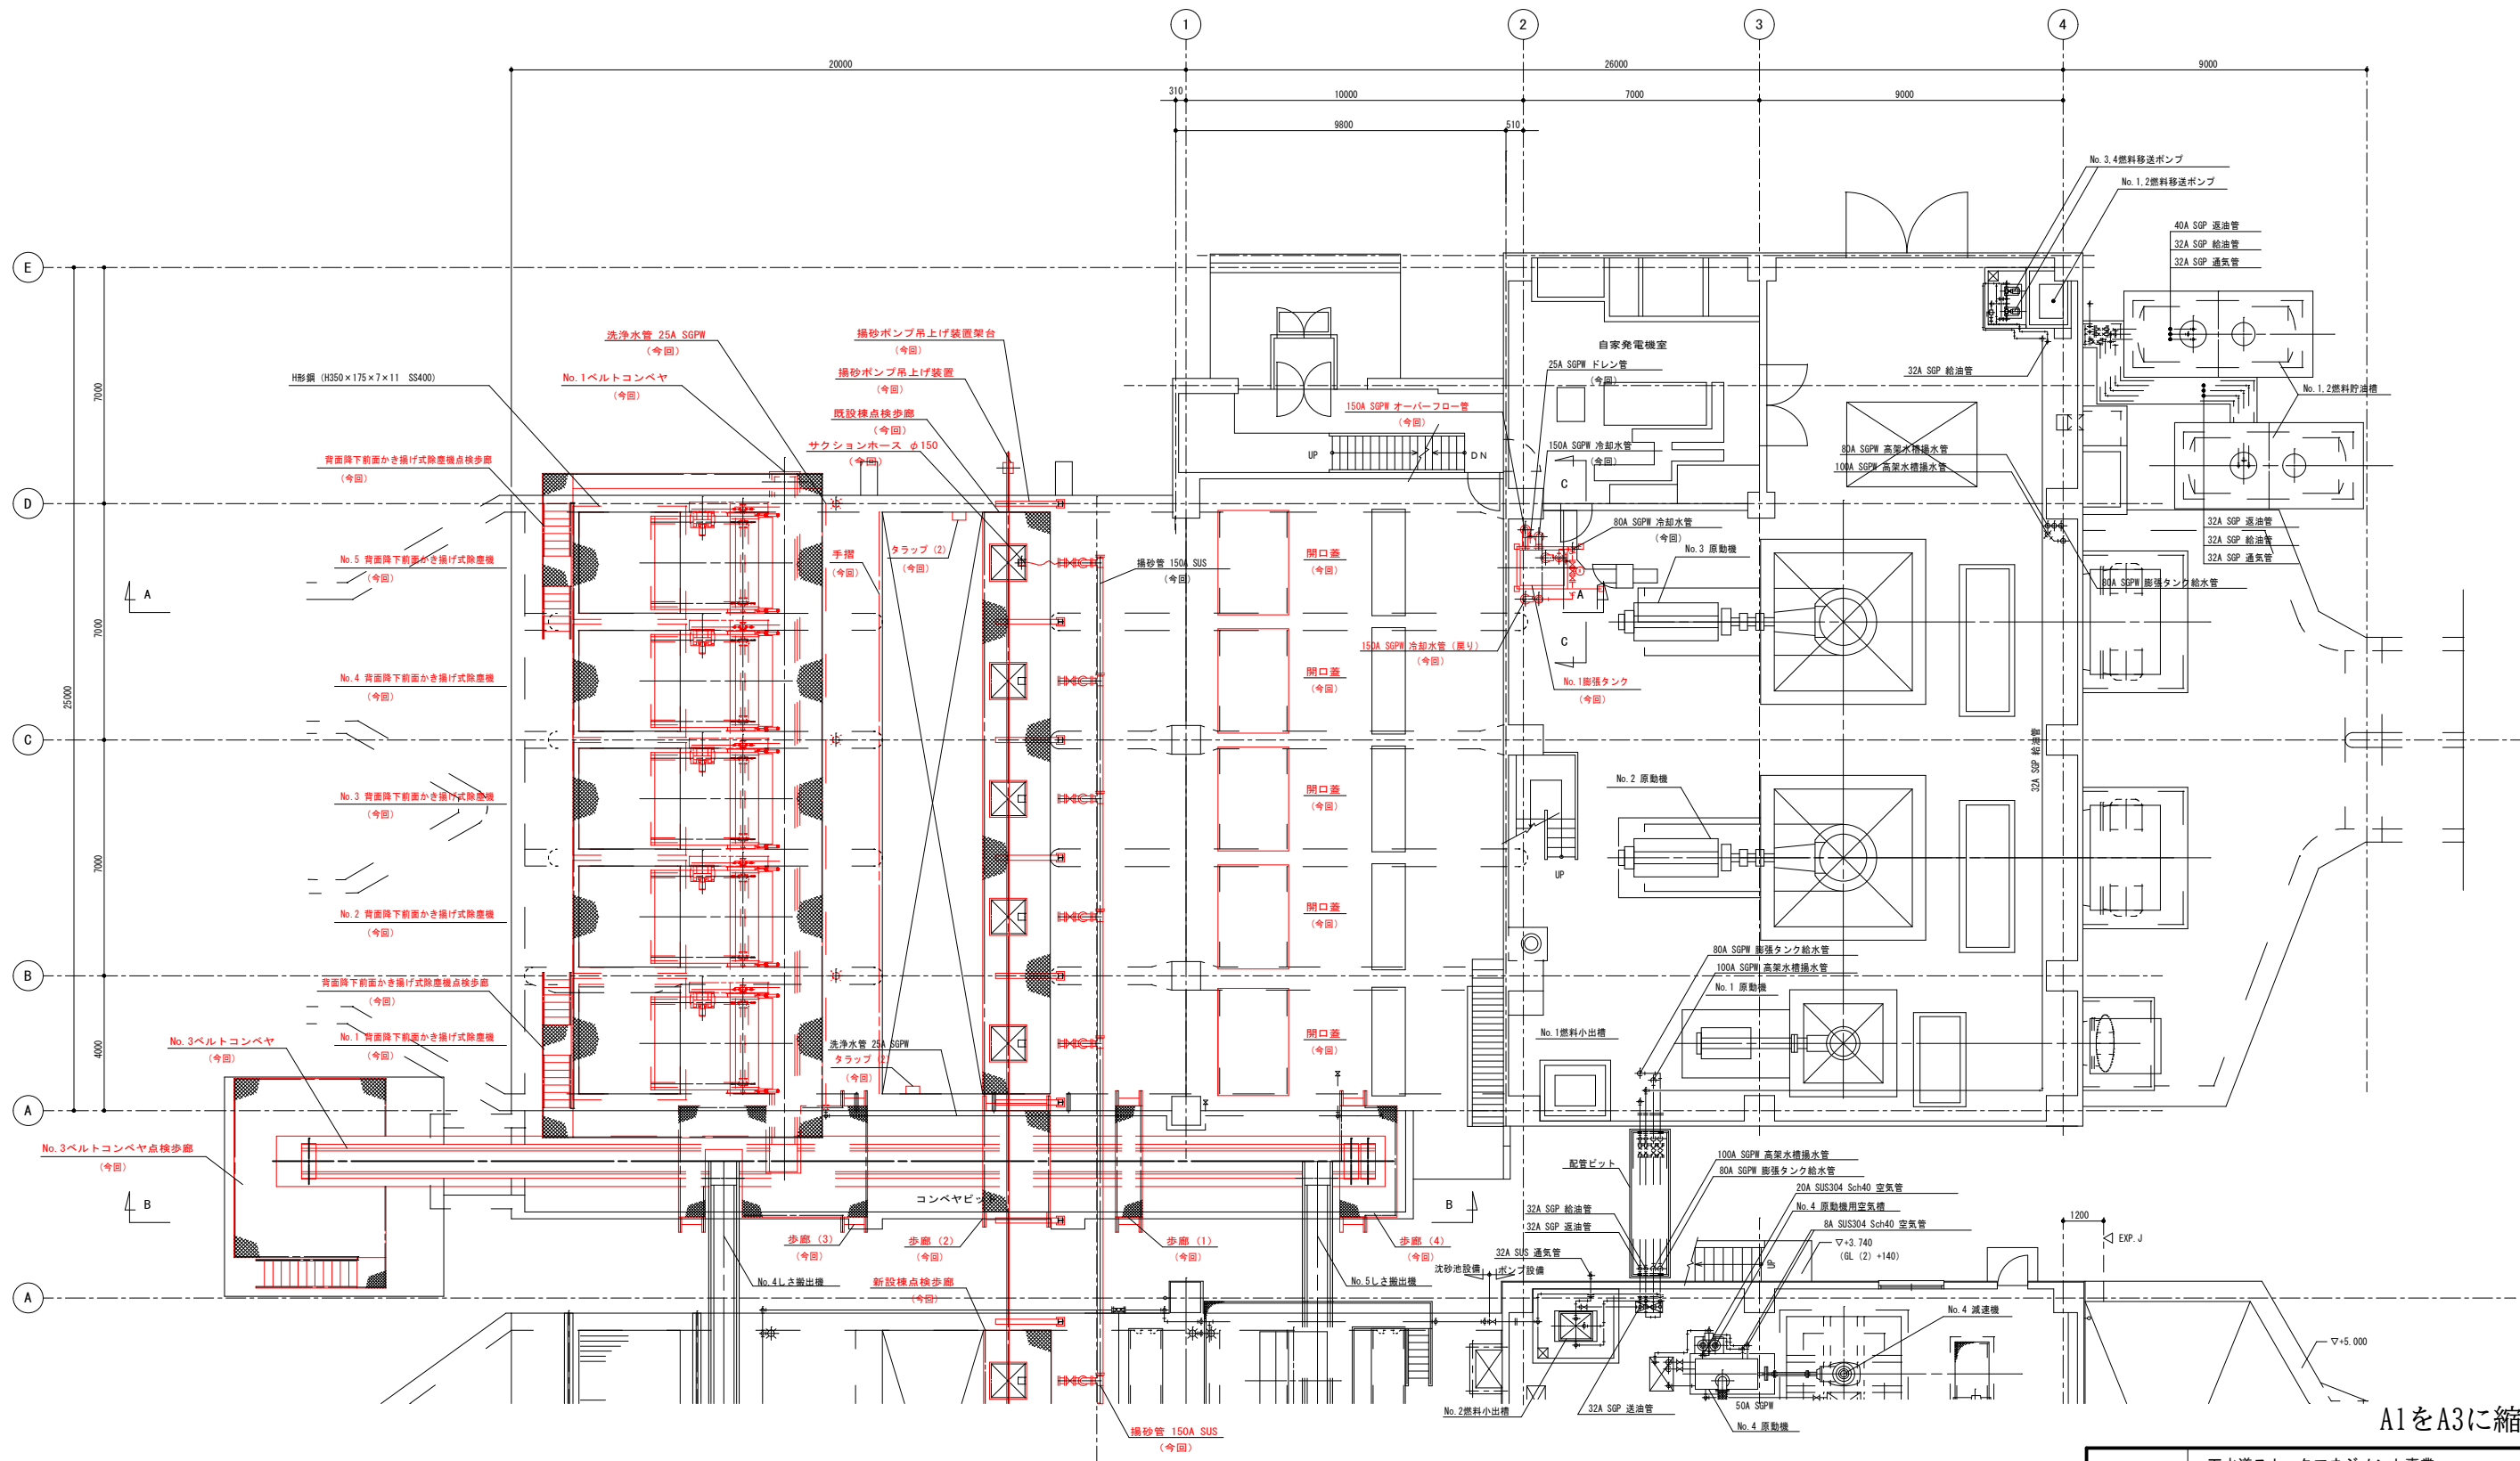

1階平面図 1/100

A1をA3に縮小


工 事 名	下水道ストックマネジメント事業		
	大口ポンプ場改築（スクリーンかす設備外）工事		
工事場所	松阪市 大口町 地内		
名 称	既設棟 平面図（２）（更新）		
縮 尺	1/100	作成年月日	
工 種	（機械設備）	作 成 者	
松 阪 市		図面番号	M-07

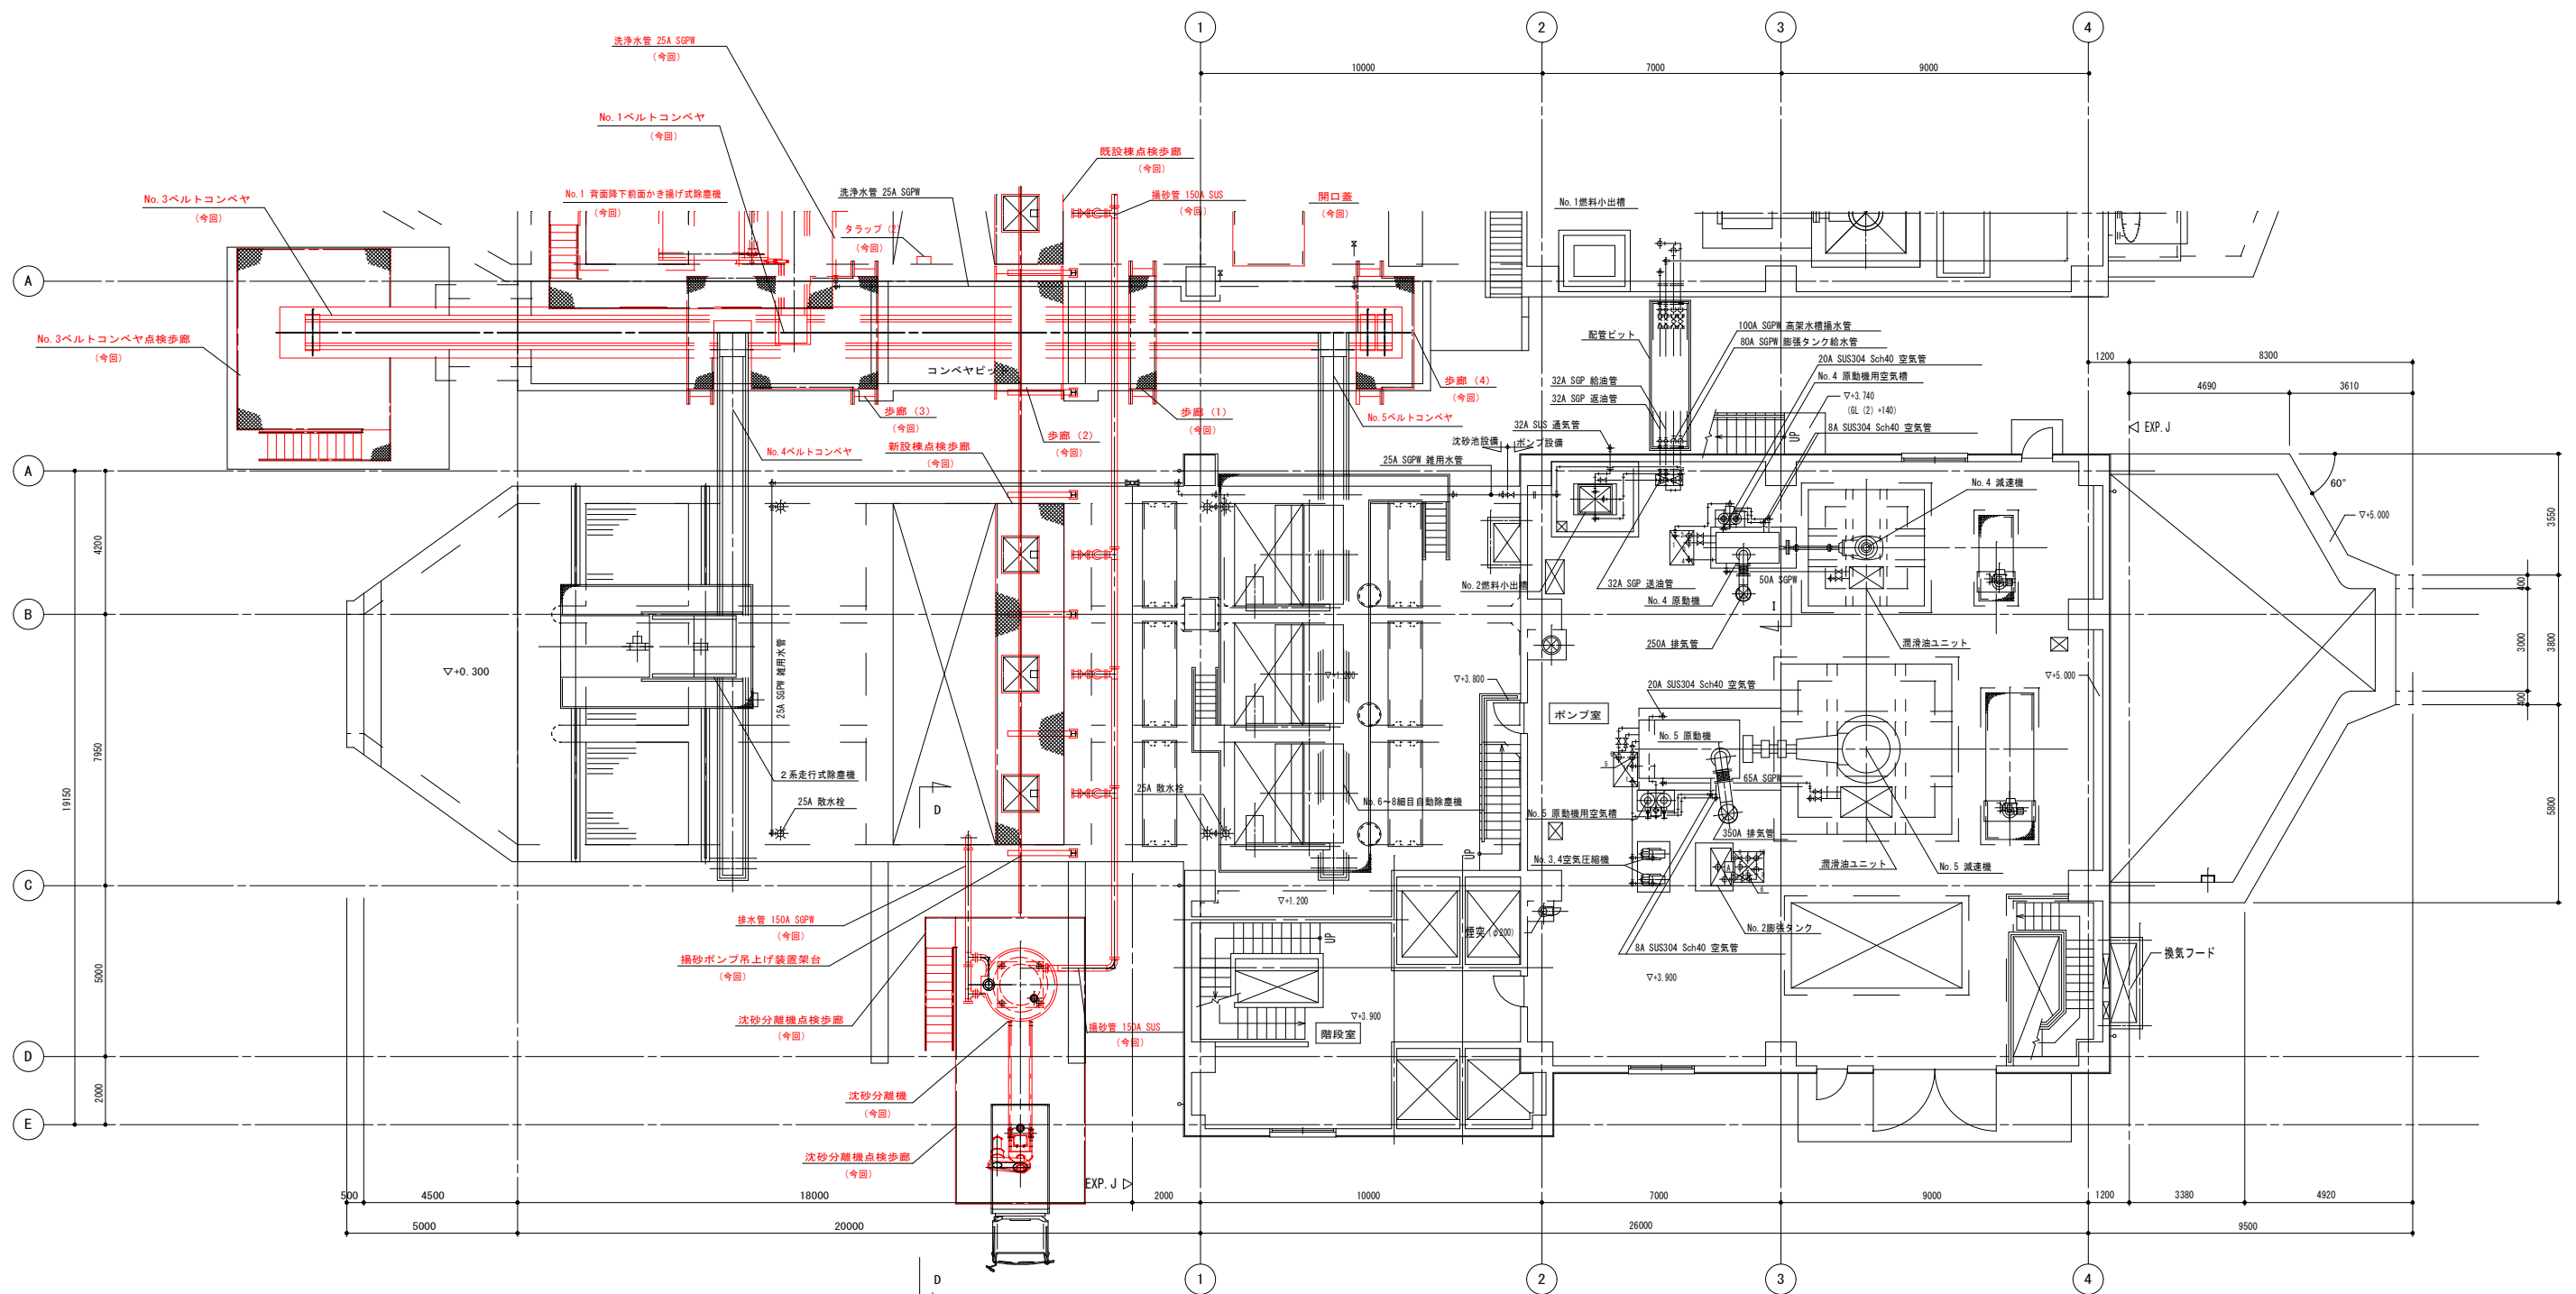


1階平面図 1/100

A1をA3に縮小


工事名	下水道ストックマネジメント事業 大口ポンプ場改築（スクリーンかす設備外）工事		
工事場所	松阪市 大口町 地内		
名称	新設棟 平面図（更新）		
縮尺	1/100	作成年月日	
工種	（機械設備）	作成者	
松 阪 市	図面番号	M-08	

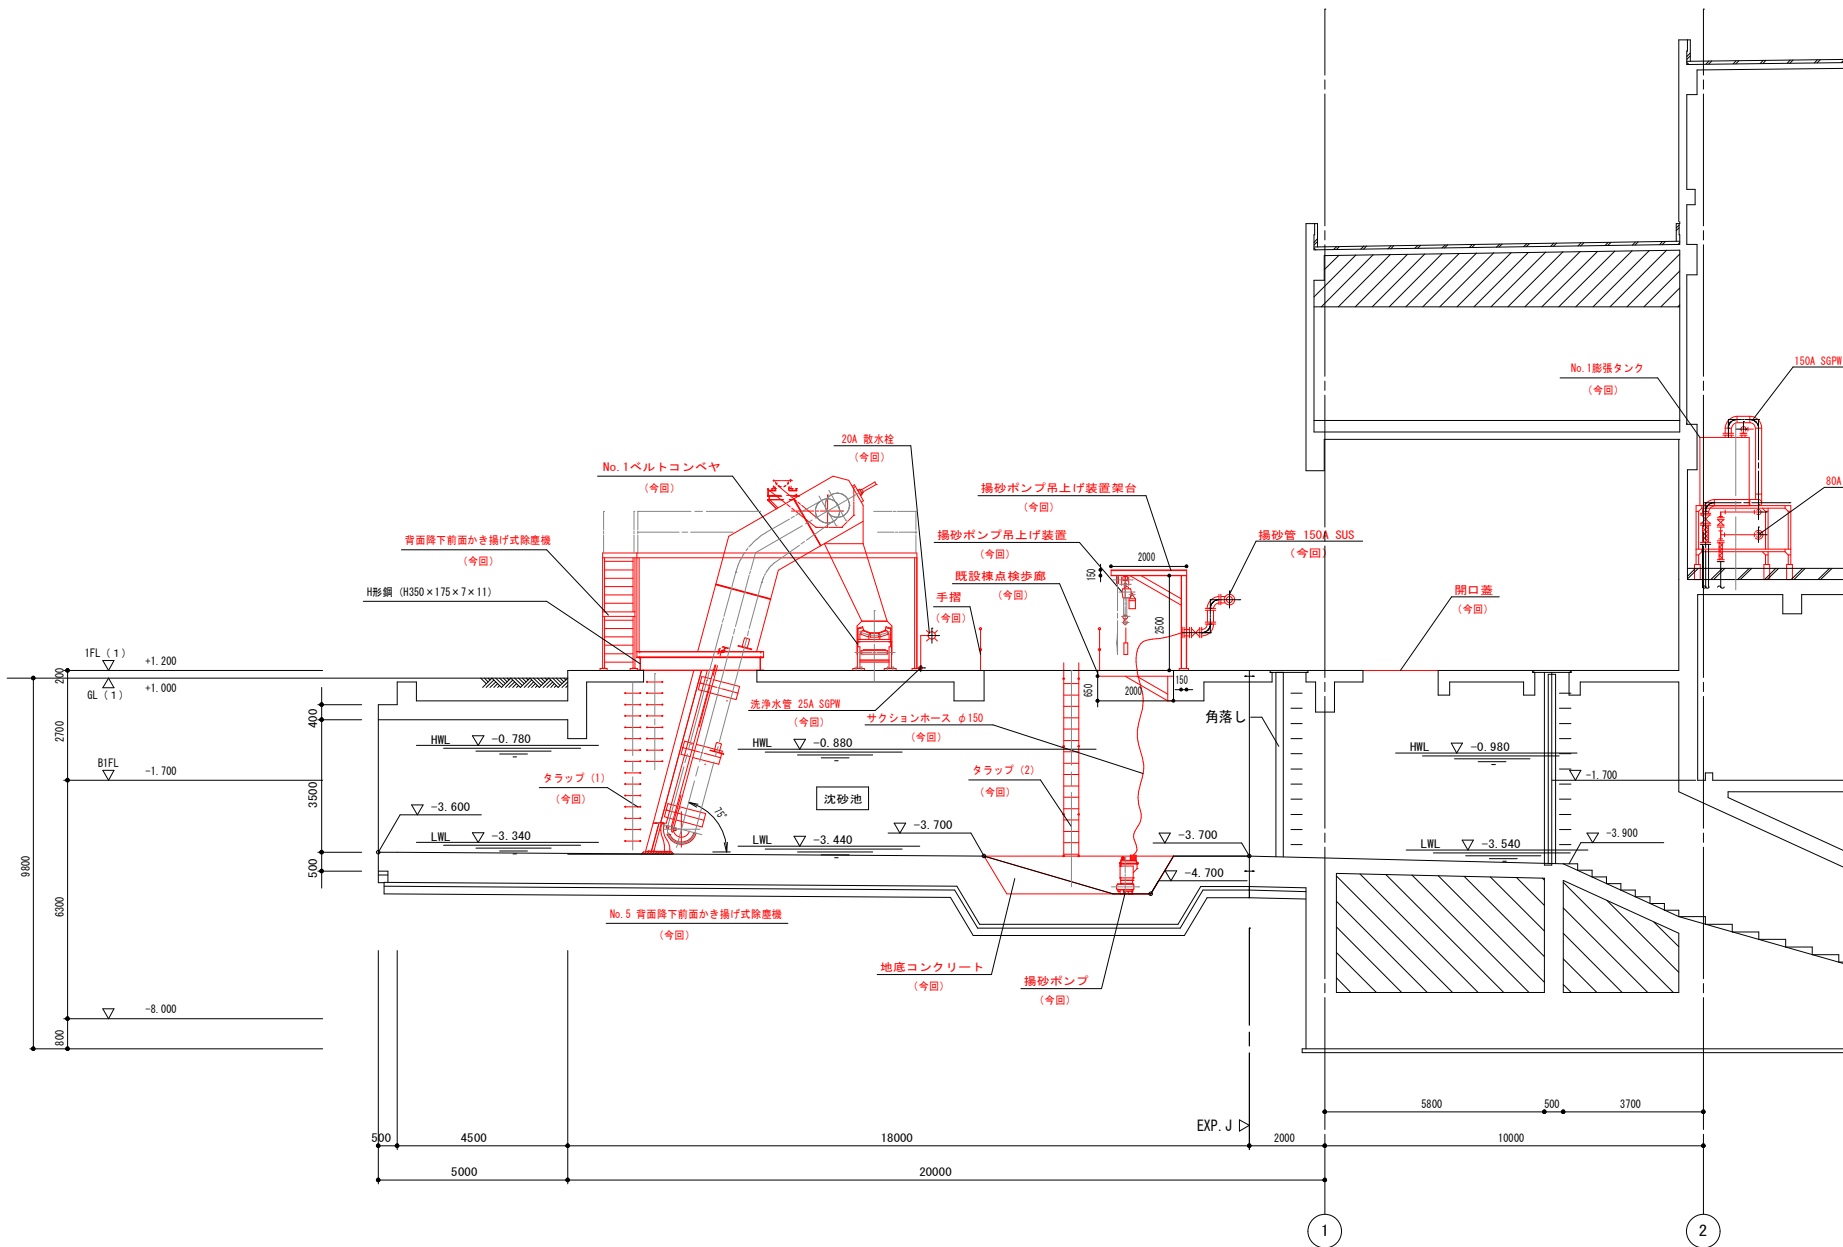


A-A 断面図 1/100

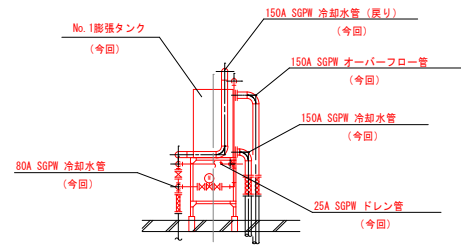

C-C 断面図 1/100

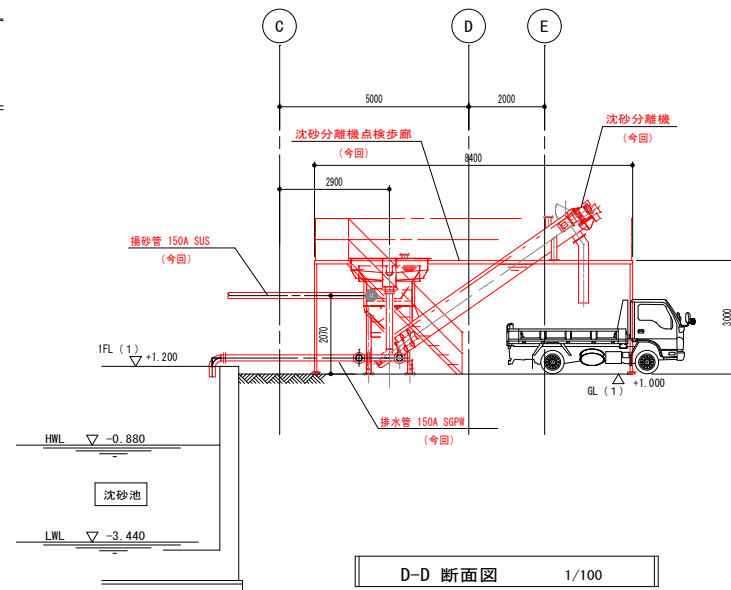


D-D 断面図 1/100

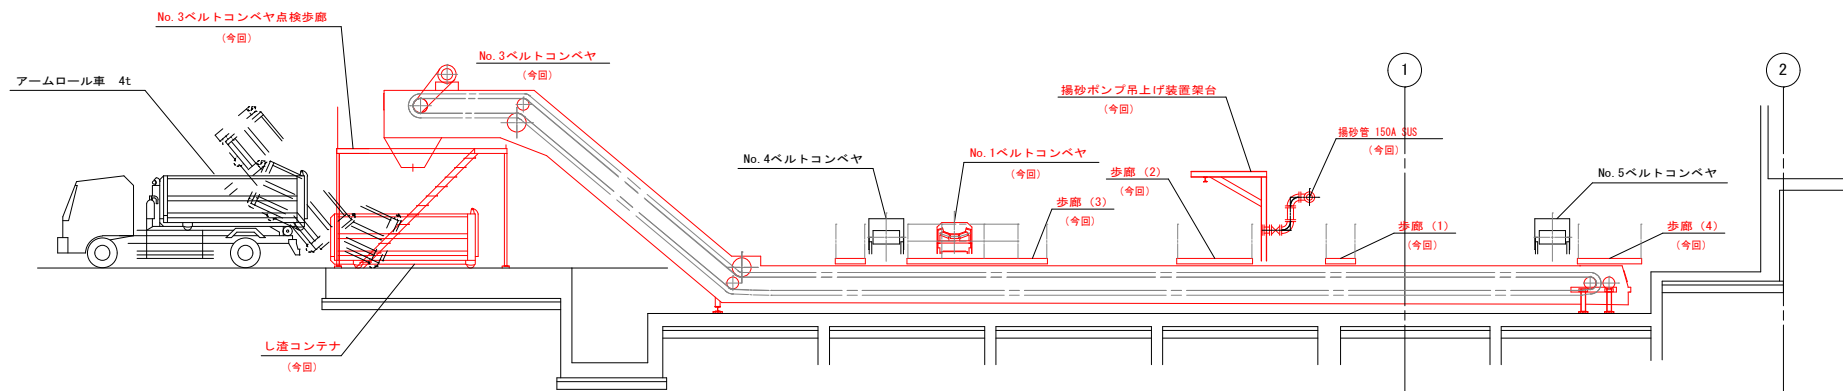

B-B 断面図 1/100

A1をA3に縮小

工 事 名	下水道ストックマネジメント事業 大口ポンプ場改築（スクリーンかす設備外）工事		
工事場所	松阪市 大口町 地内		
名 称	断面図（更新）		
縮 尺	1/100	作成年月日	
工 種	（機械設備）	作 成 者	
松 阪 市	図面番号	M-09	

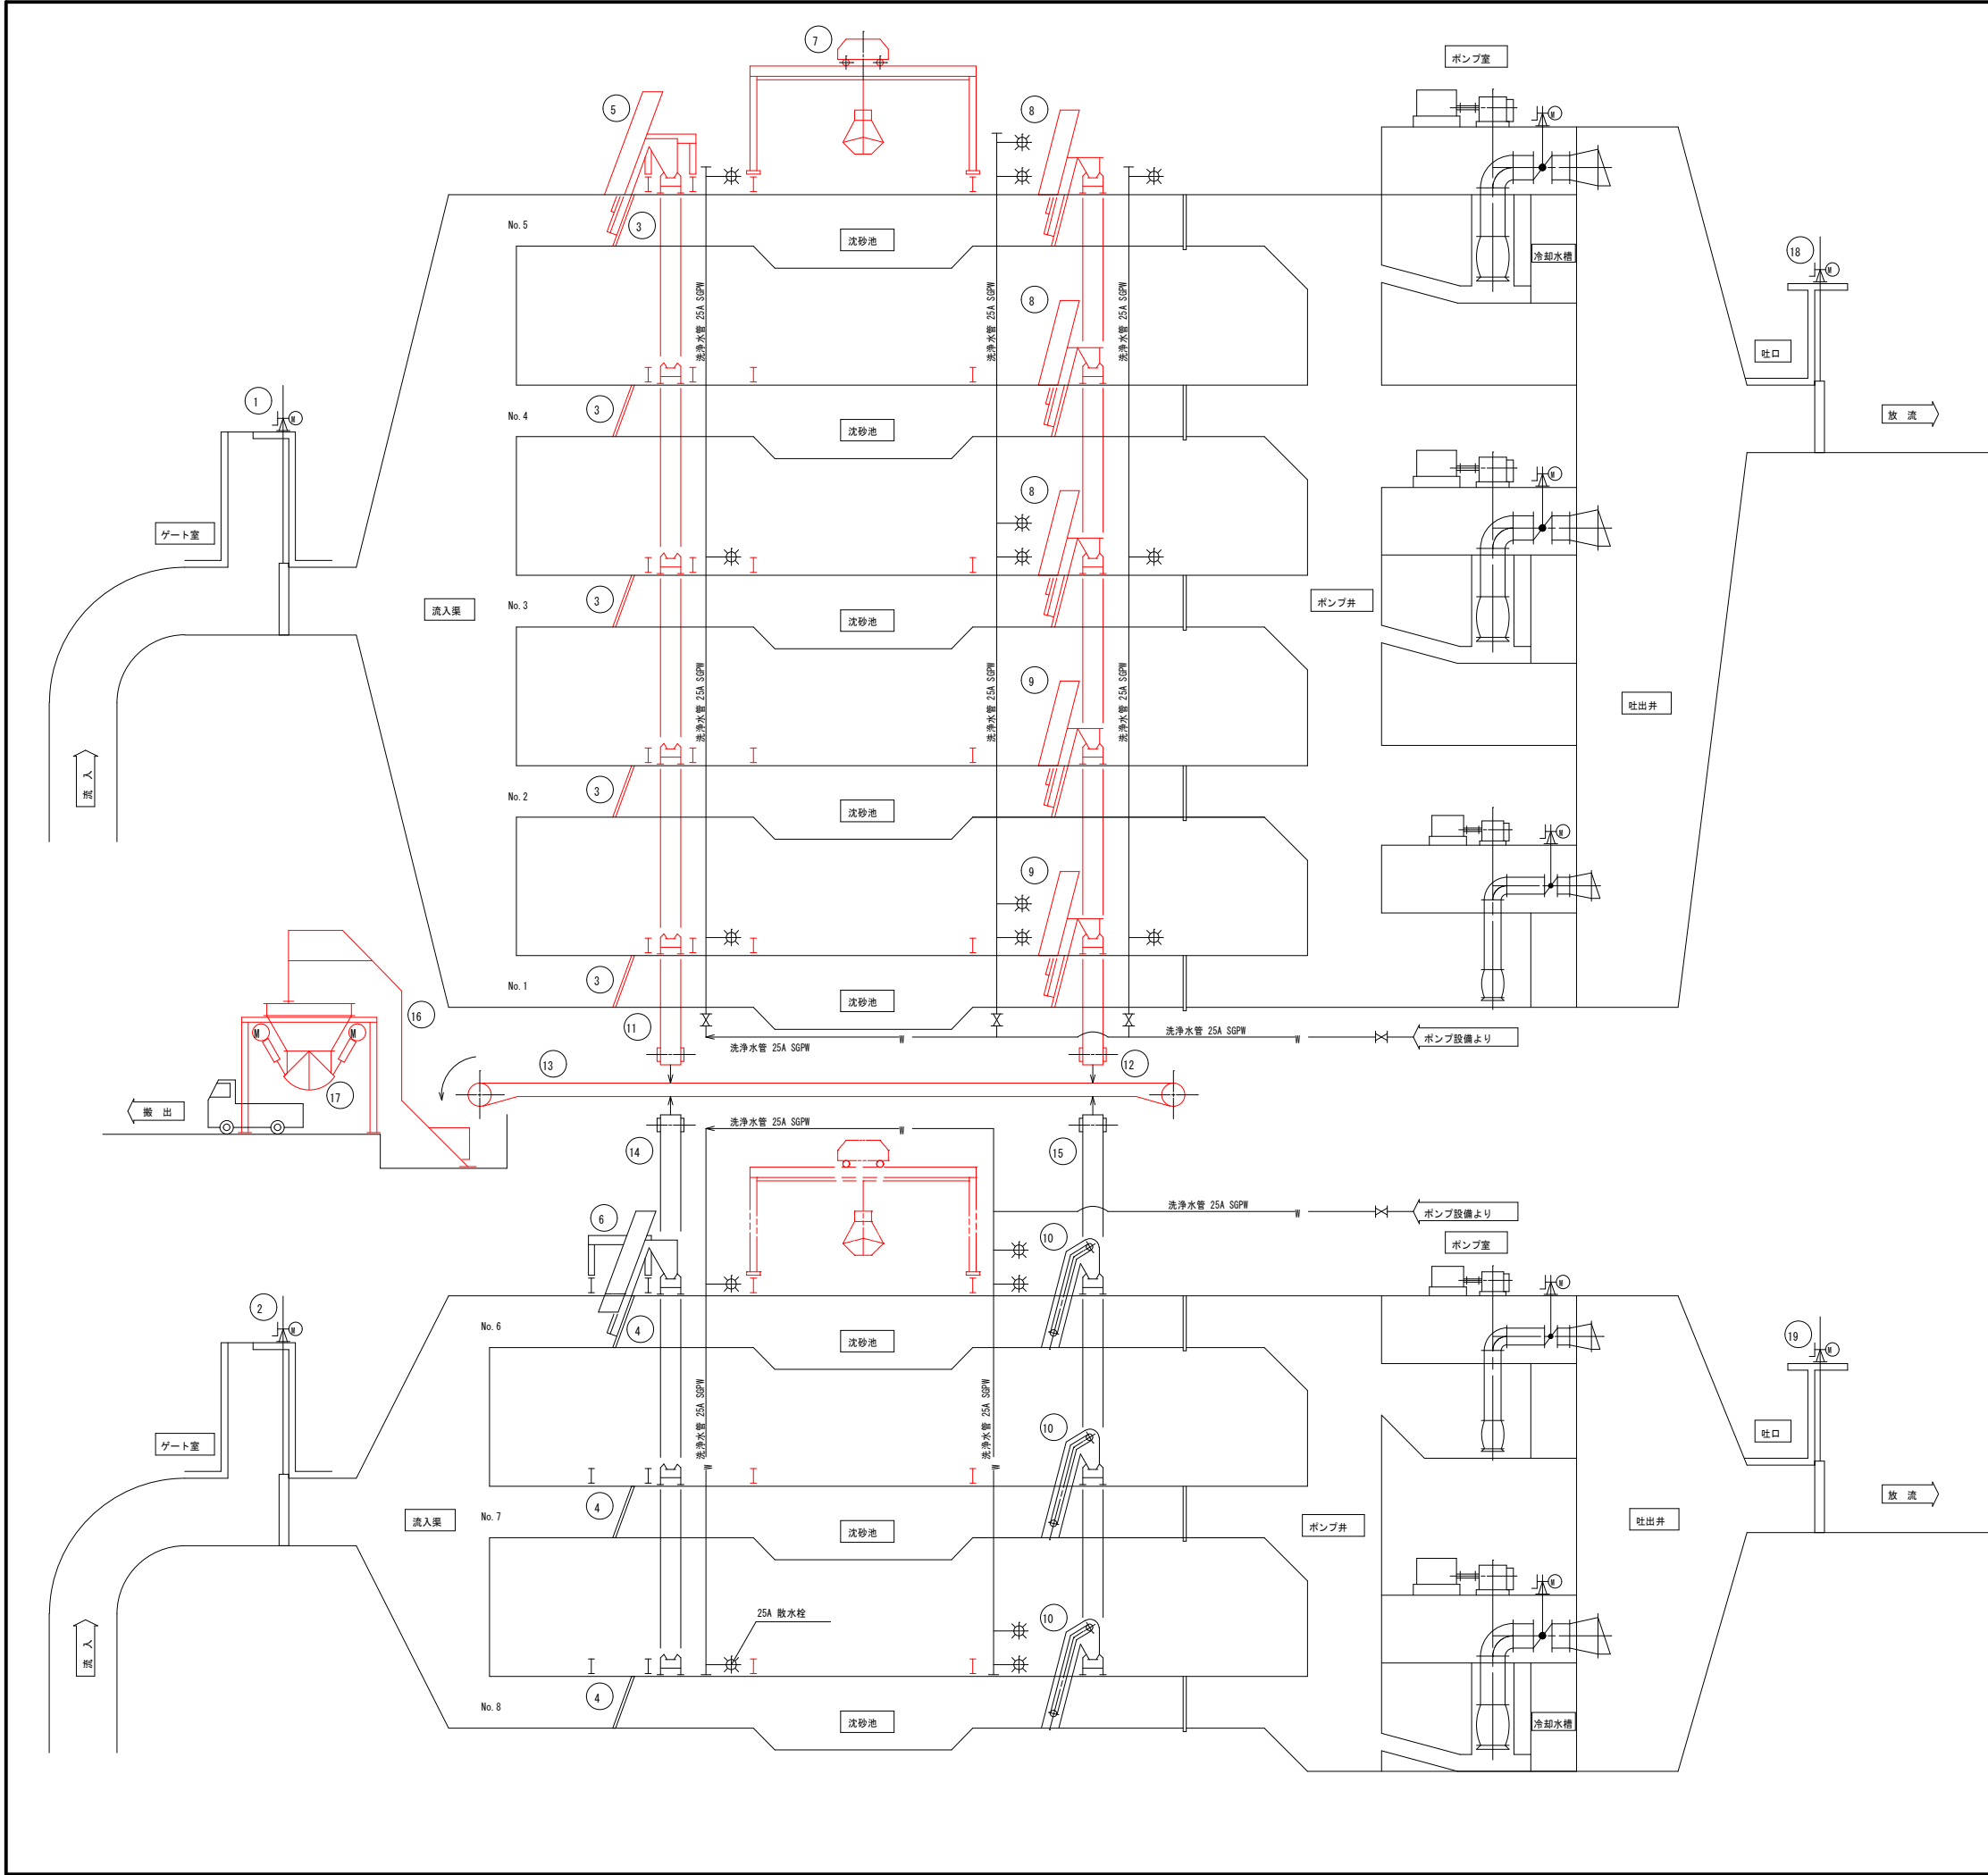

番号	機 器 名 称	主 仕 様	台 数		備 考
			全 体	撤 去	
1	No. 1流入ゲート	電動式鋼板製ローラーゲート 3500W×3500H×3.7kW	1	1	— 2連式
2	No. 2流入ゲート	電動式鋼板製ローラーゲート 2500W×3500H×3.7kW	1	1	— 2連式
3	No. 1～5組目スクリーン	鋼製スクリーン 3000W×4900H×目幅150mm	5	5	取付角70°
4	No. 6～8組目スクリーン	鋼製スクリーン 3000W×4550H×目幅100mm	3	3	— 取付角70°
5	1系組目用走行式除塵機	走行台車型間欠式（伸縮アーム式） 水路幅3000W×水路深490D×総合3.75kW	1	1	1
6	2系組目用走行式除塵機	走行台車型間欠式（回転アーム式） レーキ幅1500W×目幅100mm×総合5.95kW	1	1	—
7	走行式沈砂掻揚機	門形走行式グラブバケット 編程9.4m×容量0.6m³×3.7kW	1	1	1
8	No. 1～3組目自動除塵機	間欠式（伸縮アーム式） 水路幅3000W×水路深500D×総合2.25kW	3	3	取付角75° 目幅50mm
9	No. 4～5組目自動除塵機	間欠式（伸縮アーム式） 水路幅3000W×水路深500D×総合3.0kW	2	2	取付角75° 目幅50mm
10	No. 6～8組目自動除塵機	連続式自動除塵機（前面降下前面掻揚） 水路幅3000W×水路深49D×3.7kW	3	3	— 取付角75° 目幅50mm
11	No. 1ベルトコンベヤ	トラフ形ベルトコンベヤ 幅600×長さ約19m×2.2kW	1	1	1
12	No. 2ベルトコンベヤ	トラフ形ベルトコンベヤ 幅600×長さ約19000×2.2kW	1	1	1
13	No. 3ベルトコンベヤ	トラフ形ベルトコンベヤ 幅600×長さ約25000×2.2kW	1	1	1
14	No. 4ベルトコンベヤ	トラフ形ベルトコンベヤ ベルト幅600×機長（軸芯距離）15200×1.5kW	1	1	—
15	No. 5ベルトコンベヤ	トラフ形ベルトコンベヤ ベルト幅600×機長（軸芯距離）15200×1.5kW	1	1	—
16	スキップホイスト	ワイヤーロープ式 揚程約9m バケット容量0.3m³×3.7kW	1	1	1
17	し遡ホッパー	角型自立式 5m×1.5kW×2	1	1	1
18	No. 1放流ゲート	電動式SUS製ローラーゲート 6070W×2500H×3.7kW	1	1	— 2連式
19	No. 2放流ゲート	電動式SUS製ローラーゲート 3000W×2500H×2.2kW	1	1	— 2連式


記 号	名 称
— Ⅱ —	雑用水
⋈	仕切弁
※	散水栓

撤去範囲

A1をA3に縮小

工 事 名	下水道ストックマネジメント事業 大口ポンプ場改築（スクリーンかす設備外）工事		
工事場所	松阪市 大口町 地内		
名 称	沈砂池設備フローシート（撤去）		
縮 尺	NON	作成年月日	
工 種	（機械設備）	作 成 者	
松 阪 市		図面番号	M-10

記 号	名 称
—	上水
—W—	雑用水
—D—	排水
—O—	油
—A—	空気
—OV—	排気
	仕切弁
	逆止弁
	電動仕切弁
	電動バタフライ弁
	伸縮・可とう管
	電動ボール弁
	安全弁
	レギュサ

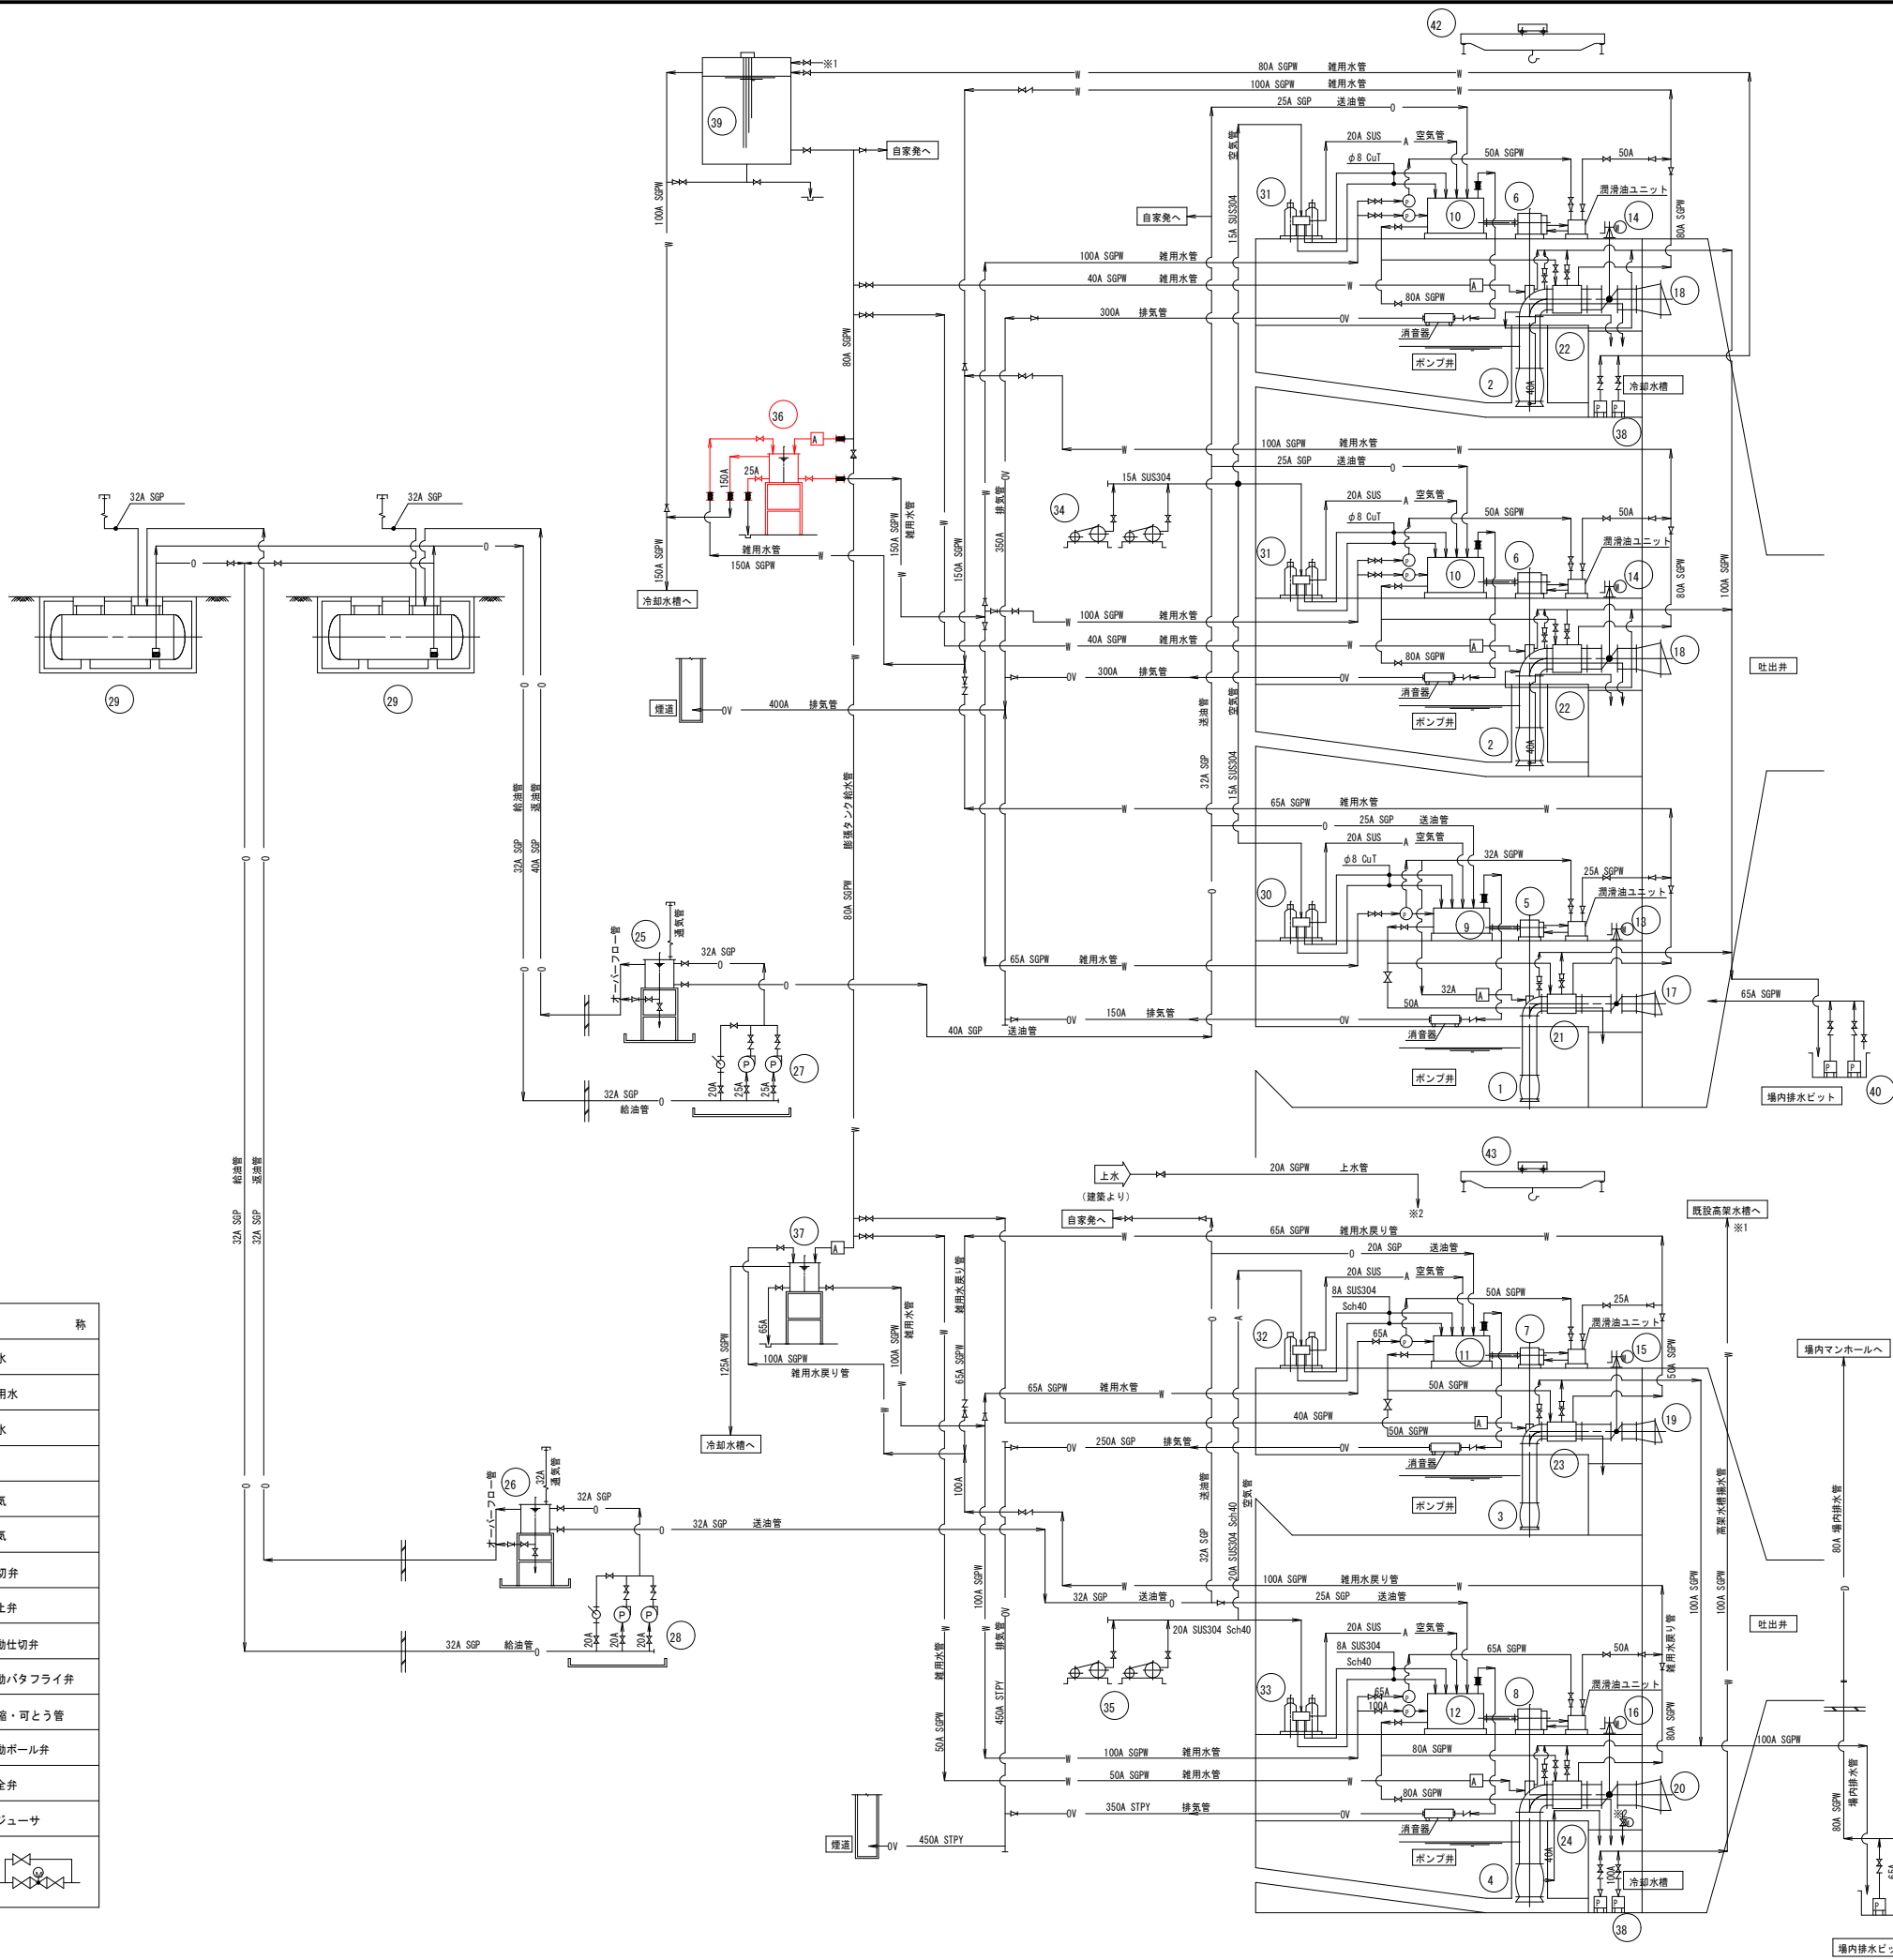


番 号	機 器 名 称	主 仕 様	台 数	備 考
1	No.1雨水ポンプ	立軸斜流ポンプ (Ⅰ型) φ1000×130m/分×4.8m	1 1	—
2	No.2,3雨水ポンプ	立軸斜流ポンプ (Ⅰ型) φ2200×625m/分×3.1m	2 2	—
3	No.4雨水ポンプ	立軸斜流ポンプ (Ⅱ型) φ1000×185m/分×3.6m	1 1	— 先行待機型
4	No.5雨水ポンプ	立軸斜流ポンプ (Ⅰ型) φ2200×625m/分×3.2m	1 1	—
5	No.1減速機	直交軸歯車減速機 (2段) 減速比 1/3.47×3.7kW	1 1	—
6	No.2,3減速機	直交軸歯車減速機 (2段) 減速比 1/7.12×2.2kW	2 2	—
7	No.4減速機	直交軸歯車減速機 (2段) 減速比 1/6.00×0.75kW	1 1	—
8	No.5減速機	直交軸歯車減速機 (2段) 減速比 1/9.28×1.5kW	1 1	—
9	No.1原動機	ディーゼル機関 (水冷式) 220PS×1000min ⁻¹ ×0.4kW	1 1	— 清音器 (55dB (A)) 付属
10	No.2,3原動機	ディーゼル機関 (水冷式) 650PS×750min ⁻¹ ×1.5kW	2 2	— 清音器 (55dB (A)) 付属
11	No.4原動機	ディーゼル機関 (水冷式) 180kW×1500min ⁻¹ ×0.4kW	1 1	— 清音器 (55dB (A)) 付属
12	No.5原動機	ディーゼル機関 (水冷式) 450kW×1000min ⁻¹ ×1.5kW	1 1	— 清音器 (55dB (A)) 付属
13	No.1吐出弁	電動式バタフライ弁 (2床式) φ1000×2.2kW	1 1	— 2床式
14	No.2,3吐出弁	電動式バタフライ弁 (2床式) φ2200×7.5kW	2 2	— 2床式
15	No.4吐出弁	電動式バタフライ弁 (2床式) φ1000×1.5kW	1 1	— 2床式
16	No.5吐出弁	電動式バタフライ弁 (2床式) φ2200×7.5kW	1 1	— 2床式
17	No.1逆止弁	フラップ弁 φ1350	1 1	—
18	No.2,3逆止弁	フラップ弁 φ3100×H2200	2 2	—
19	No.4逆止弁	フラップ弁 φ1350	1 1	—
20	No.5逆止弁	フラップ弁 φ3100×H2200	1 1	—
21	No.1熱交換器	管内クーラー φ1000×140400kcal/時	1 1	—
22	No.2,3熱交換器	管内クーラー φ2200×382700kcal/時	2 2	—
23	No.4熱交換器	管内クーラー φ1000×0.74×10 kJ/時 ⁶	1 1	—
24	No.5熱交換器	管内クーラー φ2200×1.55×10 kJ/時 ⁶	1 1	—
25	No.1燃料小出槽	鋼板製角形 800L	1 1	—
26	No.2燃料小出槽	鋼板製角形 900L	1 1	—
27	No.1,2燃料移送ポンプ	横軸歯車式 φ25×55L/分×2.5kg/cm ×0.75kW ²	2 2	— ウイングポンプ 付属
28	No.3,4燃料移送ポンプ	歯車ポンプ φ20×14L/分×0.25MPa×0.4kW	2 2	— ウイングポンプ 付属
29	No.1,2燃料貯油槽	鋼板製円筒形 5000L	2 2	—
30	No.1原動機用空気槽	円筒立形 150L×2本	1 1	—
31	No.2,3原動機用空気槽	円筒立形 200L×2本	2 2	—
32	No.4原動機用空気槽	立形圧力円筒槽 100L×2本	1 1	—
33	No.5原動機用空気槽	立形圧力円筒槽 150L×2本	1 1	—
34	No.1,2空気圧縮機	立形空冷2段圧縮機 35m ³ /時×30kg/cm ×5.5kW ²	2 2	— (1) (1)
35	No.3,4空気圧縮機	立形空冷2段圧縮機 6m ³ /時×2.94MPa×2.2kW	2 2	— (1) (1)
36	No.1膨張タンク	鋼板製角形 1000L	1 1	1
37	No.2膨張タンク	鋼板製角形 1000L	1 1	—
38	高架水槽揚水ポンプ	水中モーターポンプ φ65×0.4m /分×30.5m×3.7kW	4 4	— (2) (1)
39	高架水槽	FRP製角形 4000L	1 1	—
40	No.1,2場内排水ポンプ	水中モーターポンプ φ65×0.2m /分×10m×1.5kW	2 2	— 着脱装置付 (1) (1)
41	No.3,4場内排水ポンプ	水中モーターポンプ φ65×0.2m /分×10m×1.5kW	2 2	— 着脱装置付 (1) (1)
42	No.1天井クレーン	手動式天井クレーン (クラブ式) 定格荷重 25t×総合30.5kW	1 1	— 補巻5t
43	No.2天井クレーン	手動式天井クレーン (クラブ式) 定格荷重 25t×総合15m	1 1	— 補巻5t

撤去範囲

A1をA3に縮小


工 事 名	下水道ストックマネジメント事業 大口ポンプ場改築 (スクリーンかす設備外) 工事		
工事場所	松阪市 大口町 地内		
名 称	ポンプ設備フローシート (撤去)		
縮 尺	NON	作成年月日	
工 種	(機械設備)	作 成 者	
松 阪 市		図面番号	M-11

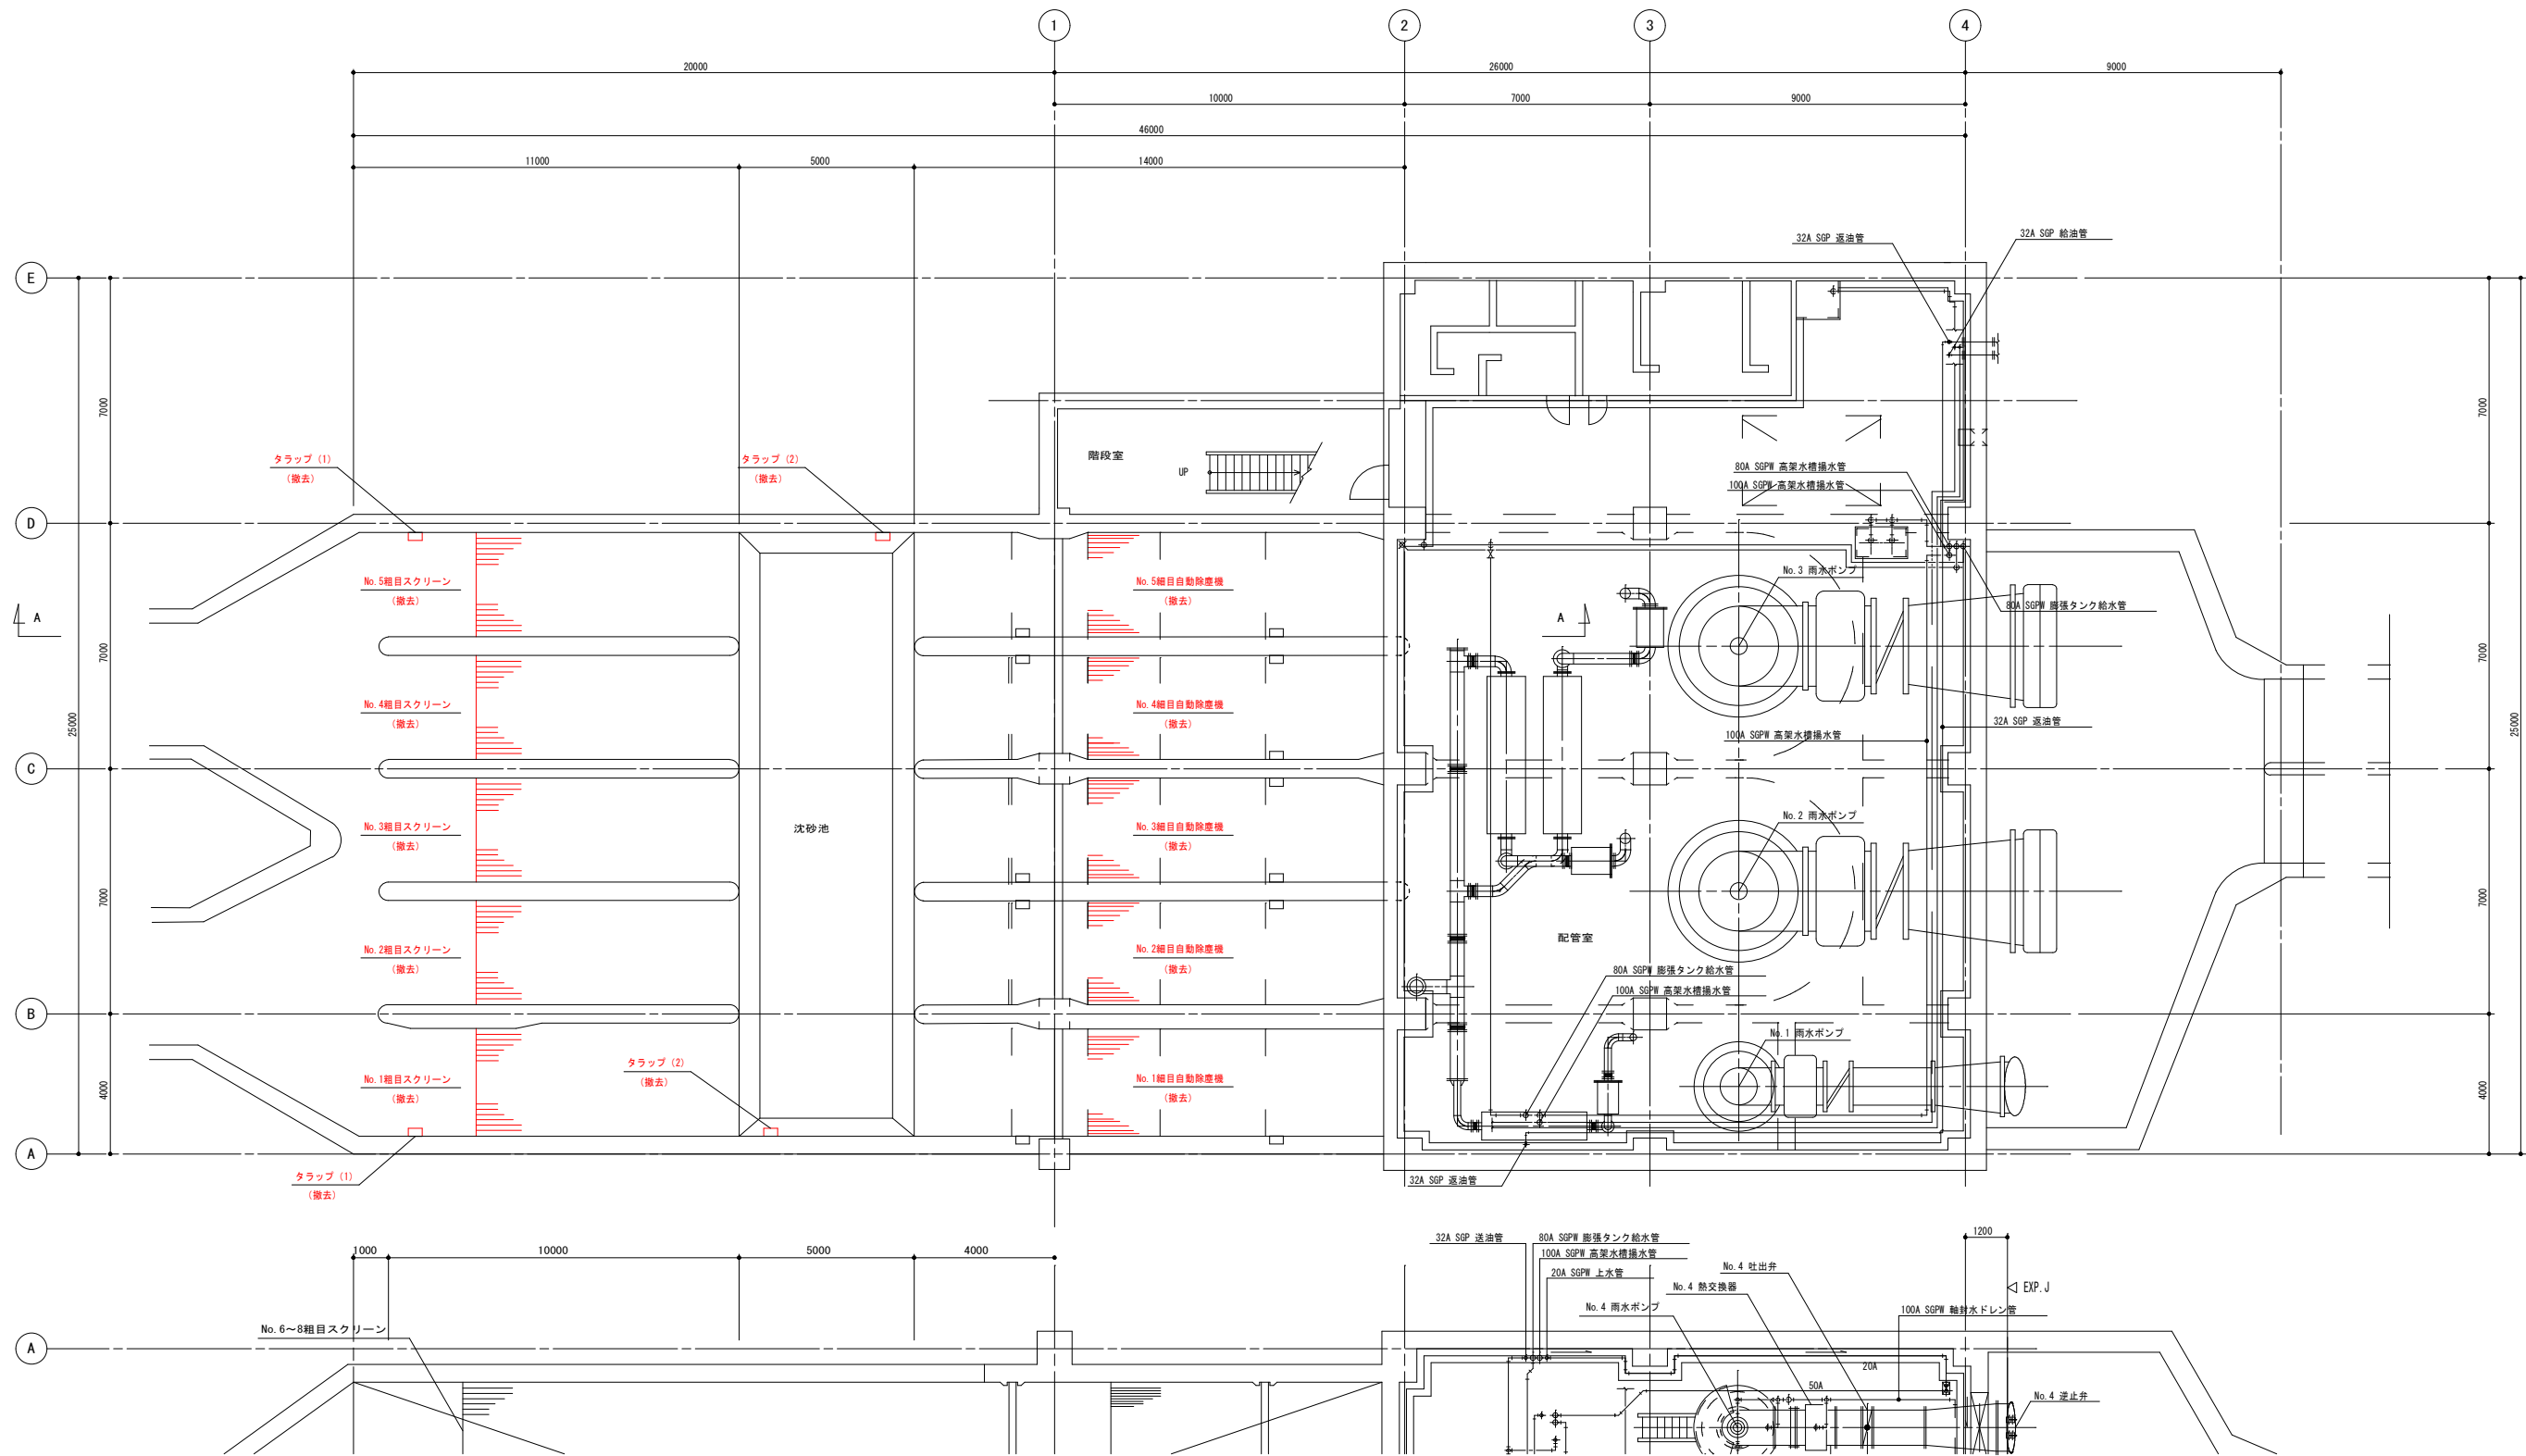

地下1階平面図 1/100

A1をA3に縮小


工 事 名	下水道ストックマネジメント事業		
	大口ポンプ場改築（スクリーンかす設備外）工事		
工事場所	松阪市 大口町 地内		
名 称	既設棟 平面図（1）（撤去）		
縮 尺	1/100	作成年月日	
工 種	（機械設備）	作 成 者	
松 阪 市		図面番号	M-12

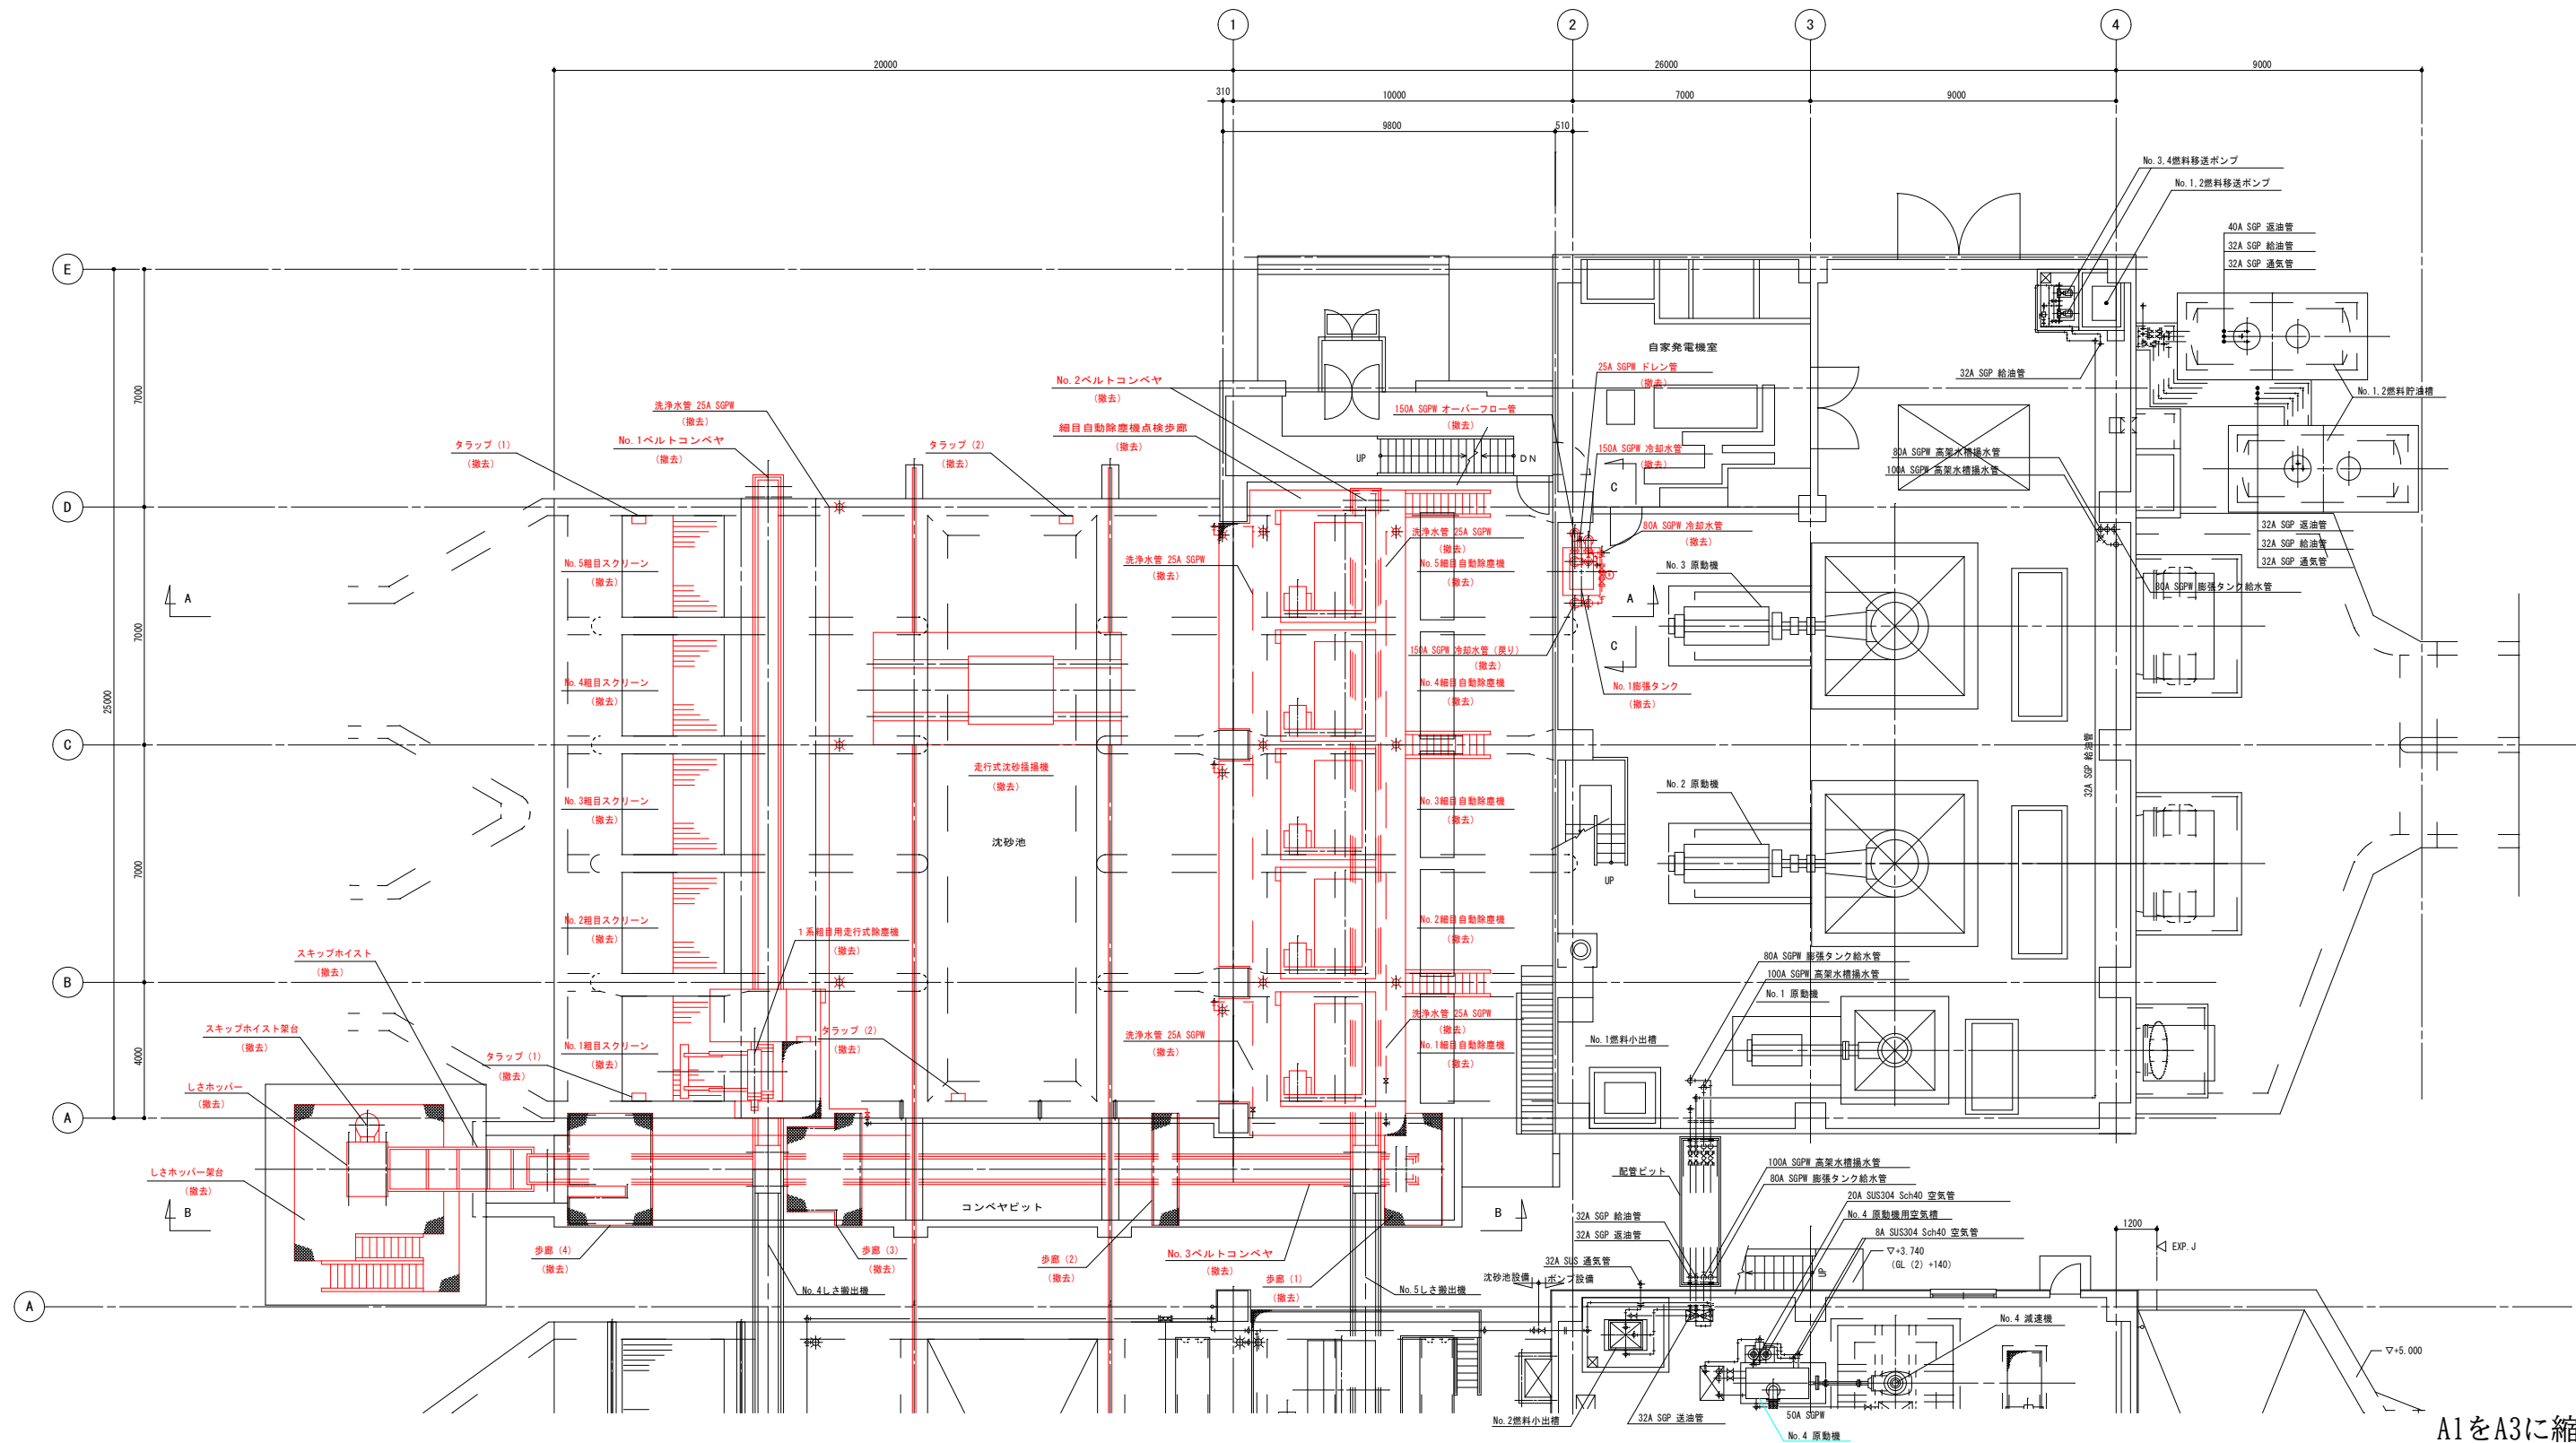


A1をA3に縮小

1階平面図 1/100


工 事 名	下水道ストックマネジメント事業		
	大口ポンプ場改築（スクリーンかす設備外）工事		
工事場所	松阪市 大口町 地内		
名 称	既設棟 平面図（2）（撤去）		
縮 尺	1/100	作成年月日	
工 種	（機械設備）	作 成 者	
松 阪 市		図面番号	M-13

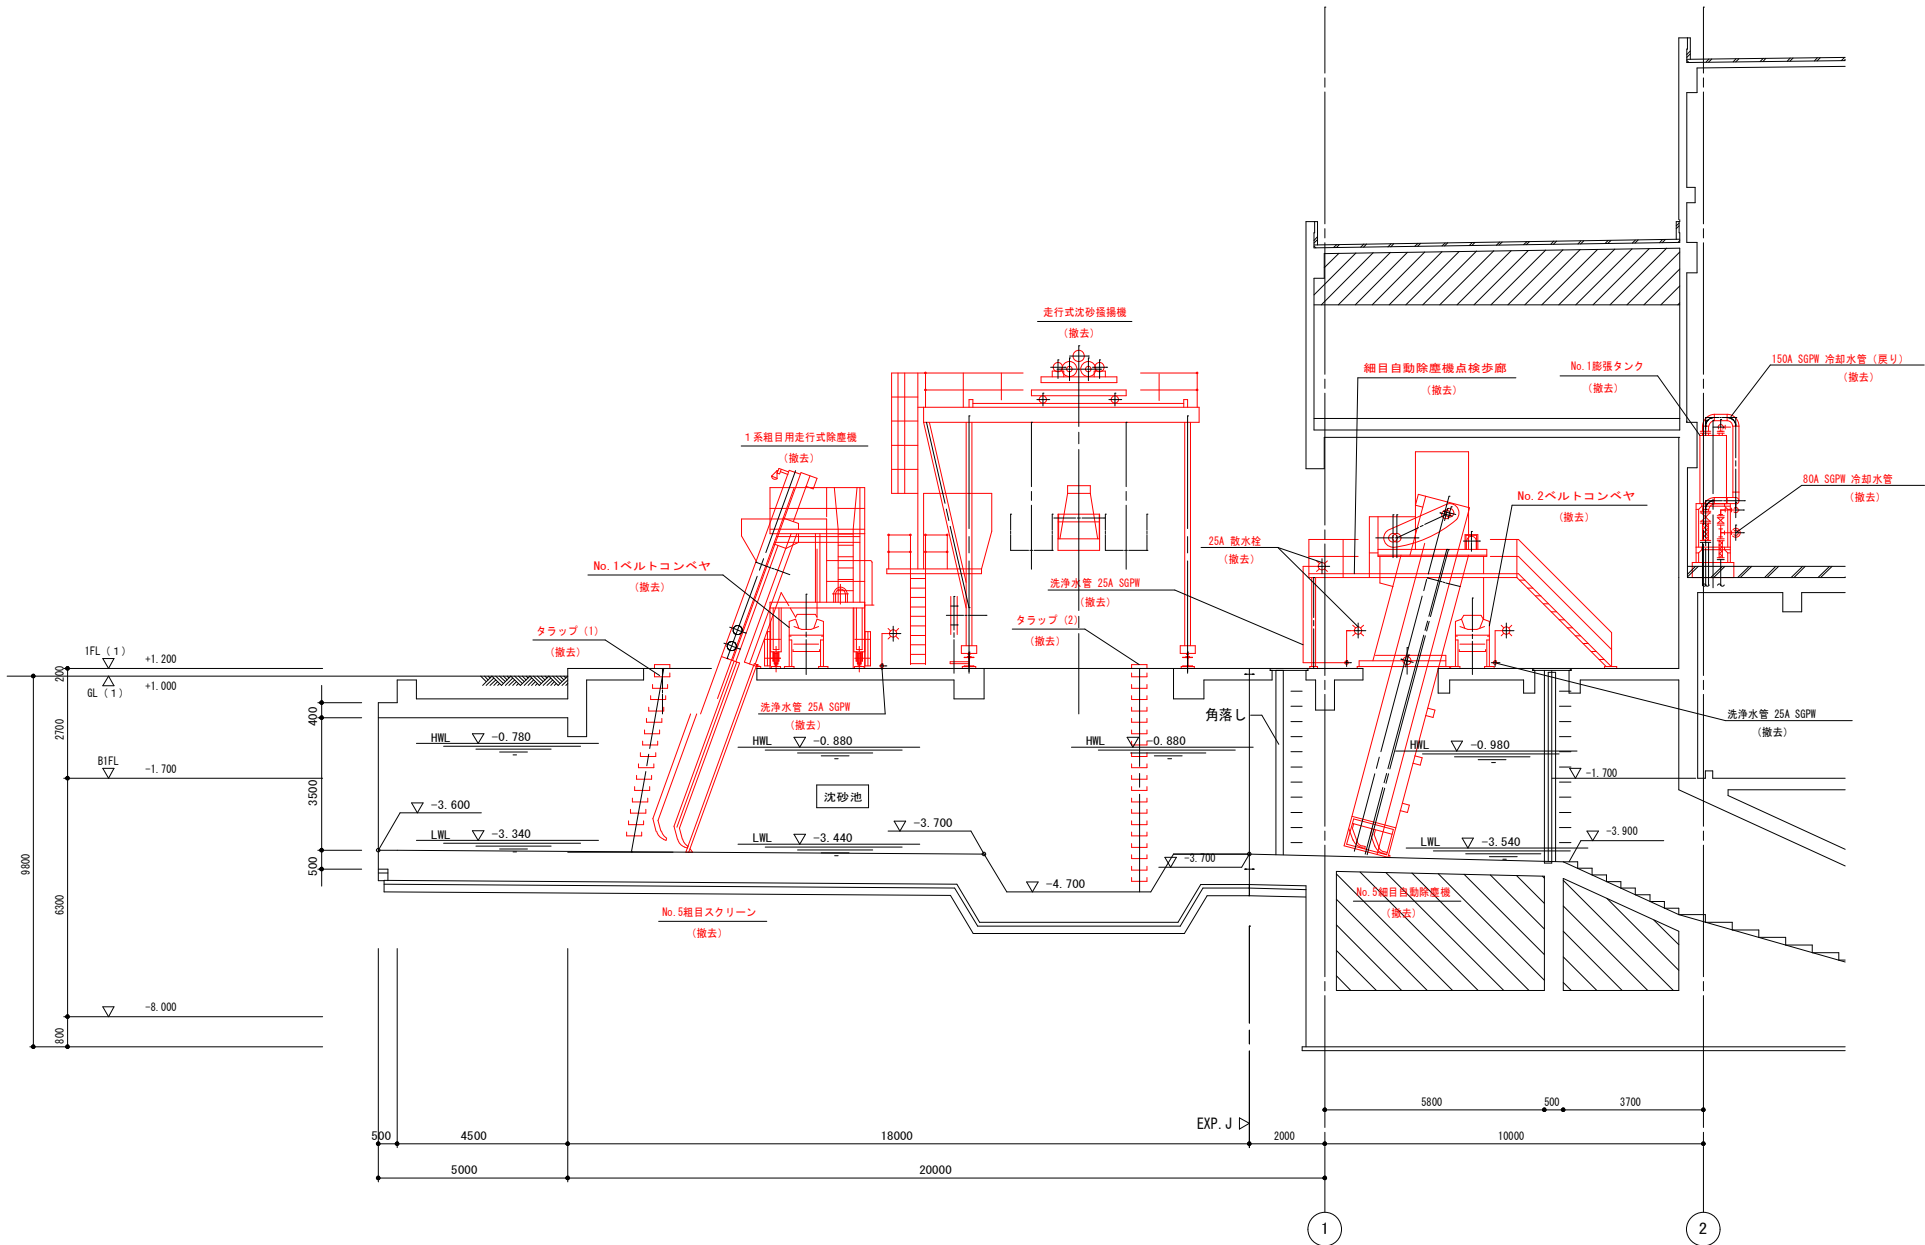

A-A 断面図 1/100

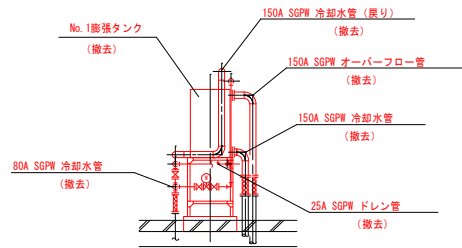


C-C 断面図 1/100

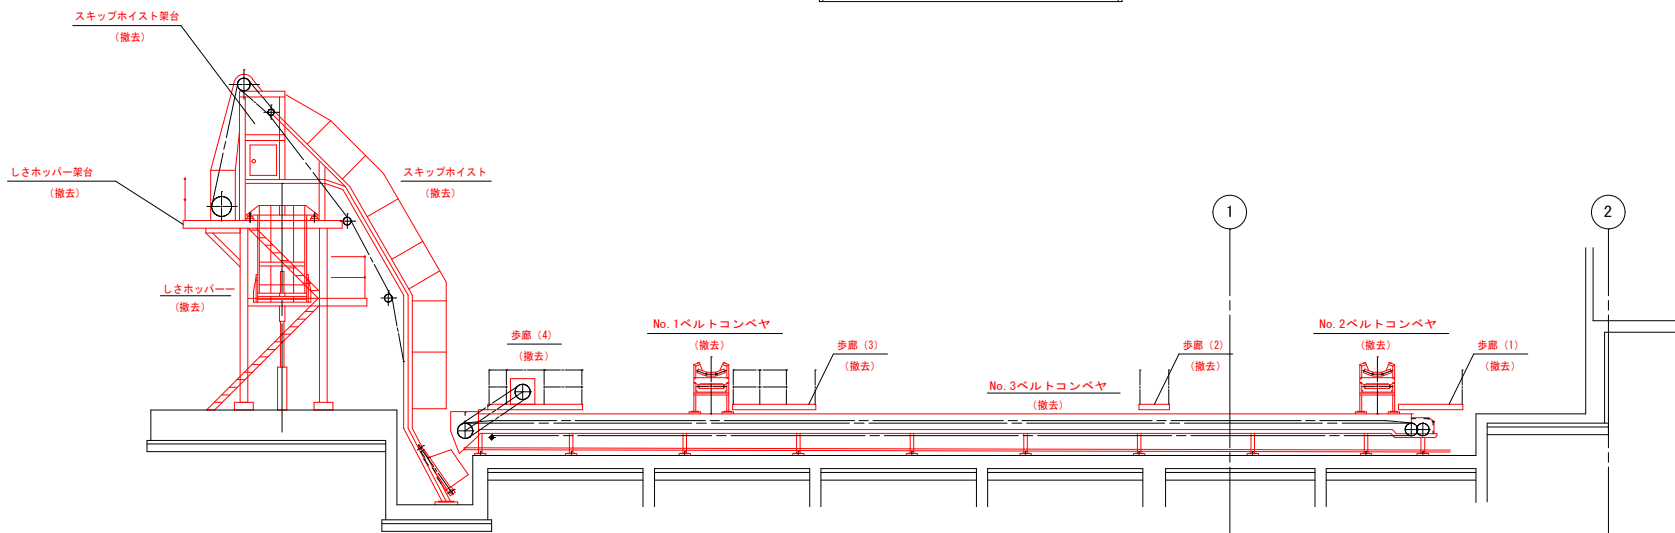

B-B 断面図 1/100

A1をA3に縮小


工 事 名	下水道ストックマネジメント事業 大口ポンプ場改築（スクリーンかす設備外）工事		
工事場所	松阪市 大口町 地内		
名 称	断面図（撤去）		
縮 尺	1/100	作成年月日	
工 種	（機械設備）	作 成 者	
松 阪 市	図面番号	M-14	

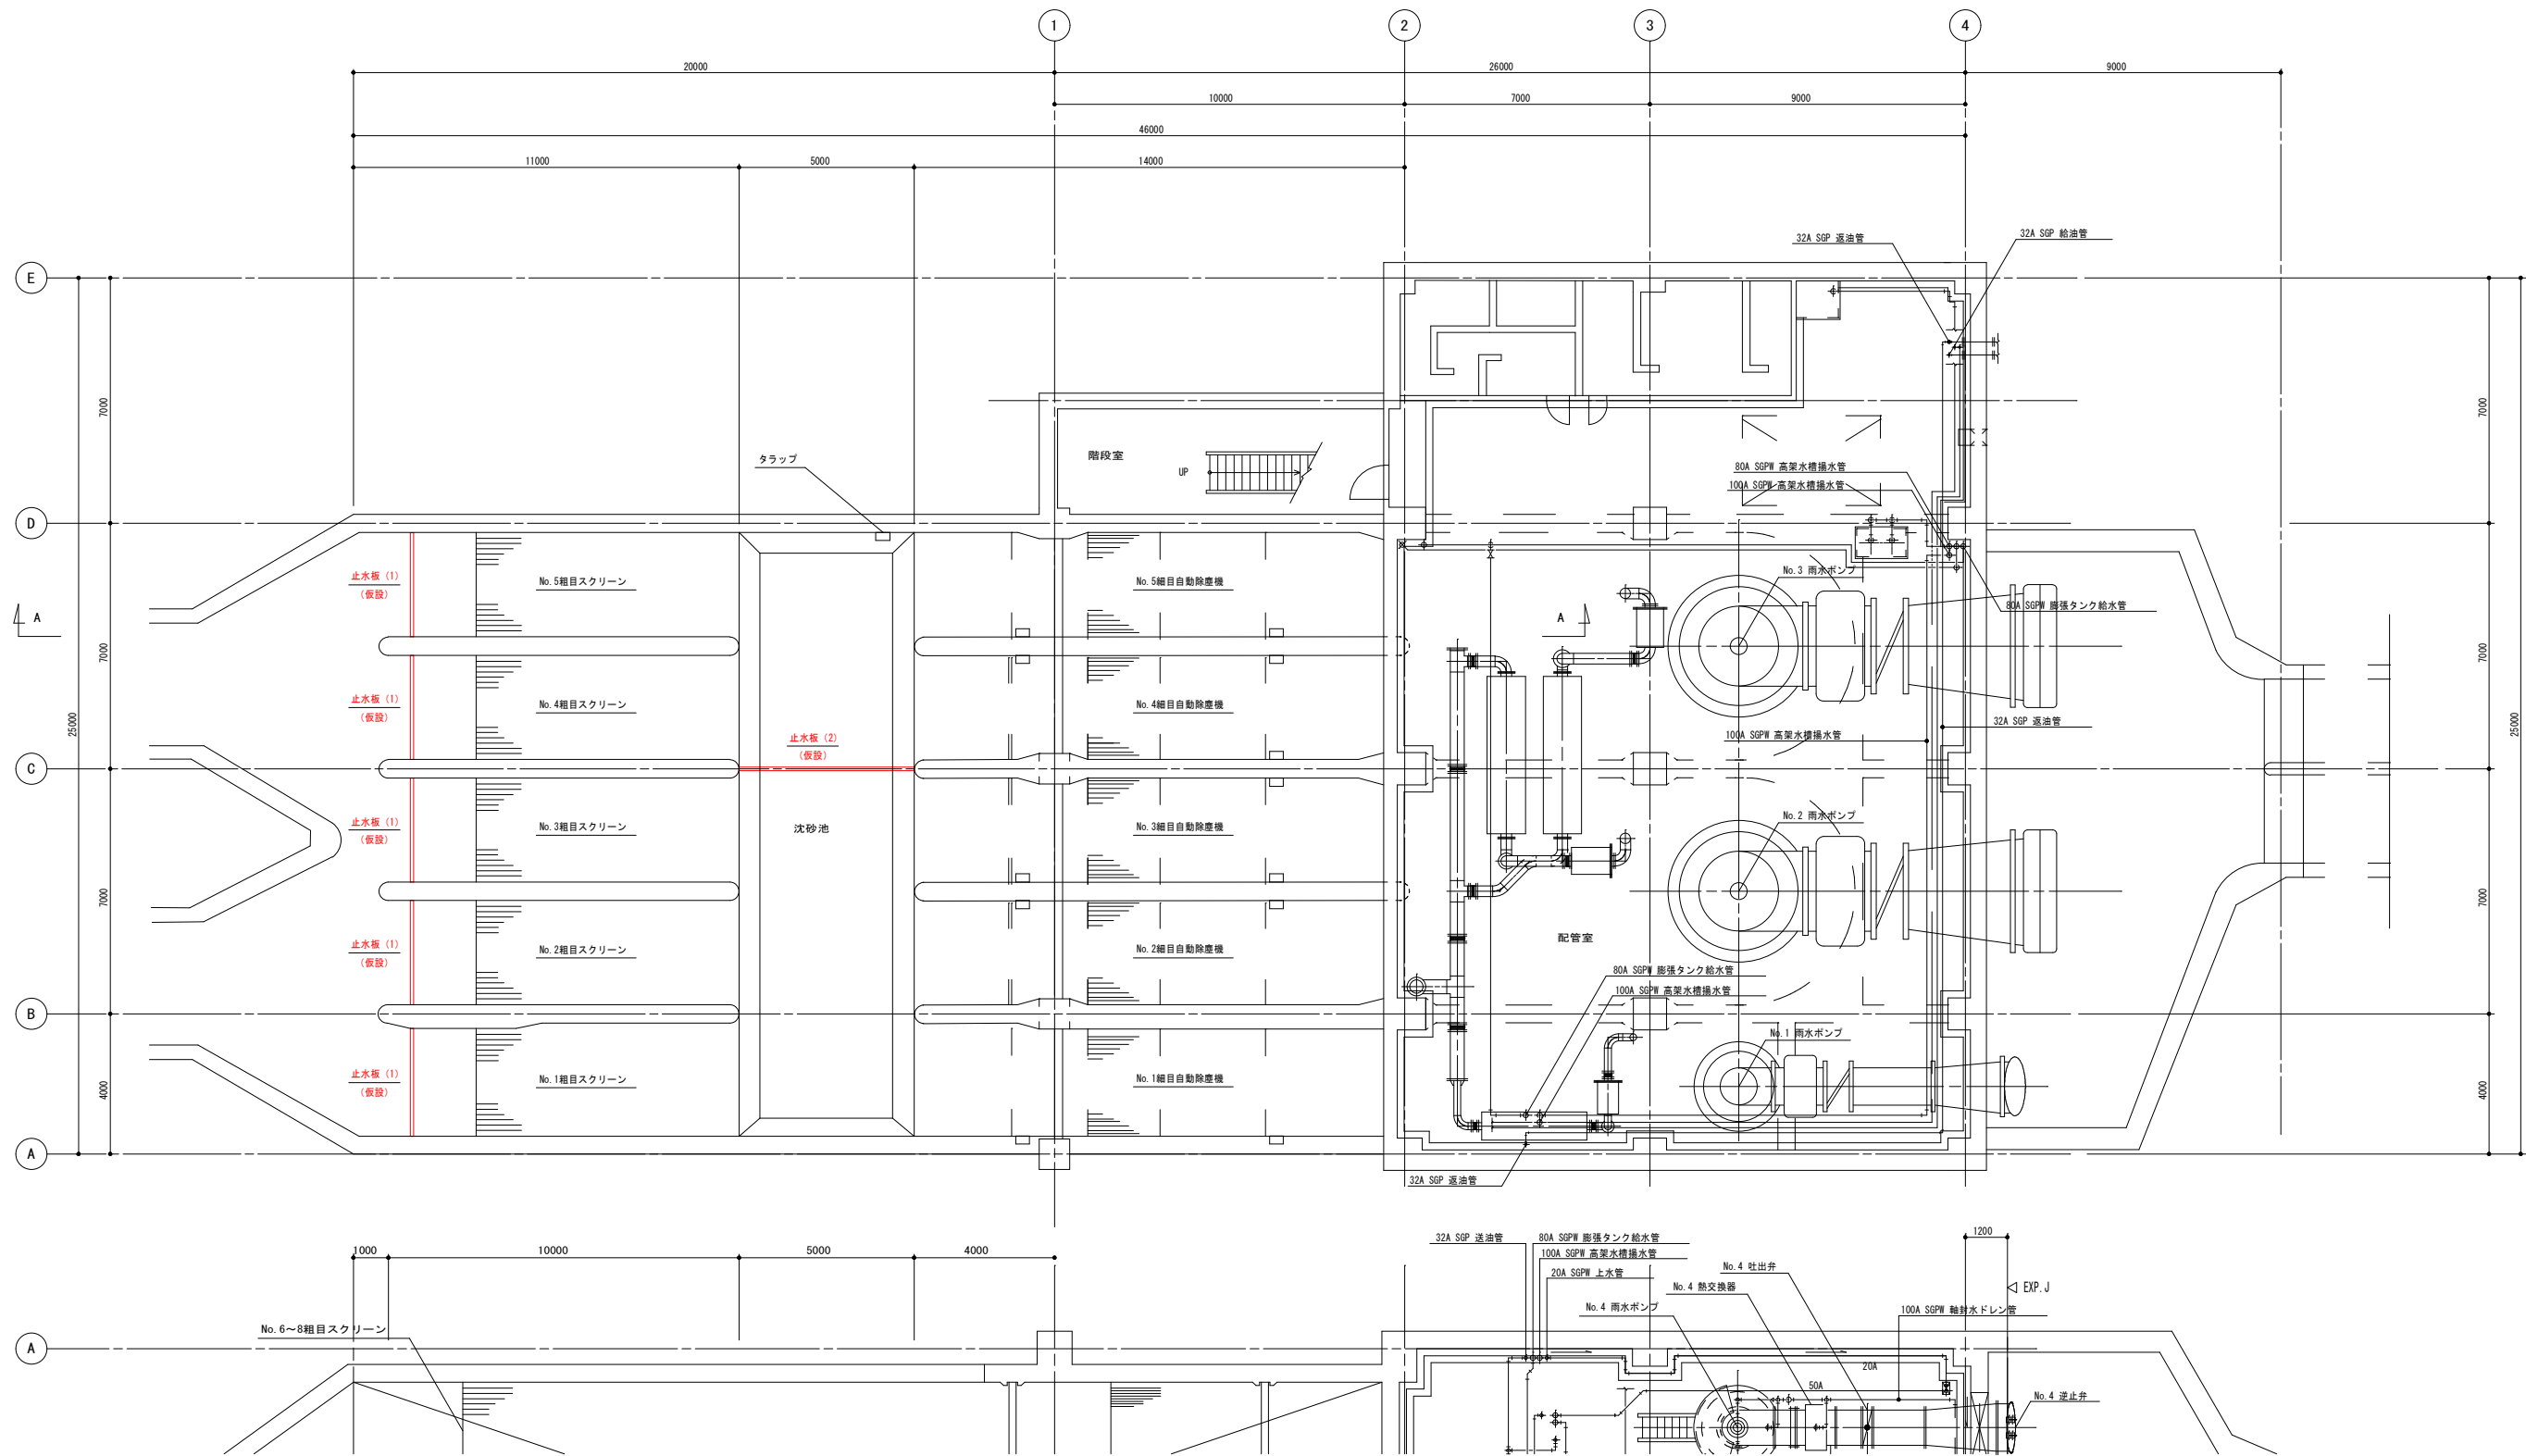

地下1階平面図 1/100

A1をA3に縮小

工 事 名	下水道ストックマネジメント事業		
	大口ポンプ場改築（スクリーンかす設備外）工事		
工事場所	松阪市 大口町 地内		
名 称	既設棟 平面図（仮設）		
縮 尺	1/100	作成年月日	
工 種	（機械設備）	作 成 者	
松 阪 市		図面番号	M-15

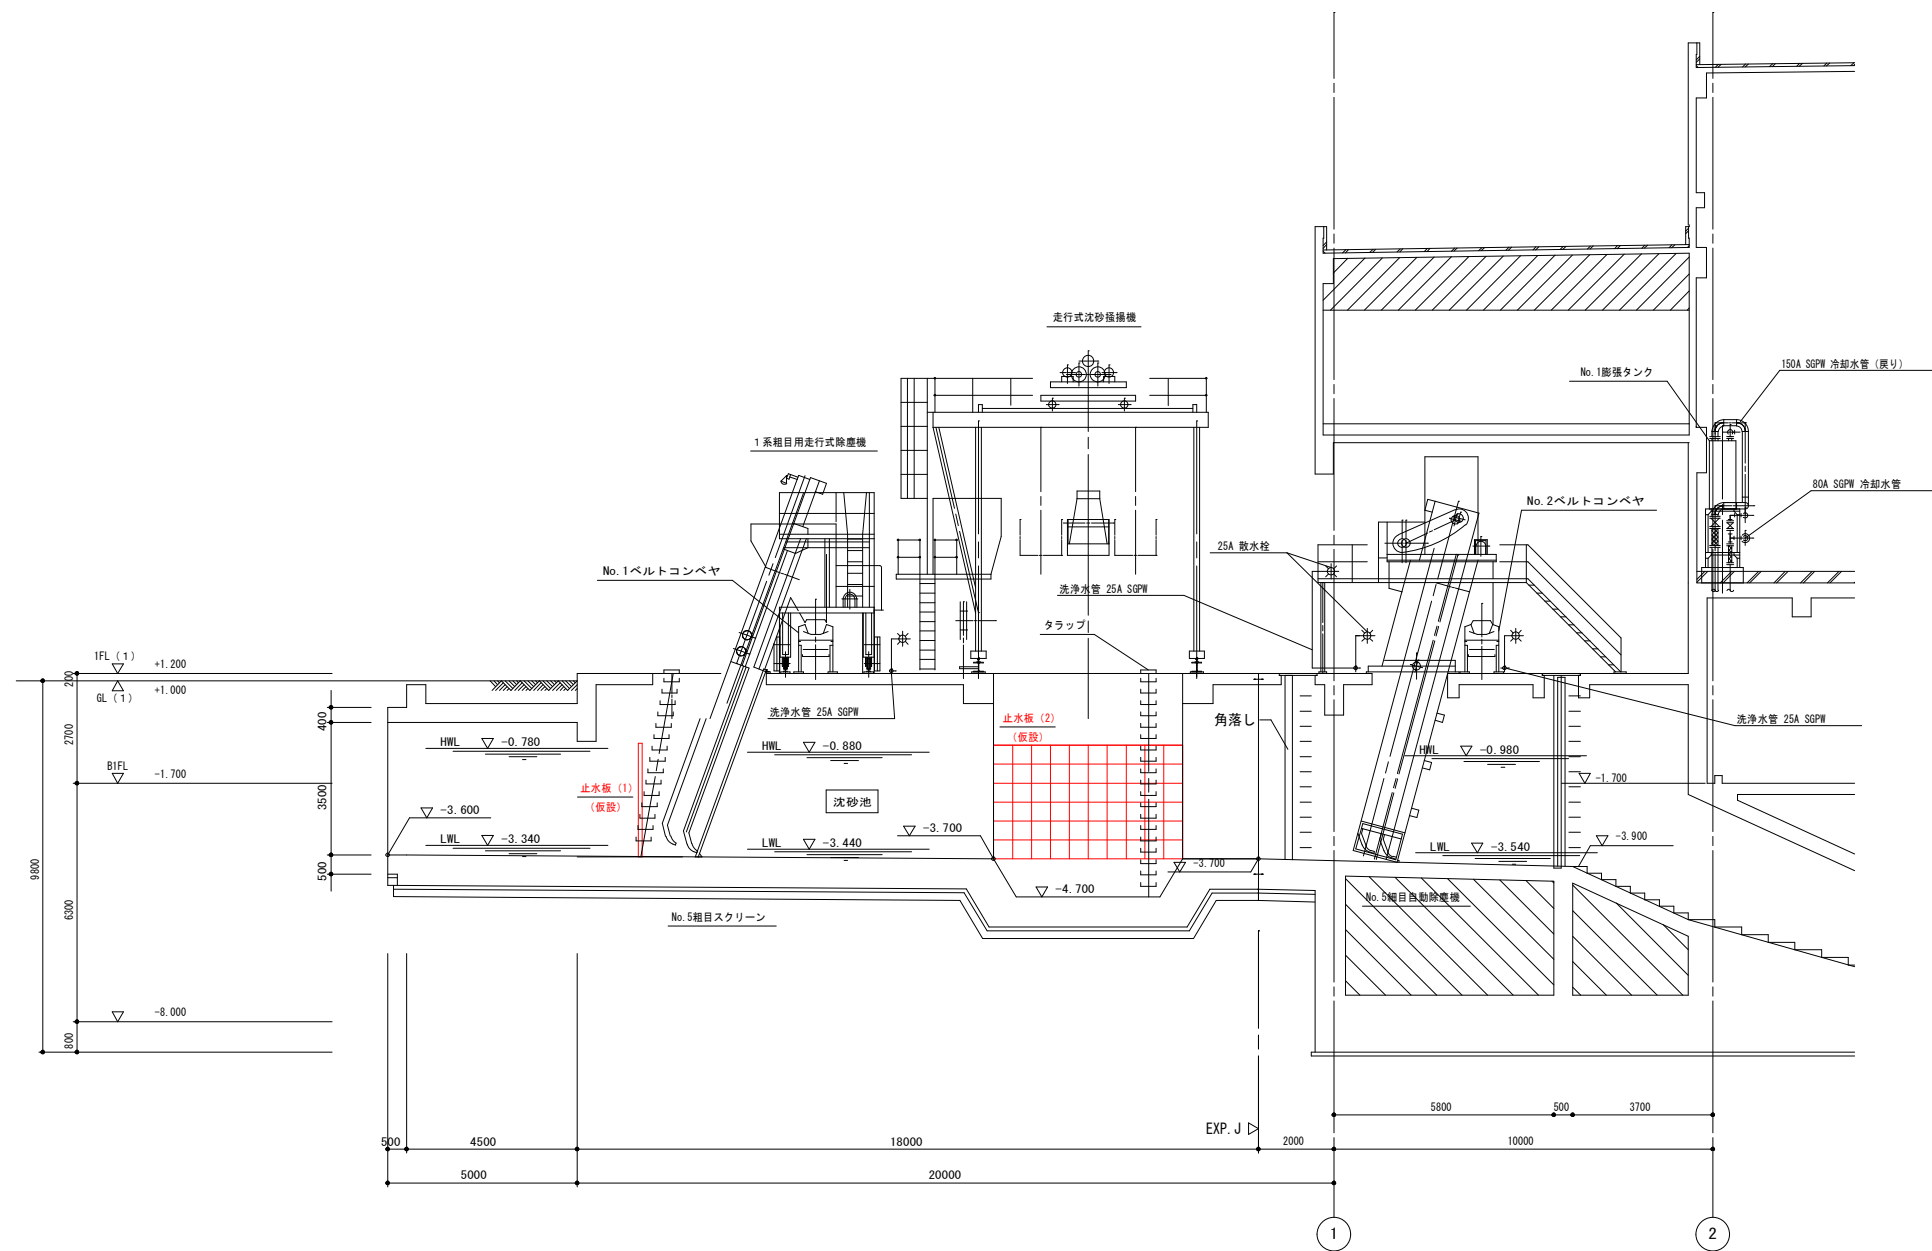


A1をA3に縮小

工 事 名	下水道ストックマネジメント事業		
	大口ポンプ場改築（スクリーンかす設備外）工事		
工事場所	松阪市 大口町 地内		
名 称	断面図（仮設）		
縮 尺	1/100	作成年月日	
工 種	（機械設備）	作 成 者	
松 阪 市		図面番号	M-16

全体平面図

S=1: 500(A3)

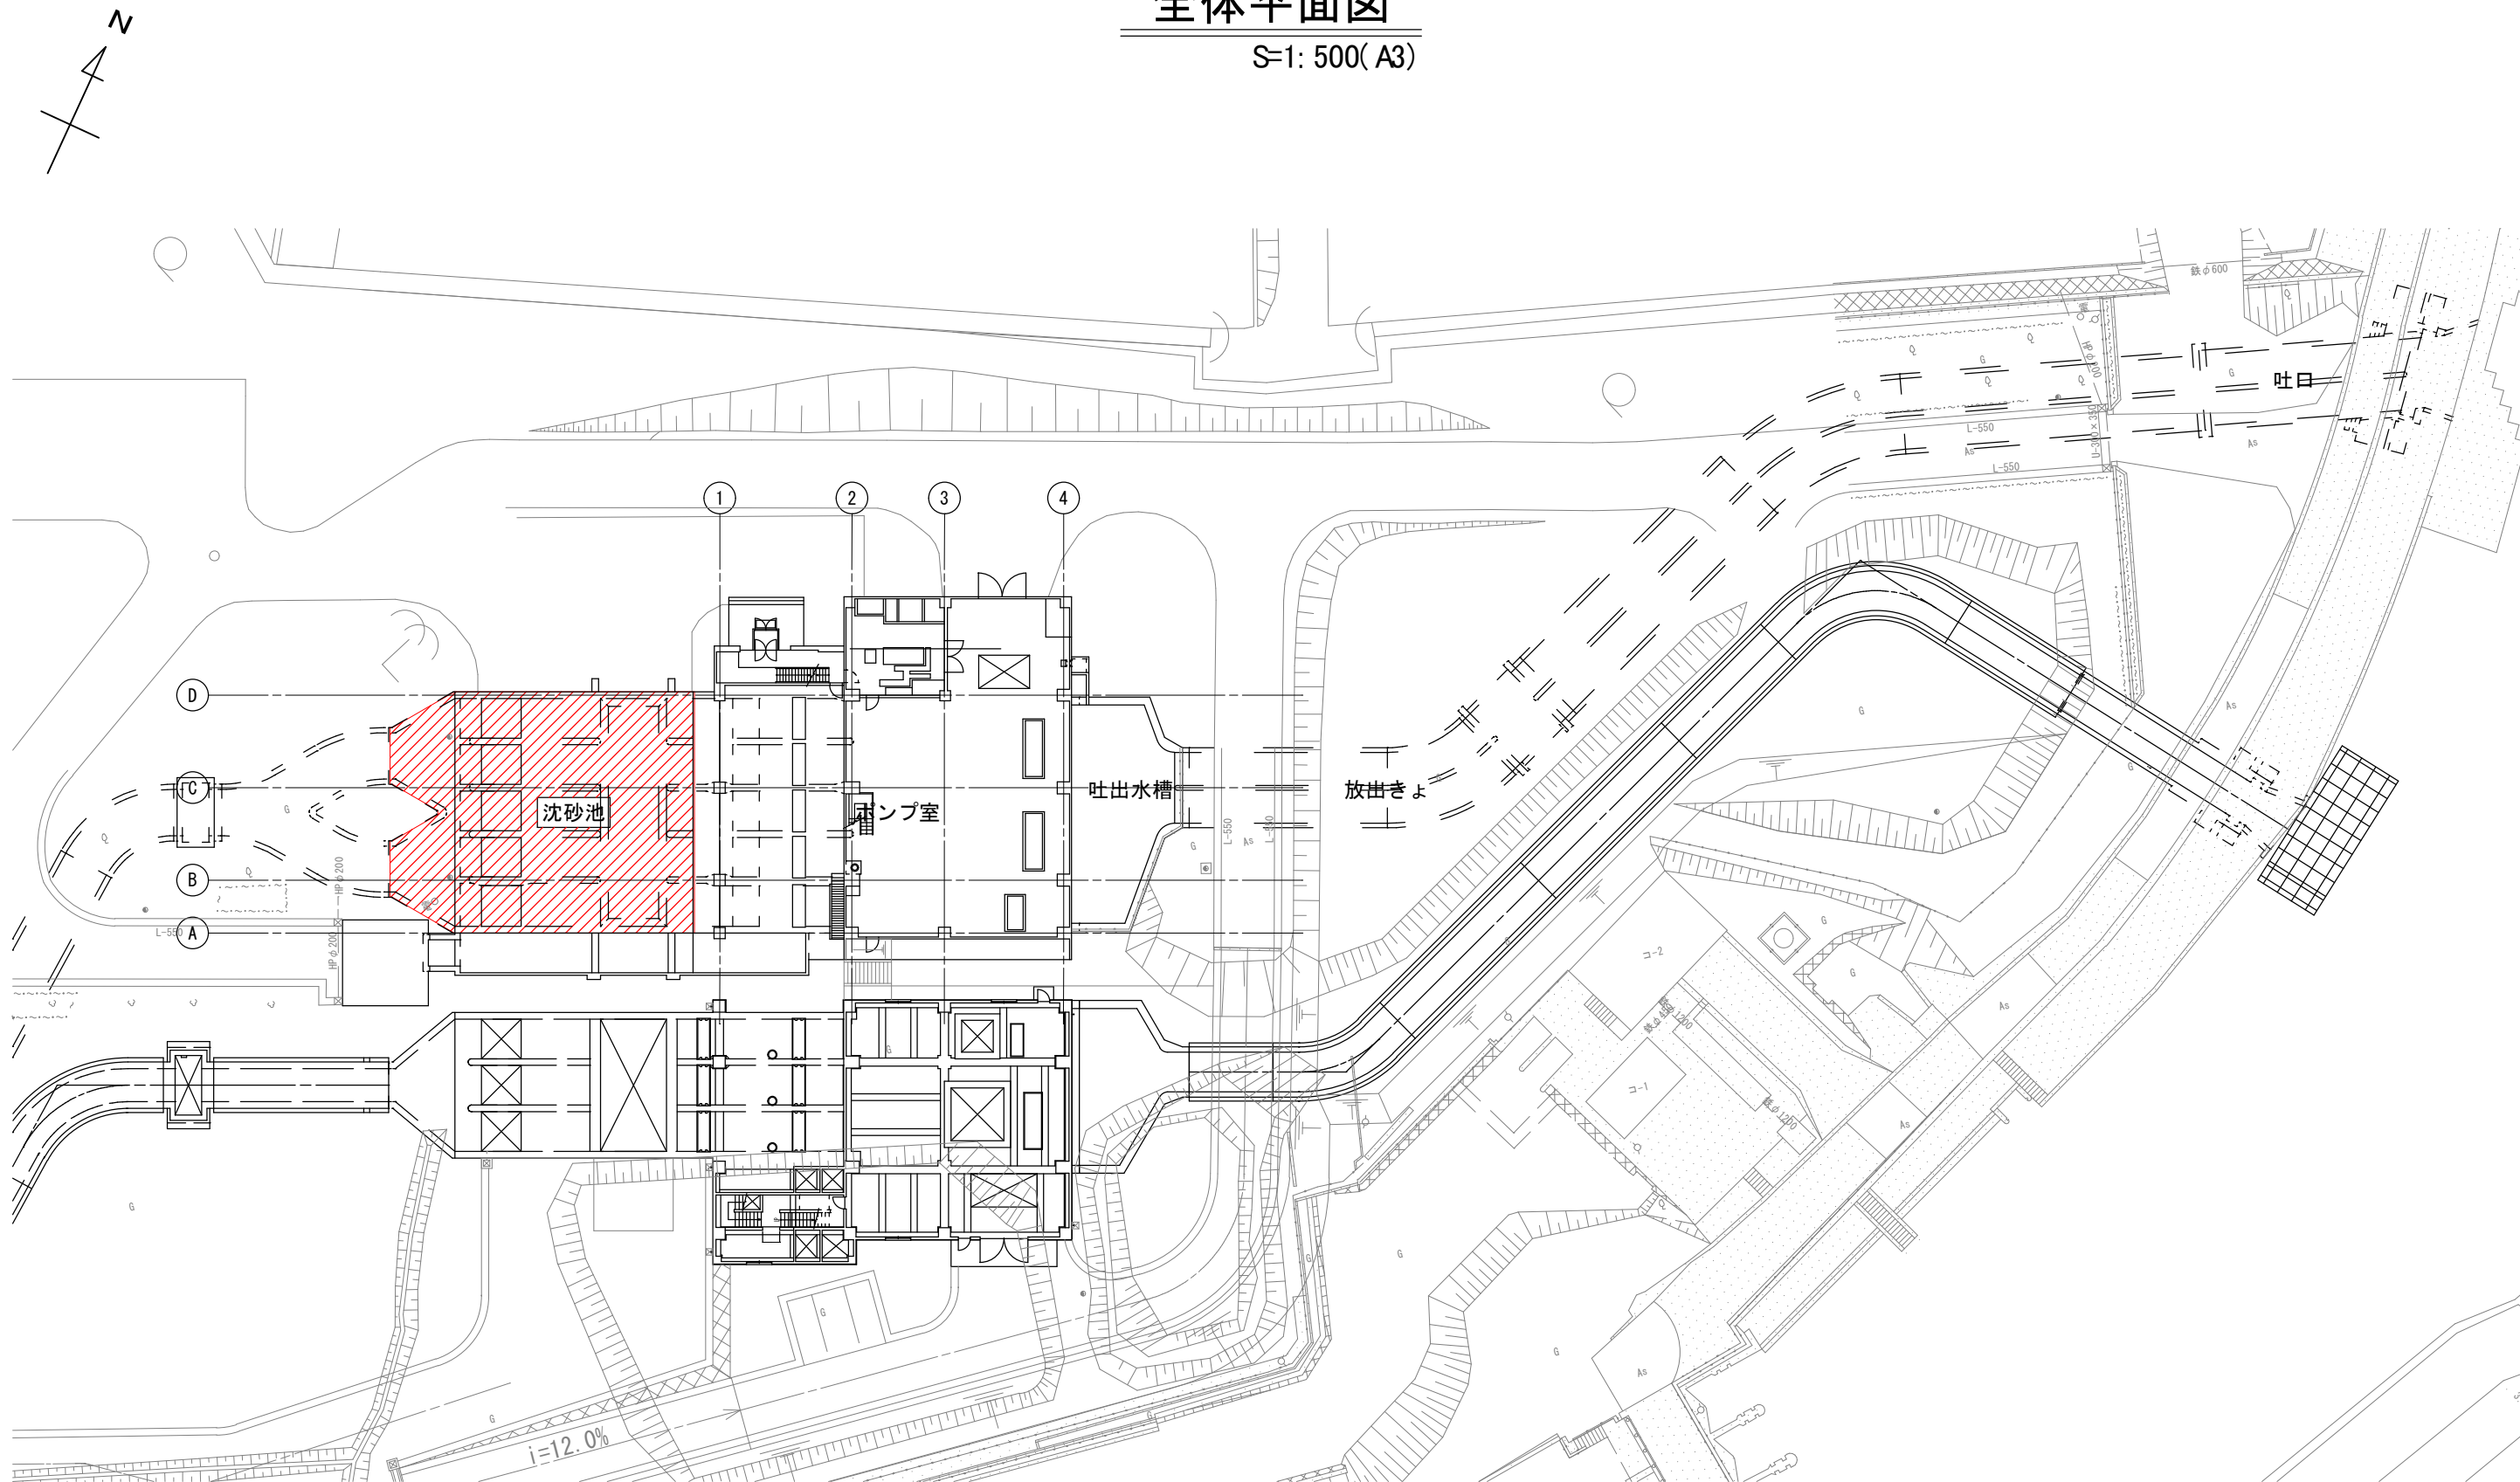



 : 対象施設(沈砂池)

工 事 名	下水道ストックマネジメント事業		
	大口ポンプ場改築（スクリーンかす設備外）工事		
工事場所	松阪市 大口町 地内		
名 称	全体平面図		
縮 尺	1/500	作成年月日	
工 種	(土木)	作 成 者	
松 阪 市	図面番号	C-1	

沈砂池 耐震補強計画図


Σ1: 150(A3)

沈砂池底版 平面図

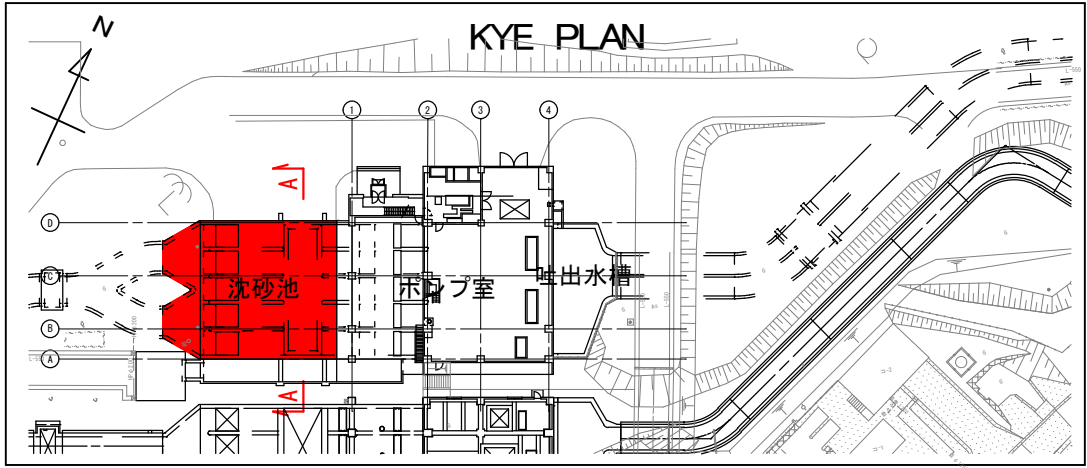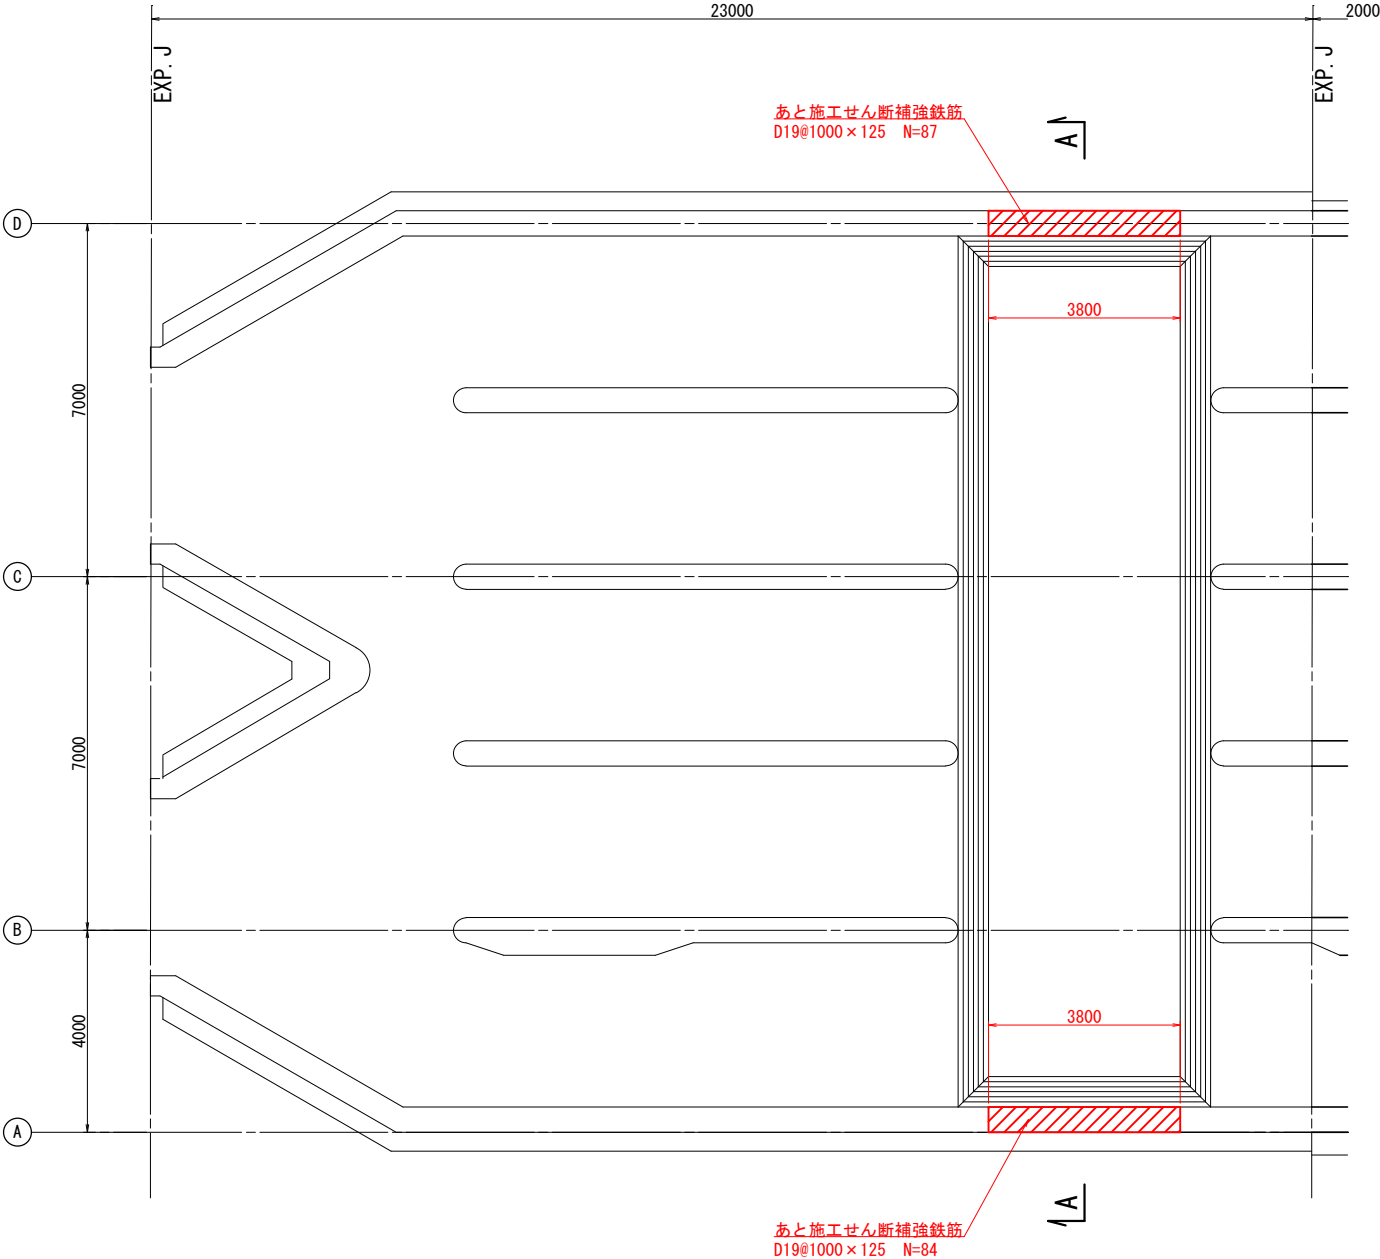

断面図

A-A

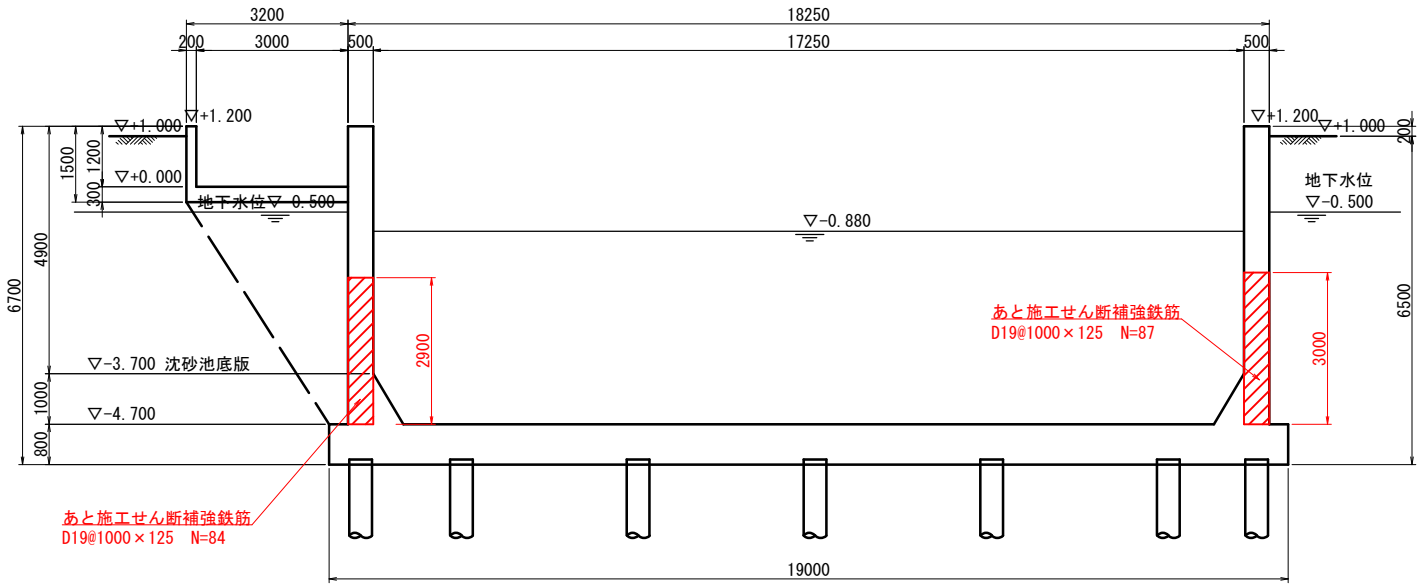


：耐震補強箇所
(あと施工せん断補強鉄筋挿入工法)

工 事 名	下水道ストックマネジメント事業 大口ポンプ場改築（スクリーンかす設備外）工事		
工事場所	松阪市 大口町 地内		
名 称	沈砂池 耐震補強計画図		
縮 尺	1/150	作成年月日	
工 種	(土木)	作 成 者	
松 阪 市	図面番号	C-2	


沈砂池 耐震補強詳細図(1)

S=1: 50(A3)


沈砂池底版 平面図
D通り

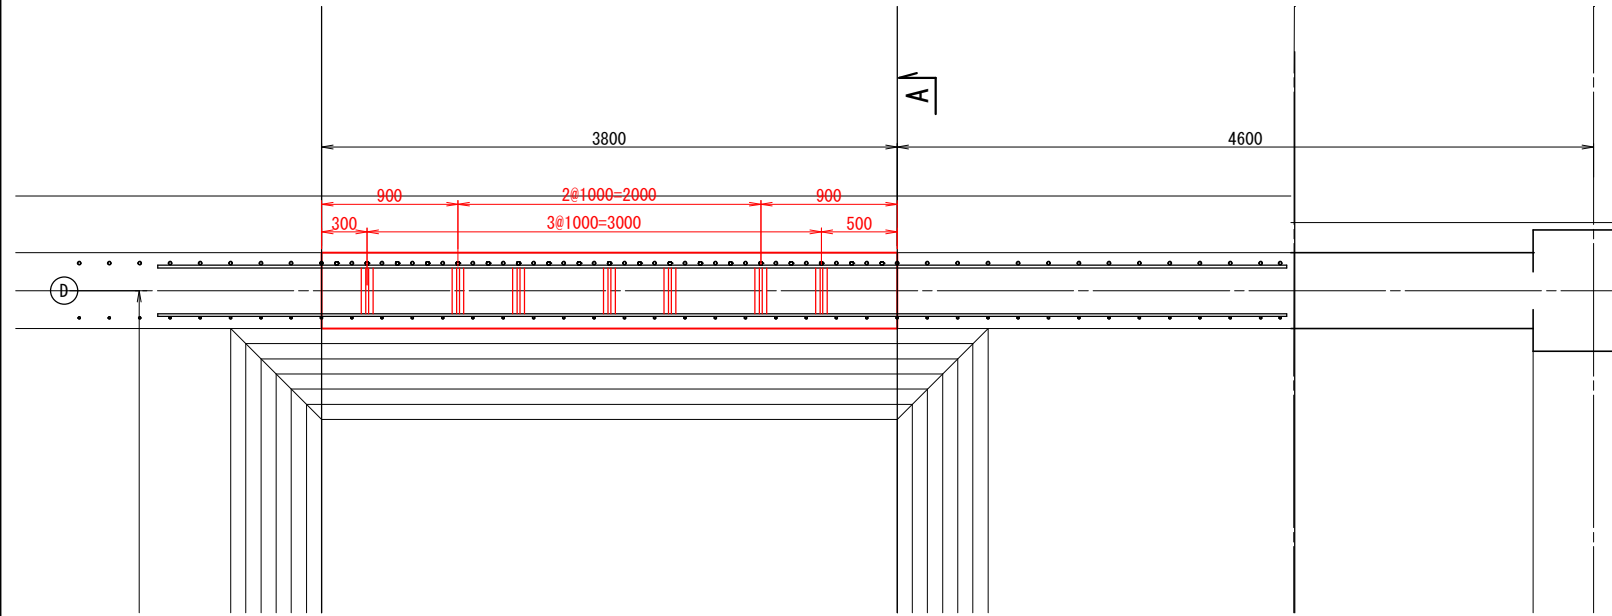


沈砂池底版平面図
A通り

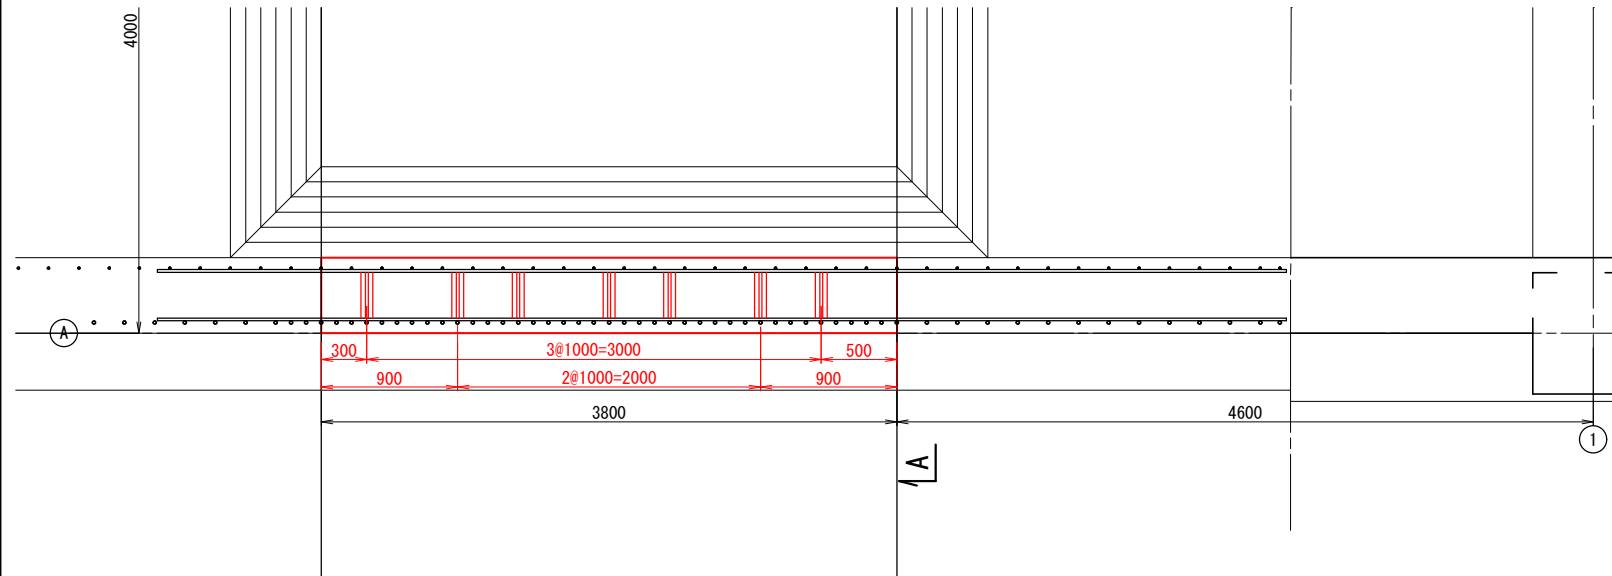


A-A 断面図
A通り

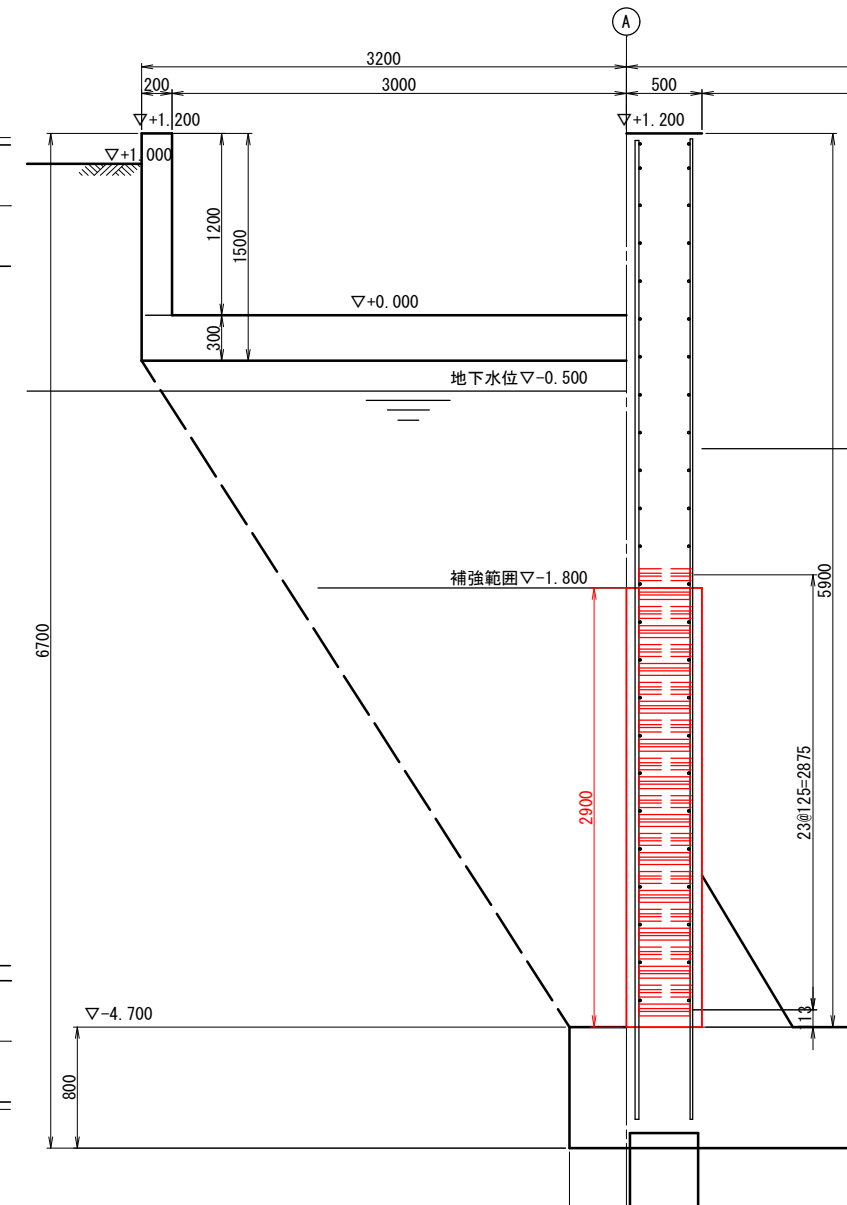

A-A 断面図
D通り

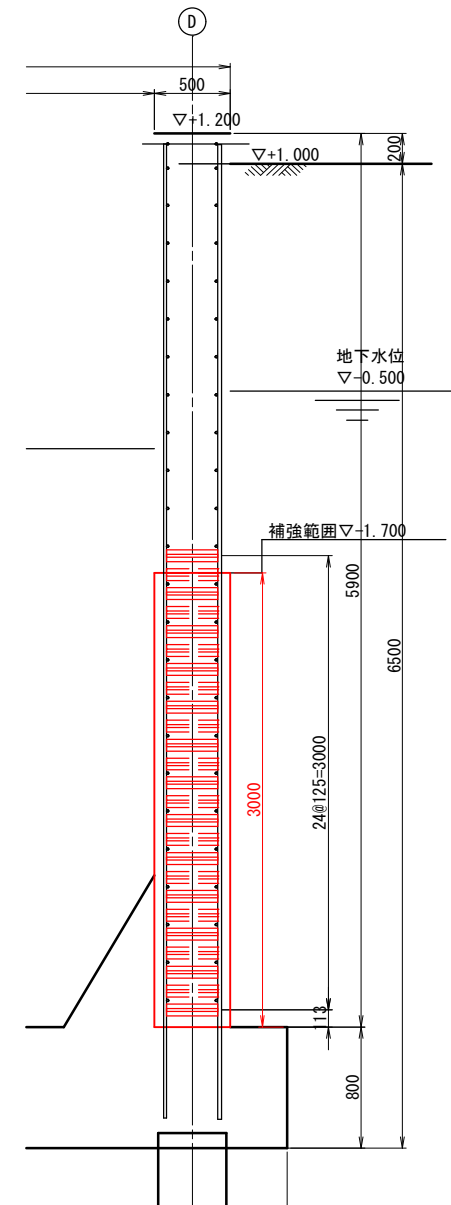

KYE PLAN

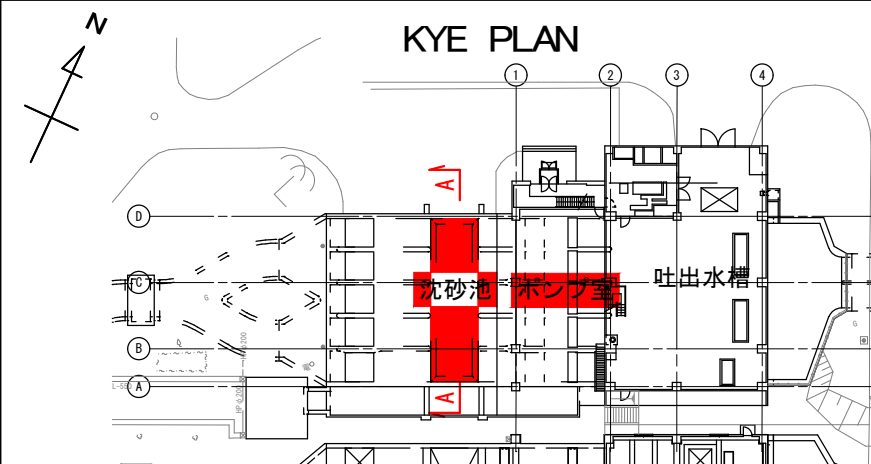

 : 耐震補強
(あと施工せん断補強鉄筋挿入工法)



※既設コンクリート削孔は、鉄筋探査のうえ実施すること。
既設鉄筋と干渉する場合は、監督員の承認を得て変更すること。
背面側は水路箇所である。
部材貫通防止のため、削孔時は監督員立会いのもと細心の注意を払うこと。

工 事 名	下水道ストックマネジメント事業 大口ポンプ場改築（スクリーンかす設備外）工事		
工事場所	松阪市 大口町 地内		
名 称	沈砂池 耐震補強詳細図(1)		
縮 尺	1/50	作成年月日	
工 種	(土木)	作 成 者	
松 阪 市	図面番号	C-3	

沈砂池 耐震補強詳細図(2)

S=1: 50(A3)

沈砂池底版 展開図

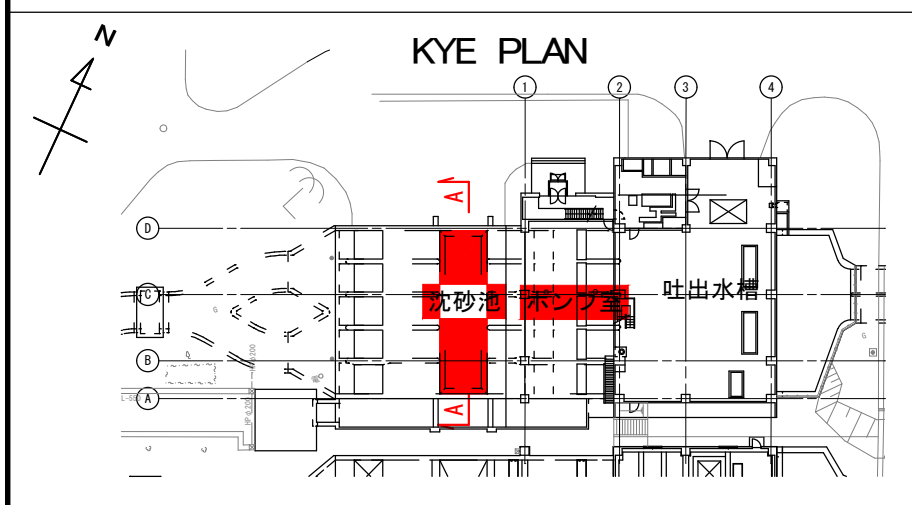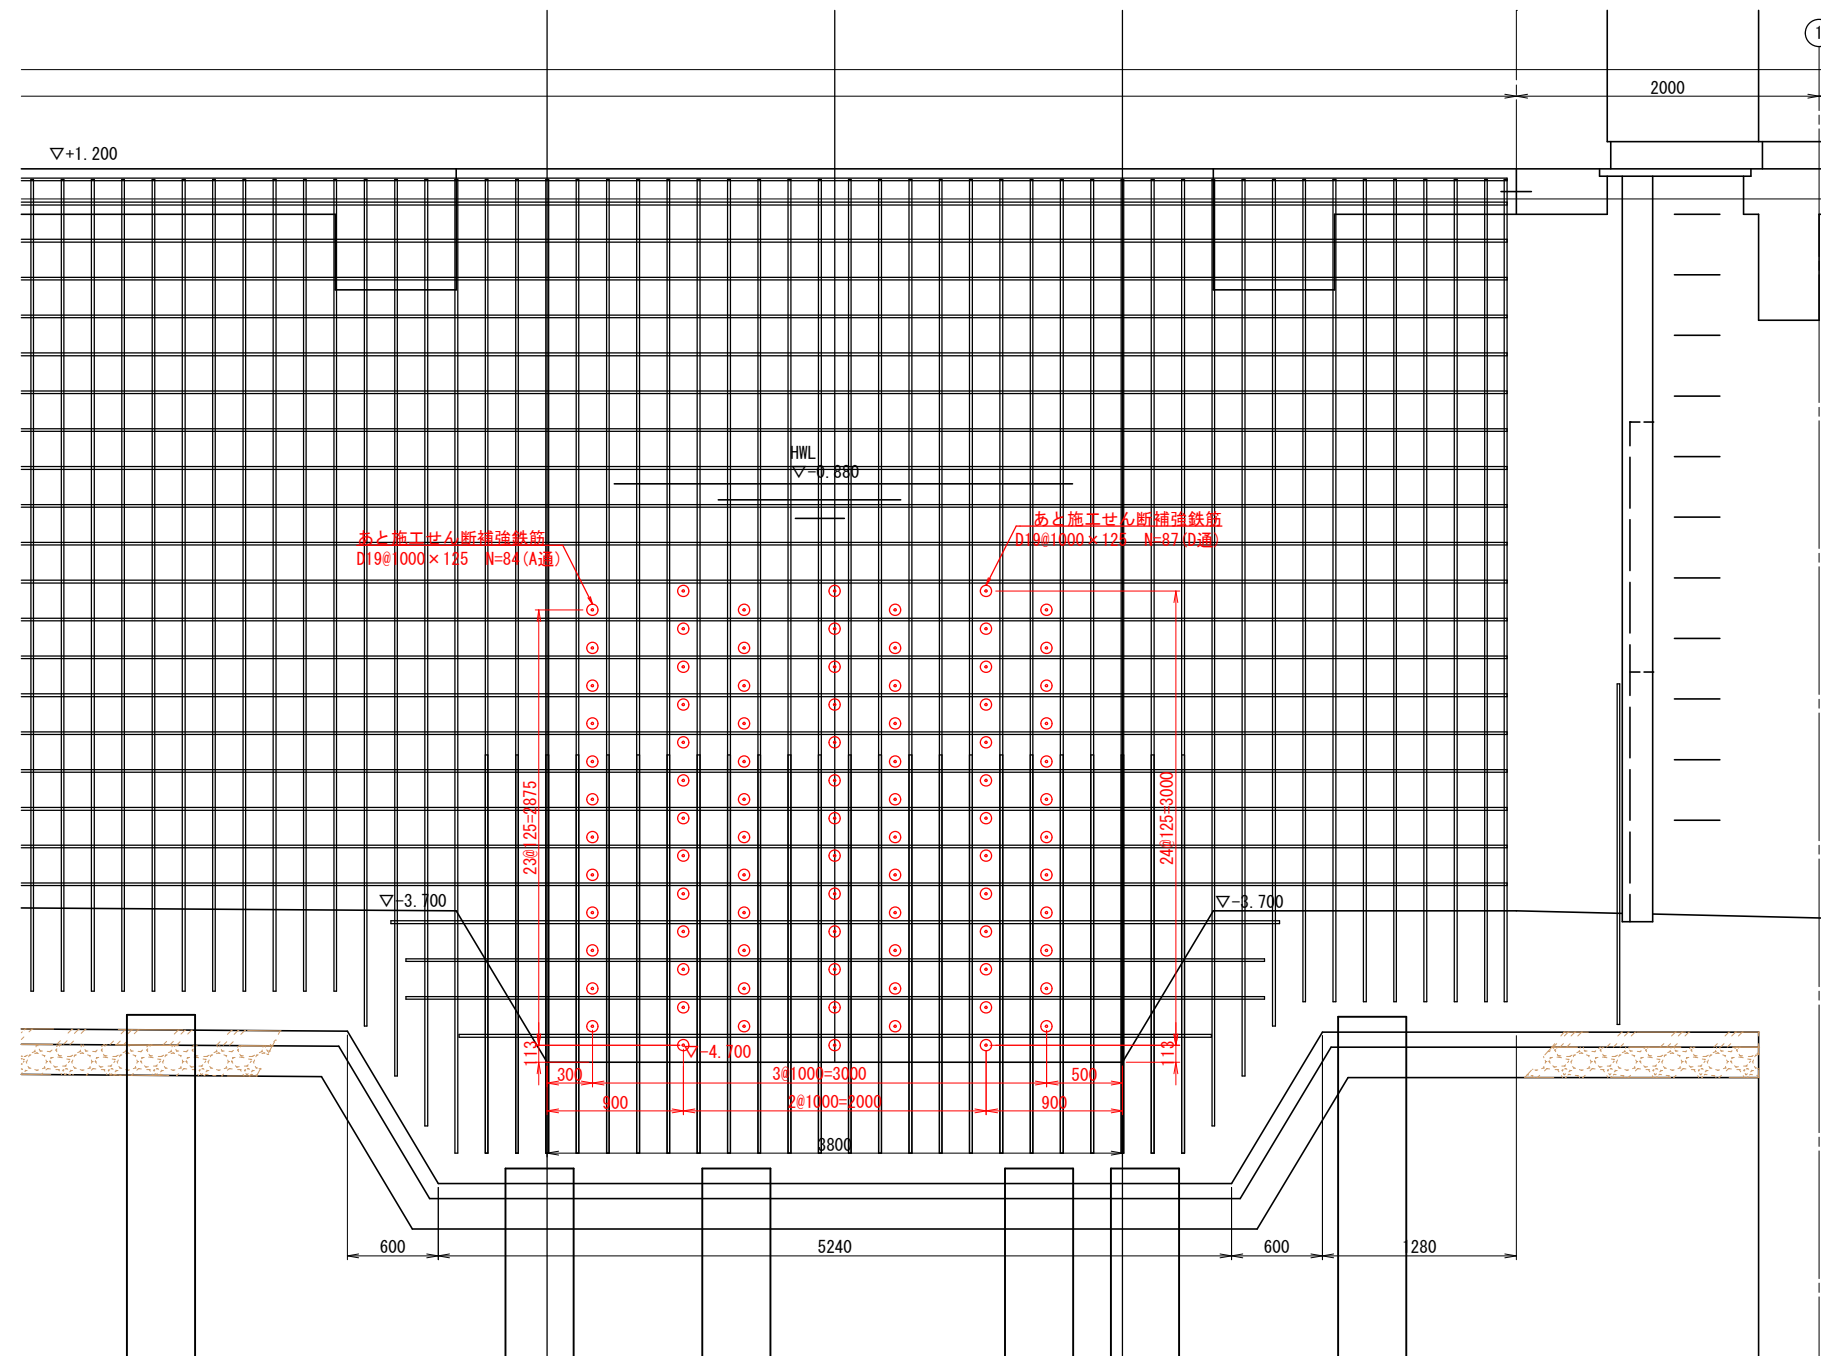


：耐震補強
(あと施工せん断補強鉄筋挿入工法)

工 事 名	下水道ストックマネジメント事業 大口ポンプ場改築（スクリーンかす設備外）工事		
工事場所	松阪市 大口町 地内		
名 称	沈砂池 耐震補強計画図		
縮 尺	1/50	作成年月日	
工 種	(土木)	作 成 者	
松 阪 市	図面番号	C-4	


沈砂池 耐震補強付帯工図(1)

S=1: 50(A3)


沈砂池底版 平面図
D通り

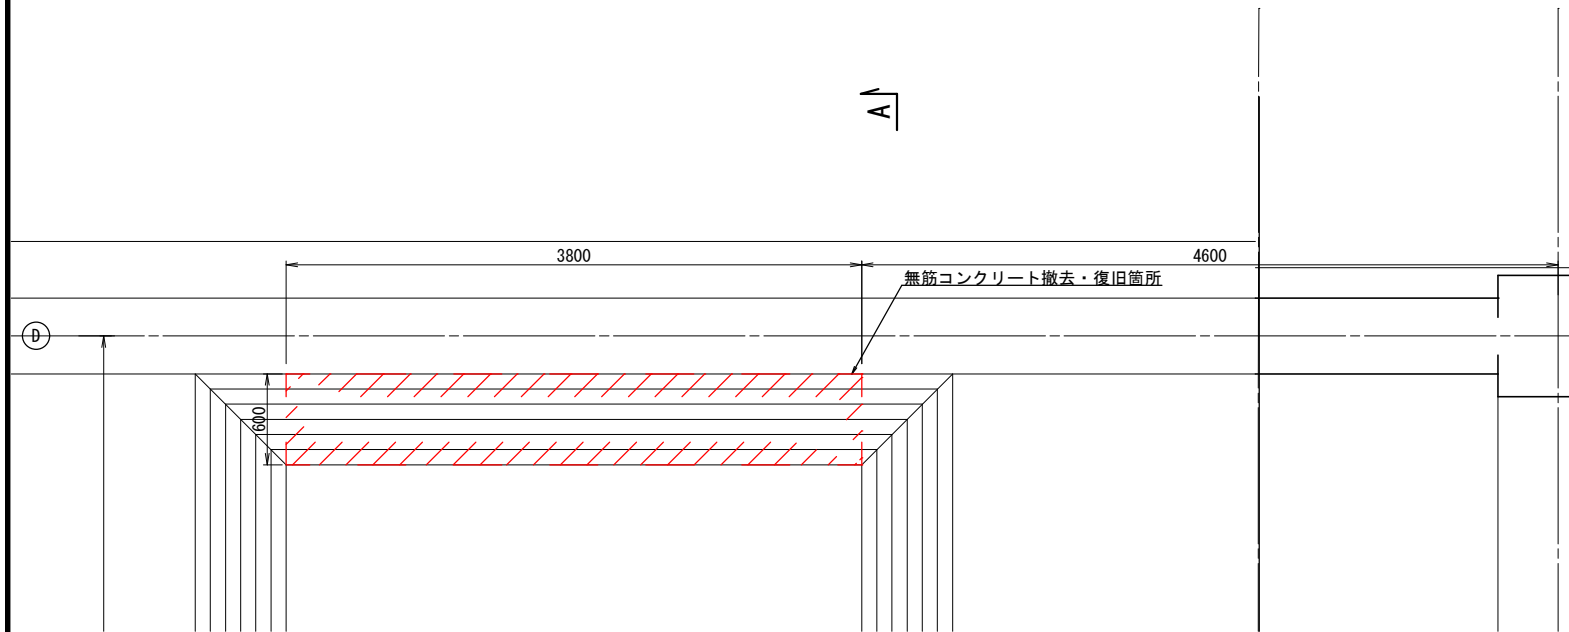



沈砂池底版平面図
A通り

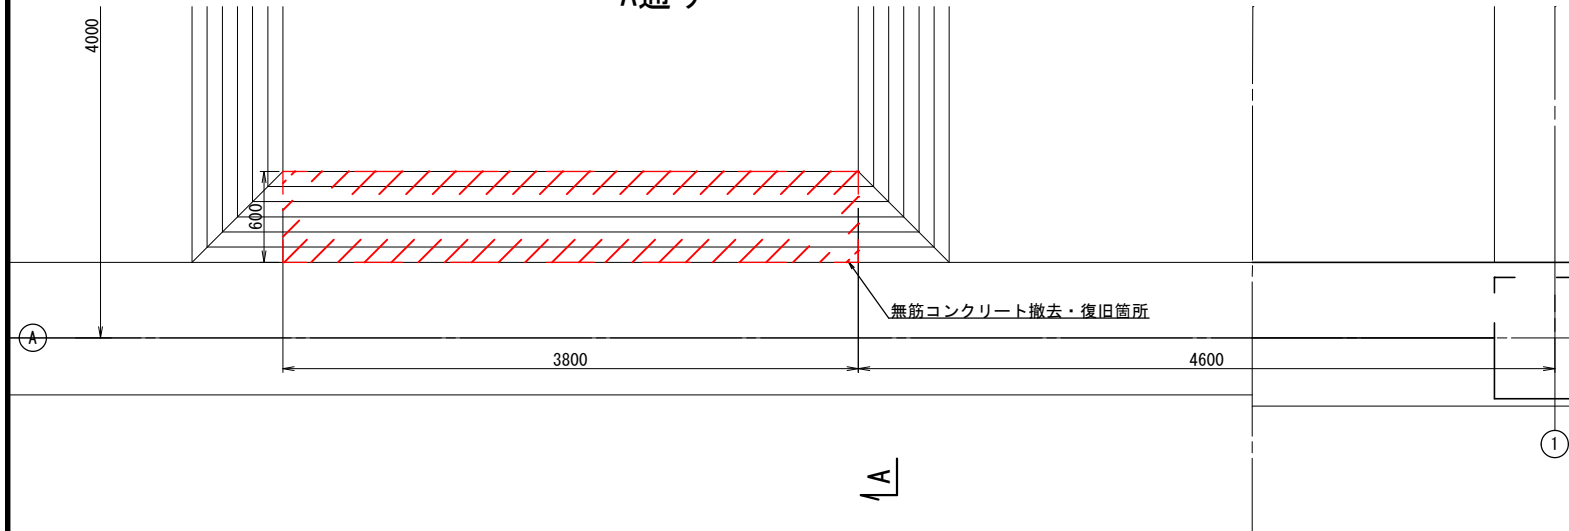

A-A 断面図
A通り

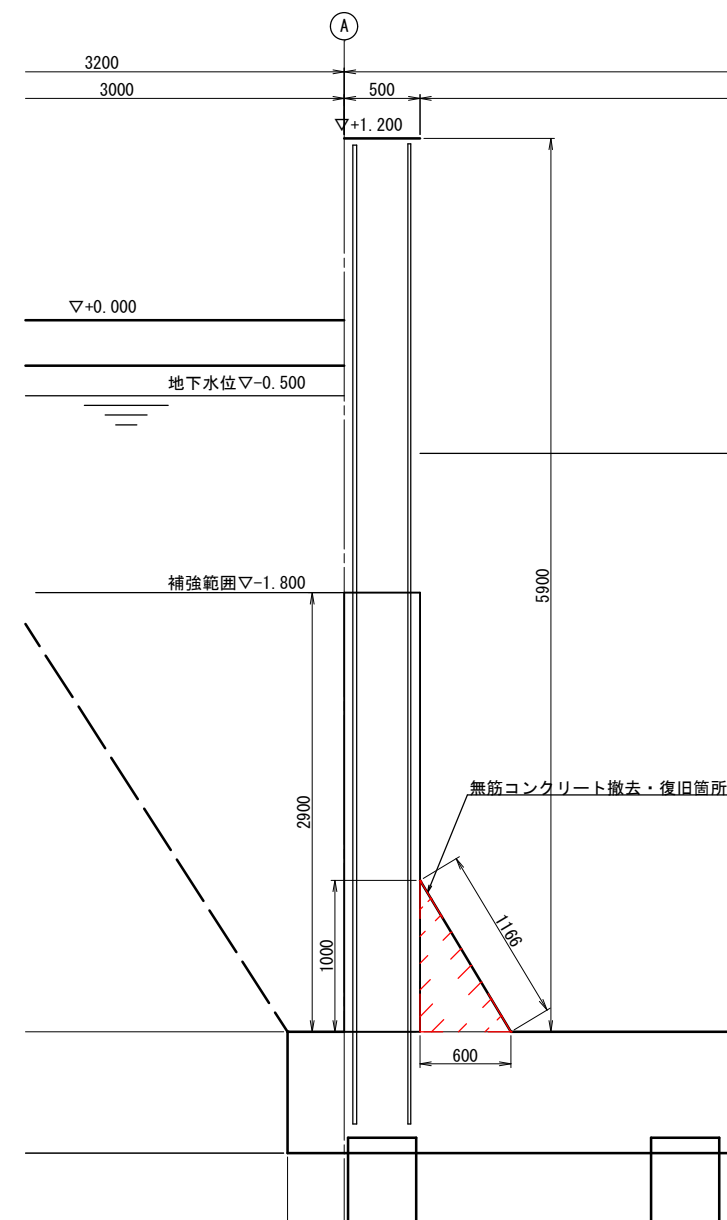

A-A 断面図
D通り

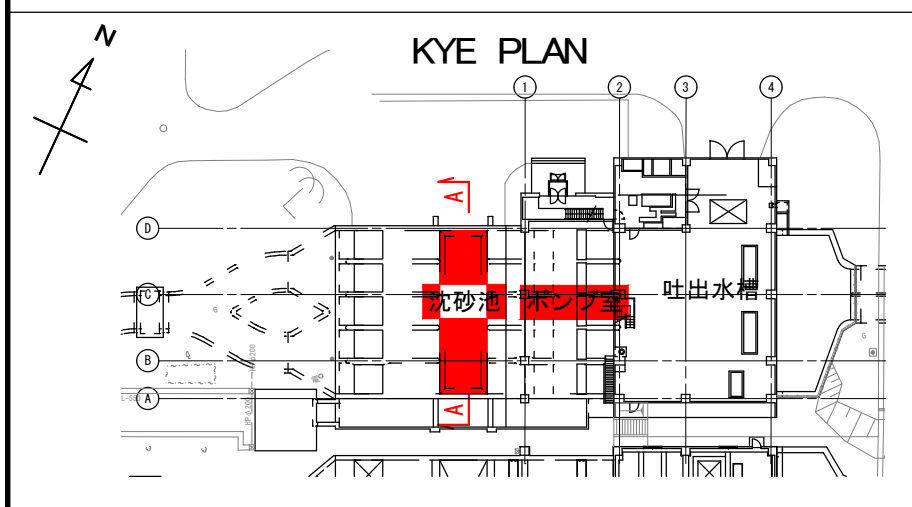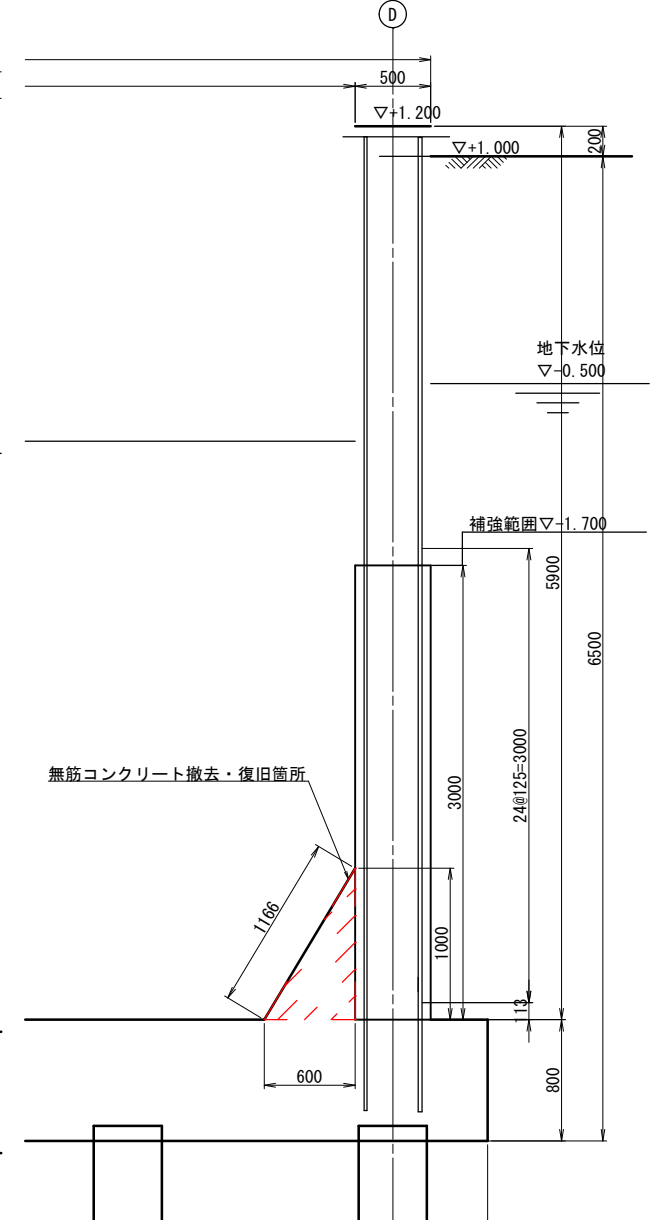


工 事 名	下水道ストックマネジメント事業 大口ポンプ場改築（スクリーンかす設備外）工事		
工事場所	松阪市 大口町 地内		
名 称	沈砂池 耐震補強付帯工図(1)		
縮 尺	1/50	作成年月日	
工 種	(土木)	作 成 者	
松 阪 市	図面番号	C-5	

沈砂池 耐震補強付帯工図(2)

S=1: 50(A3)


沈砂池底版 平面図

D通り

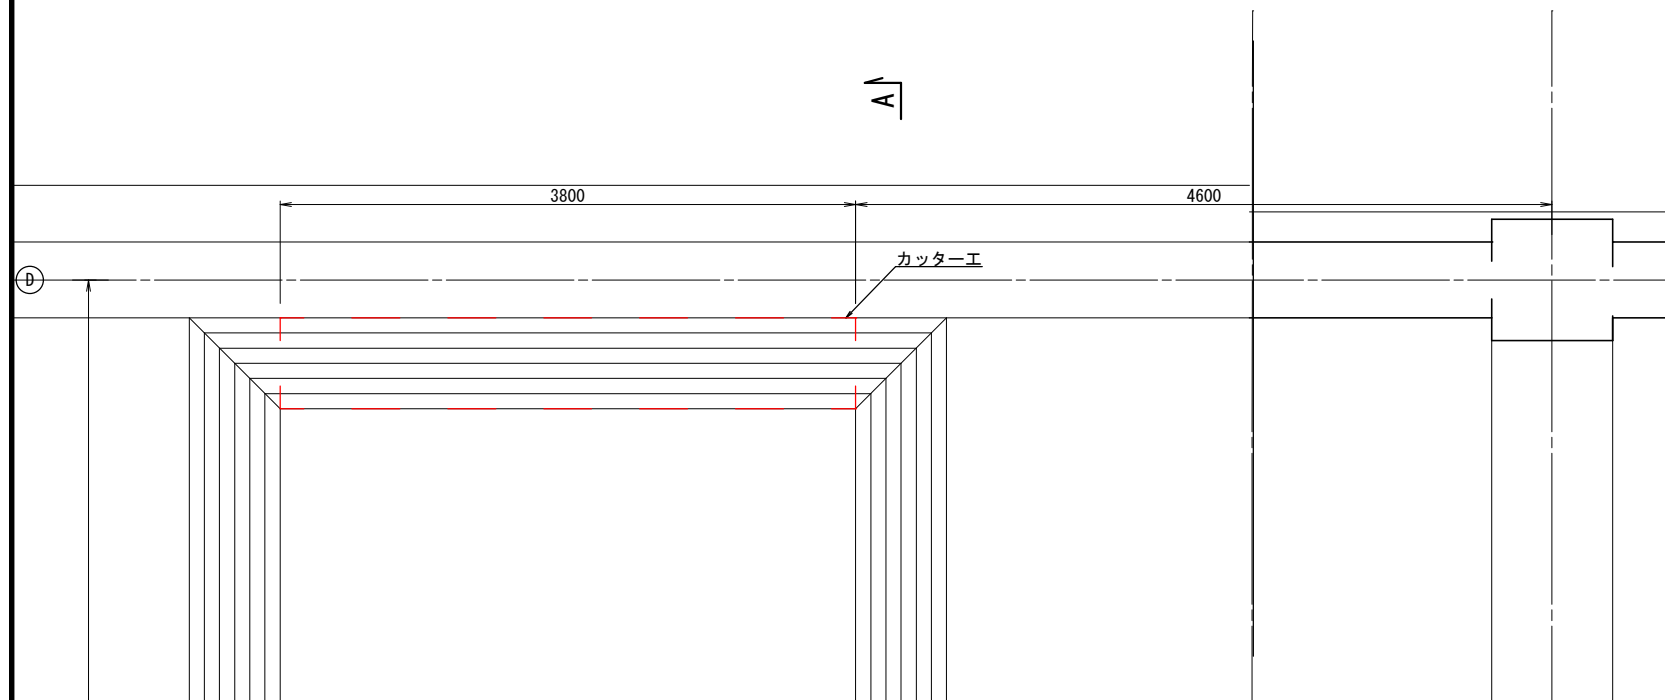


沈砂池底版平面図

A通り

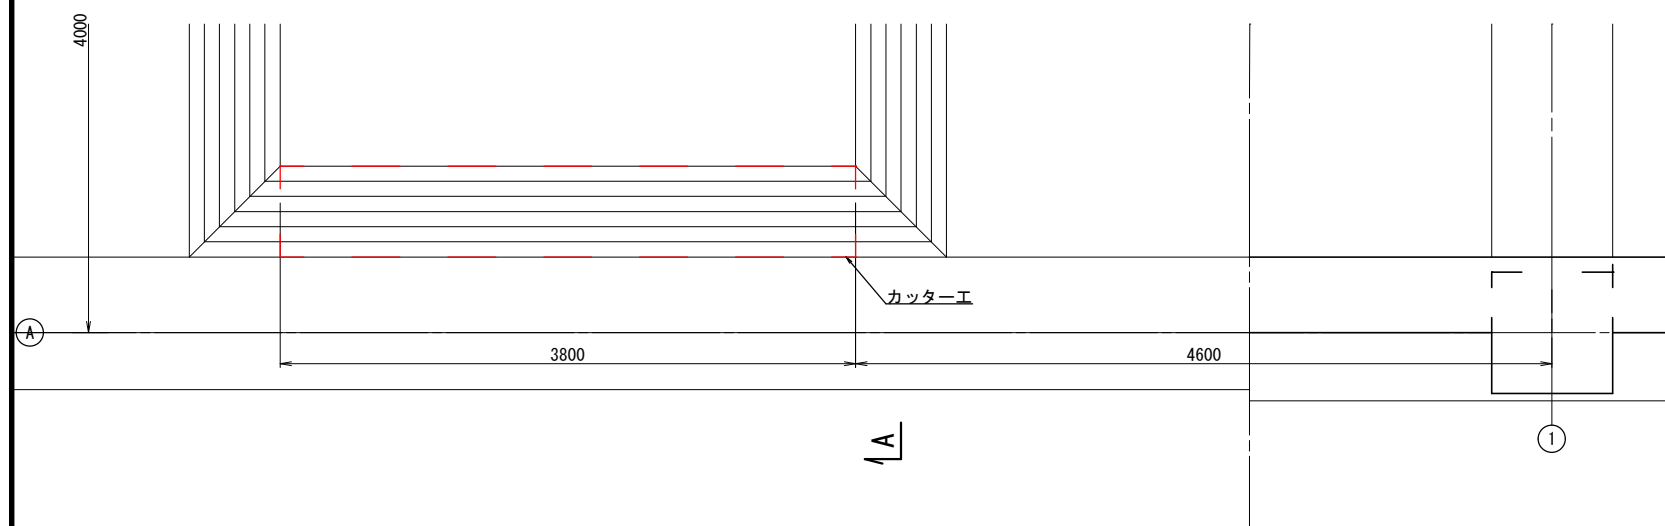


A-A 断面図

A通り

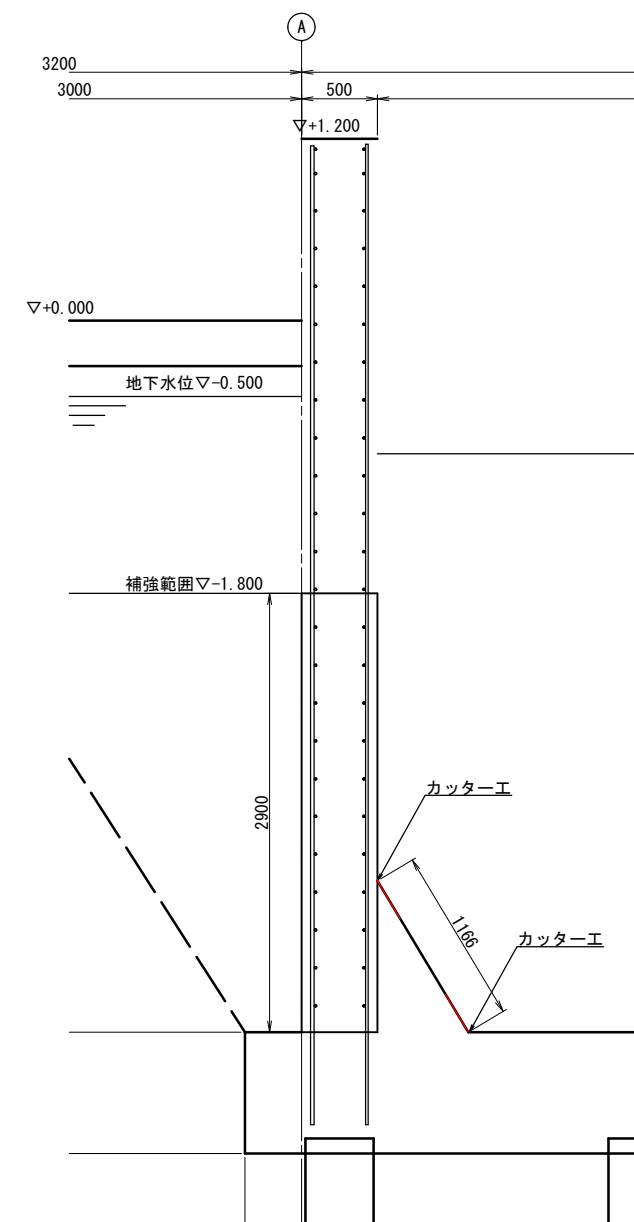


A-A 断面図

D通り

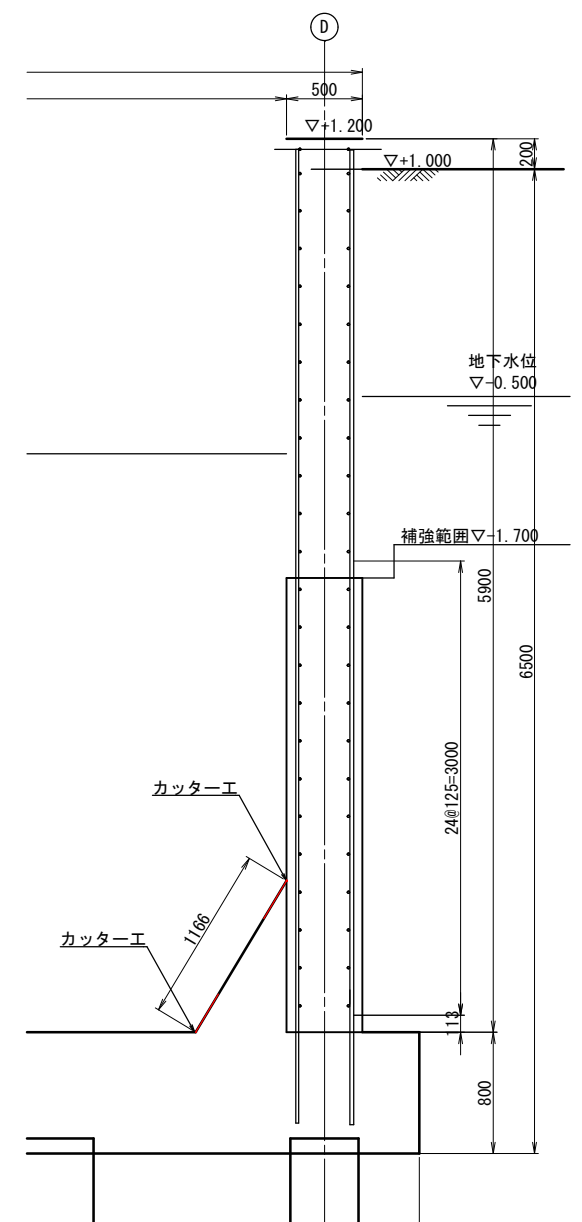

KYE PLAN

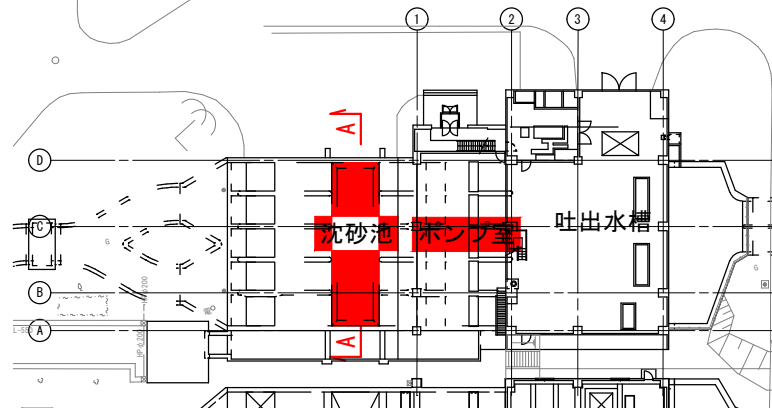

工 事 名	下水道ストックマネジメント事業 大口ポンプ場改築（スクリーンかす設備外）工事		
工事場所	松阪市 大口町 地内		
名 称	沈砂池耐震補強付帯工図(2)		
縮 尺	1/50	作成年月日	
工 種	(土木)	作 成 者	
松 阪 市	図面番号	C-6	